


記号	名称
CH	ケーブル未処理部 (cable sealing end)
VCT	取引計器用変成器 (instrument voltage current transformer (metering outfit))
DS	断路器 (disconnector)
ES	E2断路器 (earthing disconnector)
LBS	負荷開閉器 (load-break switch)
PF	電力ヒューズ (power fuse)
VCB	ガス断路器 (gas circuit-breaker)
VMC	真空断路器 (vacuum circuit-breaker)
VMC	真空電磁接触器 (vacuum contactor)
A	交流電流計 (最大指針付) (ammeter (alternating current) with maximum pointer)
V	交流電圧計 (voltmeter (alternating current))
W	電力計 (wattmeter)
WH	電力時計 (watthour meter)
WH p	電力時計 (パルス発信付) (watthour meter (with pulse oscillating system))
PF	力率計 (power-factor indicator)
AS	電流切換スイッチ (ammeter change-over switch)
VS	電圧切換スイッチ (voltmeter change-over switch)
CT	変流器 (current transformer)
VT	計器用変圧器 (voltage transformer)
ZCT	零相変流器 (residual current transformer)
CTT	C.T. テスト端子 (test terminal for C.T)
VTT	V.T. テスト端子 (test terminal for V.T)
ZCTT	Z.C.T. テスト端子 (test terminal for Z.C.T)
OCR	過電流継電器 (瞬時要素付) (over-current relay (with instantaneous operating system))
VGR	地絡電圧継電器 (voltage ground relay)
OVGR	地絡過電圧継電器 (over voltage ground relay)
DGR	地絡方向継電器 (ground directional relay)
UVR	不足電圧継電器 (undervoltage relay)
GVT	接地形計器用変圧器 (grounding voltage transformer connection star-star open delta)
ZVD	零相電圧検出器 (zero-phase-sequence voltage detector)
AQR	力率調整継電器 (power-factor regulating relay)
TR	電力変圧器 (モールド形) (power transformer (molded type))
SR	直列リアクトル (series reactor)
SC	進相コンデンサ (series power capacitor)
DR	同上放電抵抗 (discharge resistance for S.C)
MCB	配線用遮断器 (molded-case circuit-breaker)
ELB	漏電遮断器 (molded-case earth leakage-breaker)
F	低圧ヒューズ (low-voltage line fuse)
MCTT	電磁接触器 (electromagnetic contactor)
LGR	低圧地絡継電器 (2段階報付) (ground relay for low-voltage (with 2-stages alarm system))
26	温度継電器 (temperature relay)
27	不足電圧継電器 (undervoltage relay)
84	電圧継電器 (voltage relay)

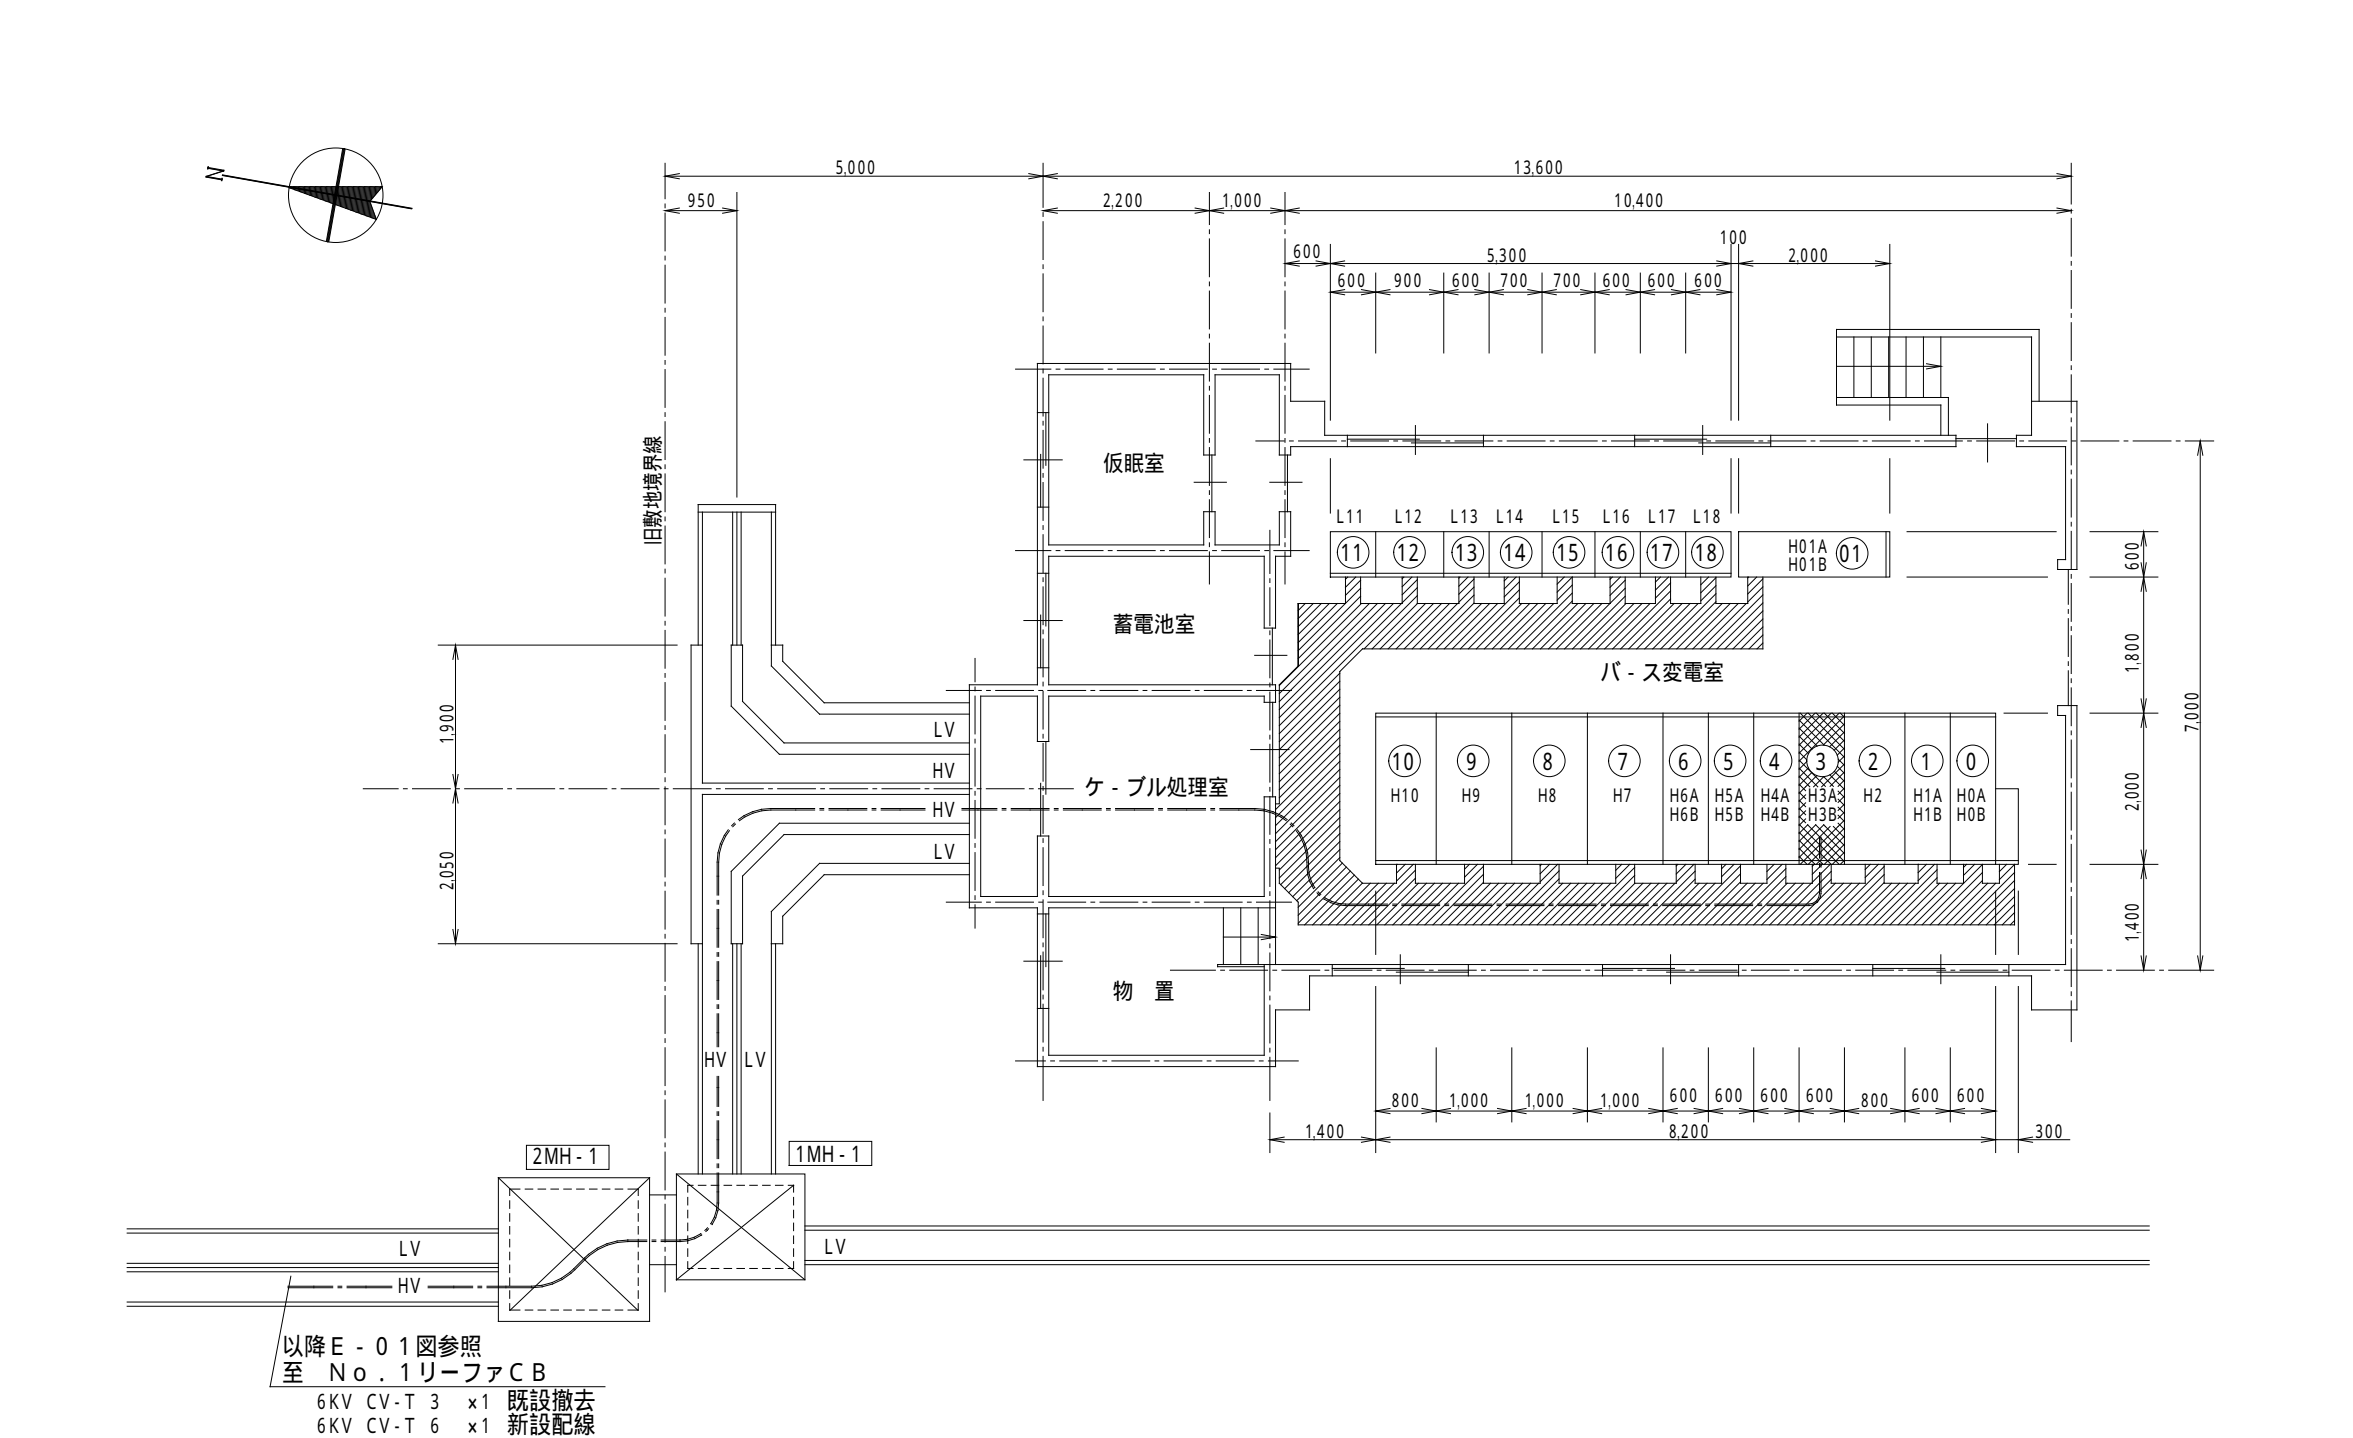

番号	盤記号	盤名称	盤記号	盤名称
①	H01A	6KV No.1 クレ-ン盤	H01B	6KV No.2 クレ-ン盤
②	H0A	業務用C-2バ-ス連絡盤	H0B	業務用受電遮断器盤
③	H1A	大口用受電遮断器盤	H1B	大口用受電遮断器盤
④	H2	大口用6KV母線盤		
⑤	H3A	リ-ファCB用1次遮断器盤	H3B	リ-ファCB用1次遮断器盤
⑥	H4A	業務用計器用変圧器盤	H4B	ヤ-ド照明用変圧器遮断器盤
⑦	H5A	動力変圧器用遮断器盤	H5B	電灯変圧器用遮断器盤
⑧	H6A	業務用No.1SC盤	H6B	業務用変流器盤
⑨	H7	ヤ-ド照明用変圧器盤		
⑩	H8	動力用変圧器盤		
⑪	H9	電灯用変圧器盤		
⑫	H10	大口用SC, GPT盤		
⑬	L11	管理棟 低圧盤		
⑭	L12	電 灯 低圧盤		
⑮	L13	動 力 低圧盤		
⑯	L14	ヤ-ド照明 低圧盤		
⑰	L15	所内交流盤		
⑱	L16	所内直流盤		
⑳	L17	整流器盤		
㉑	L18	連絡線 端子盤		

: 既設
 : 新設、移設、新替
 : 撤去

工事名称	C1パース リ-ファ-コンセント増設工事	縮尺	1/100	平成 9 年 9 月 日
図面名称	パース変電室 改修図	図番	E-05	
住友電設株式会社				
承認	検図	設計	製図	担当