



1 単線結線図

..... 屋外形キュービクル - B

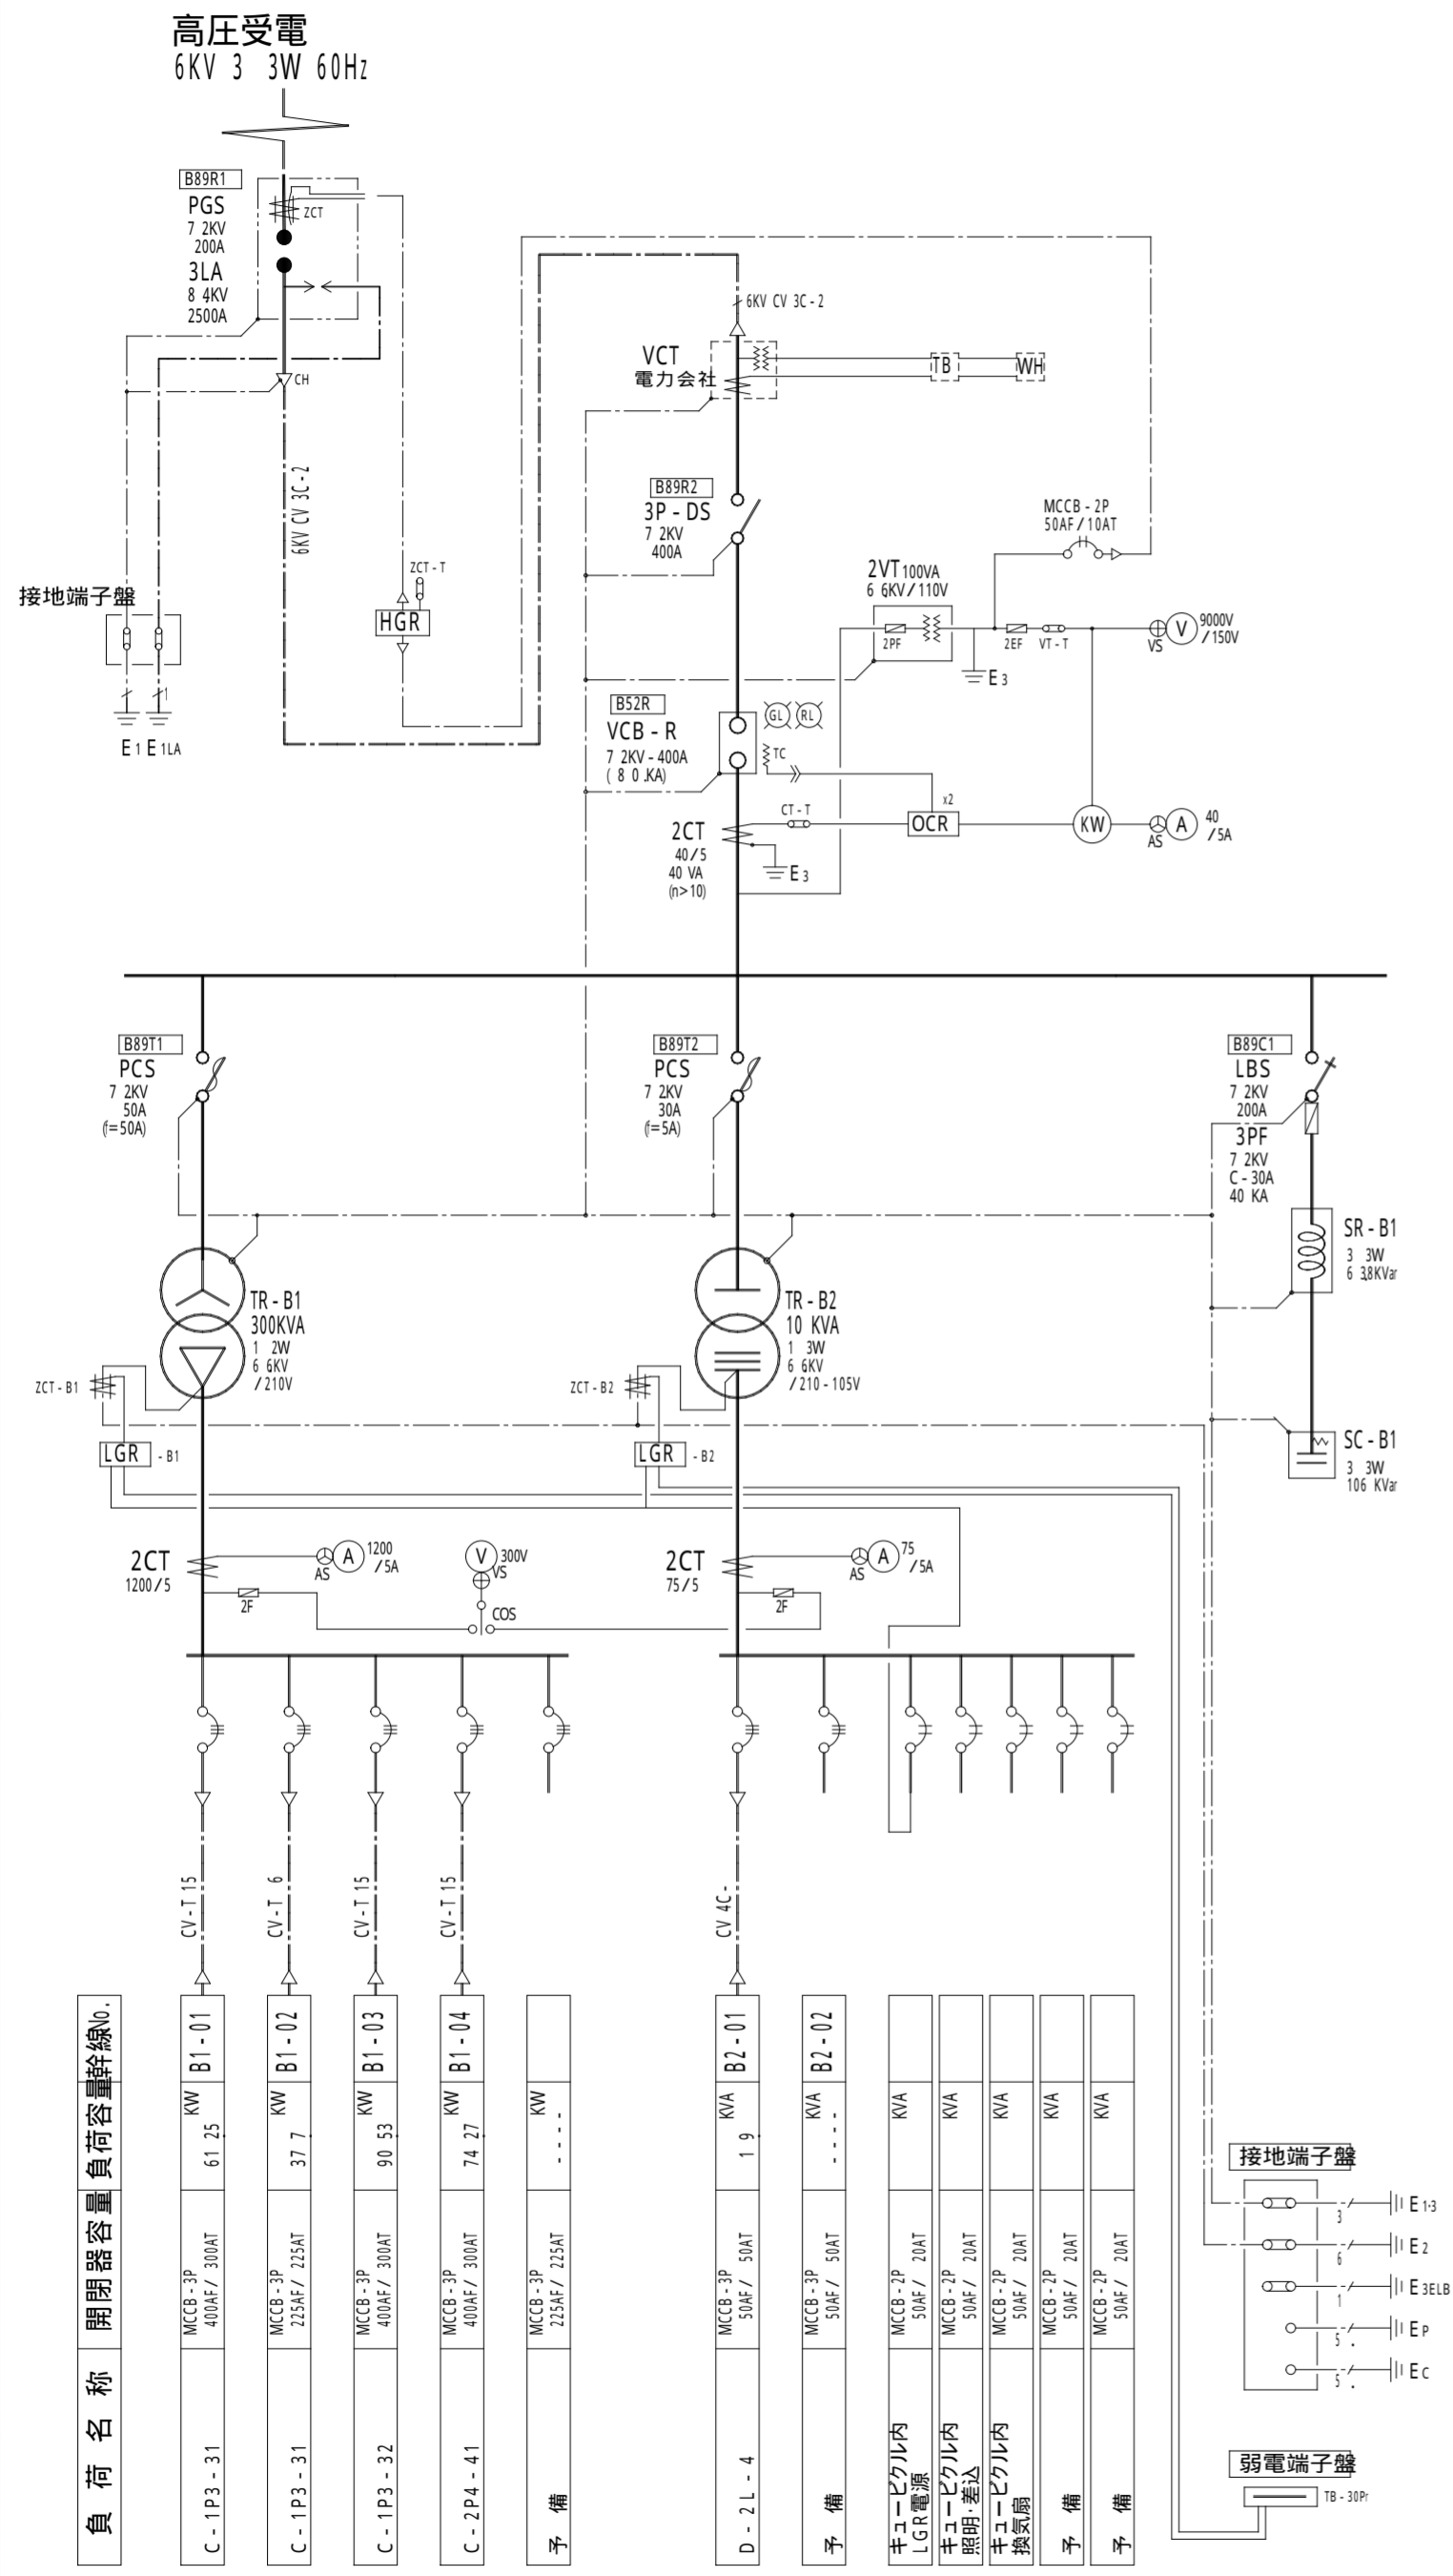


2 姿図

1:30 屋外形キュービクル - B

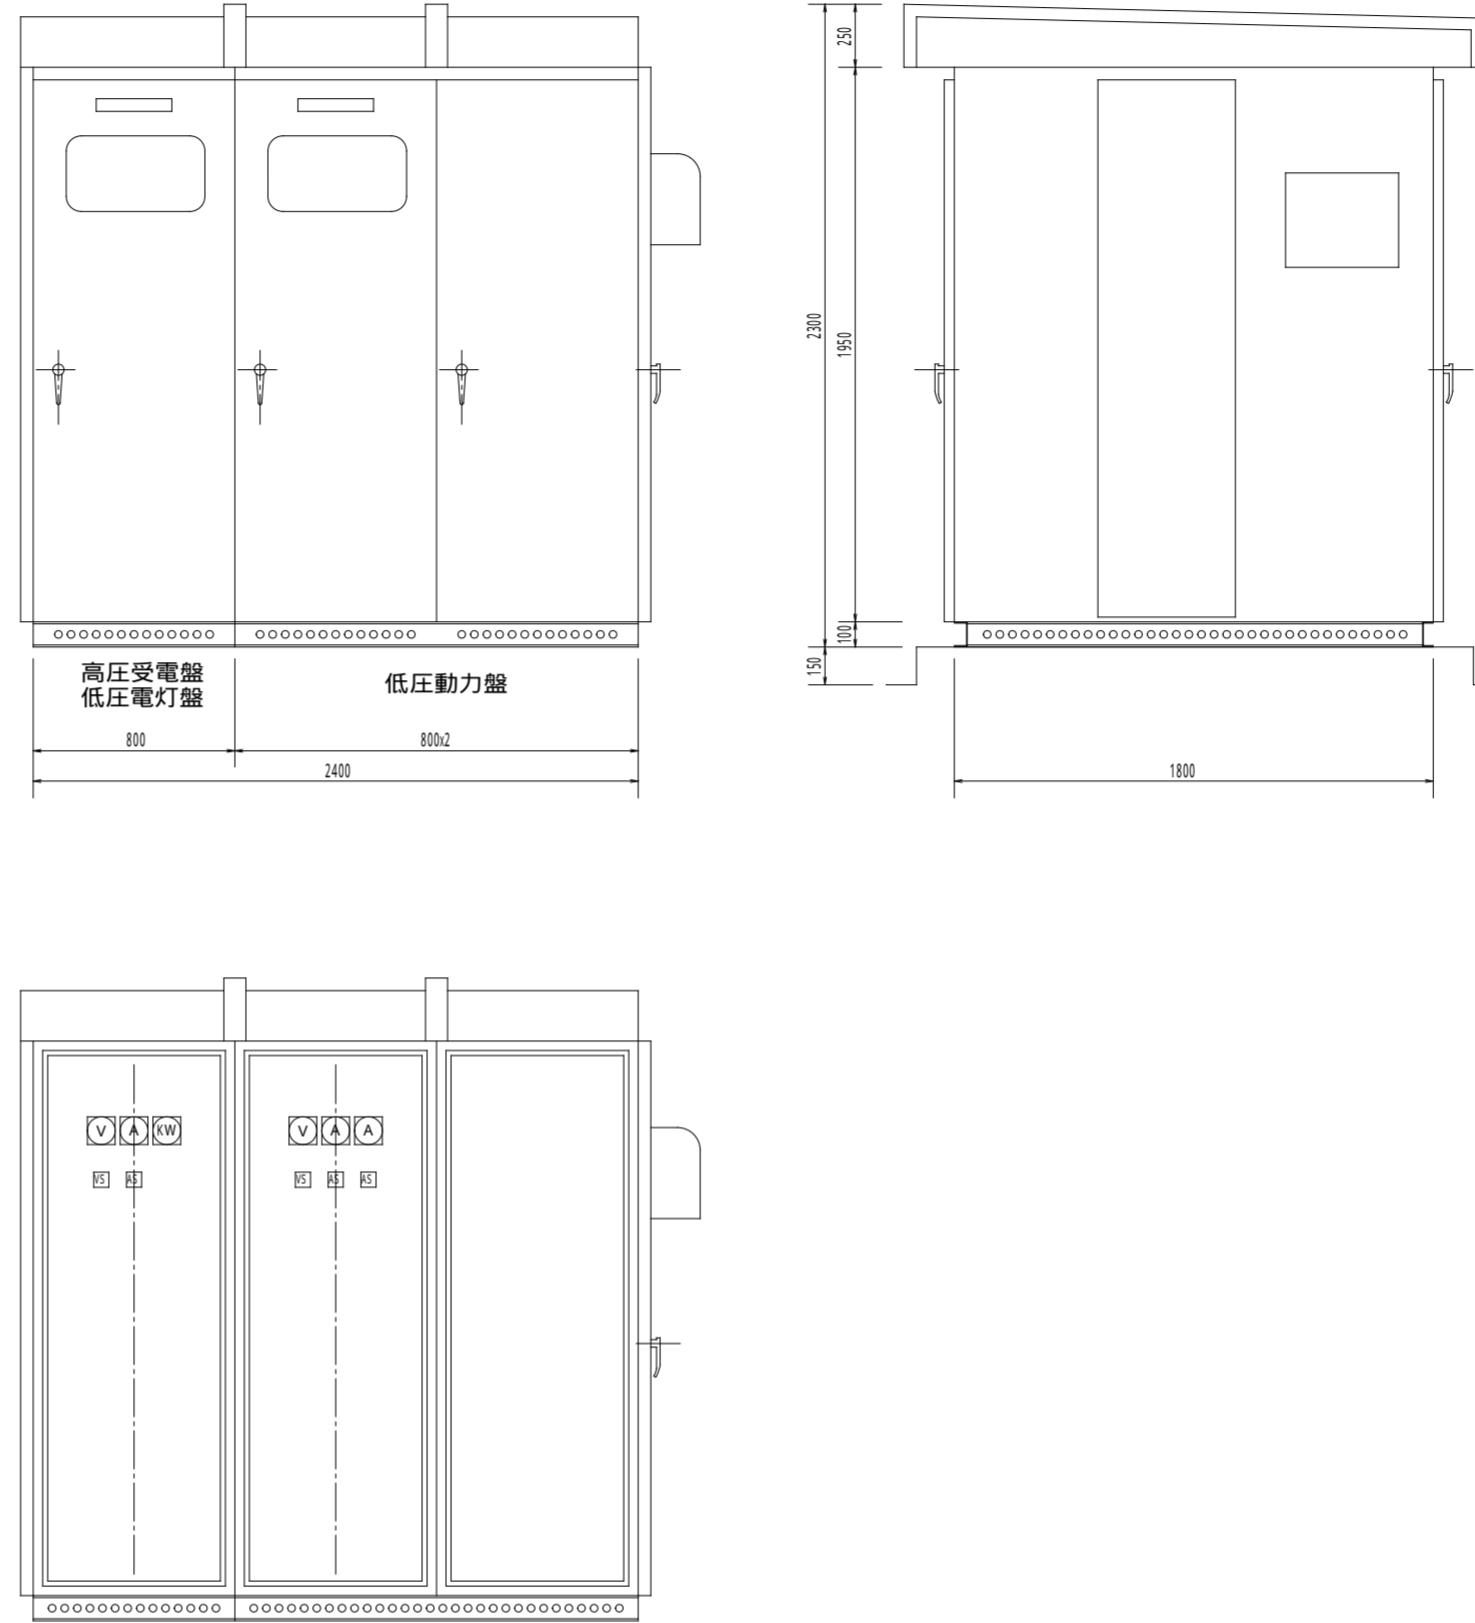

3 ブロック結線図

1:30

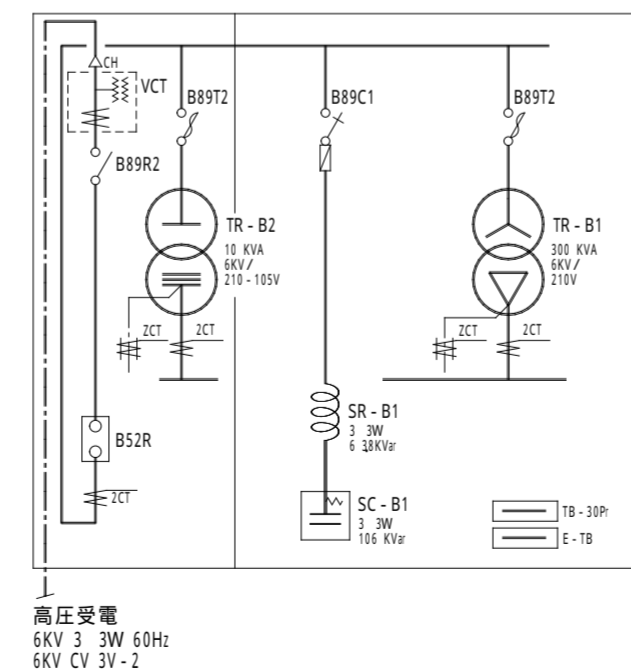

**本図により施工完了**  
 東洋紡エンジニアリング株式会社  
 2001.11月  
 施工者:北勢電気(株) (0593)-65-3151

4 記号凡例

記号	名称	
CH	ケ-ブル端末処理部	cable sealing end
VCT	取引用計器用変成器	instrument voltage current trans-former (Measuring out)
DS	断路器	disconnecter
ES	E2断路器	earthing disconnecter
LBS	負荷開閉器	load-break switch
PF	電力ヒューズ	power fuse
GCB	ガス遮断器	gas circuit-breaker
VCB	真空遮断器	vacuum circuit-breaker
VMC	真空電磁接触器	vacuum contactor
A	交流電流計(最大指針付)	ammeter (alternating-current) with maximum pointer
V	交流電圧計	voltmeter (alternating-current)
W	電力計	wattmeter
WH	電力量計	whattour meter
WHp	電力量計(パルス発信付)	whattour meter (with pulse sending system)
PF	力率計	power-factor indicator
AS	電流切替スイッチ	ammeter change-over switch
VS	電圧切替スイッチ	voltmeter change-over switch
CT	変流器	current transformer
VT	計器用変圧器	voltage transformer
ZCT	零相変流器	residual current transformer
CTT	CTテスト端子	test terminal for C.T
VTT	VTテスト端子	test terminal for V.T
ZCTT	ZCTテスト端子	test terminal for Z.C.T
OCR	過電流継電器(瞬時要素付)	over-current relay (with instantaneous operating system)
VGR	地絡電圧継電器	voltage ground relay
OVGR	地絡過電圧継電器	over-voltage ground relay
DGR	地絡方向継電器	ground directional relay
UVR	不足電圧継電器	undervoltage relay
GVT	接地形計器用変圧器	grounding voltage transformer connection star-star-opensdelta
ZVD	零相電圧検出器	zero-phase-sequence voltage detector
APFR	力率調整継電器	power-factor regulating relay
TR	電力変圧器(モ-ルド形) (油入自冷形)	power transformer(moduled type) (oil-cooled type)
SR	直列リアクトル	series reactor
SC	進相コンデンサ	series power capacitor
DR	同上放電抵抗	discharge resistance for S.C
MCCB	配線用遮断器	moduled-case circuit-breaker
ELB	漏電遮断器	moduled-case earth leakage-breaker
F	低圧用ヒューズ	low-voltage line fuse
MCTT	電磁接触器	electromagnetic contactor
LGR	低圧地絡継電器(2段警報付)	ground relay for low-voltage (with 2-kinds alarm system)
26	温度継電器	temperature relay
27	不足電圧継電器	undervoltage relay
64	地絡過電圧継電器	ground overvoltage relay
67	地絡方向継電器	ground directional relay
84	電圧継電器	voltage relay
CLR	電流制限抵抗器	voltage limit resistance

訂正	年月日	理由	担当
----	-----	----	----

有限会社 荒木染工場	部長	担当	2000 07/05	図面名称	受変電設備 - B	ファイル名	ARAKI-0701-1230
	製図	工事No.		設備名称	工場新築工事(電気設備工事)	第三角法	
				図面番号	ARAKI-000701-E-107	訂正	縮尺