




E P S 断面「a」図 1/30

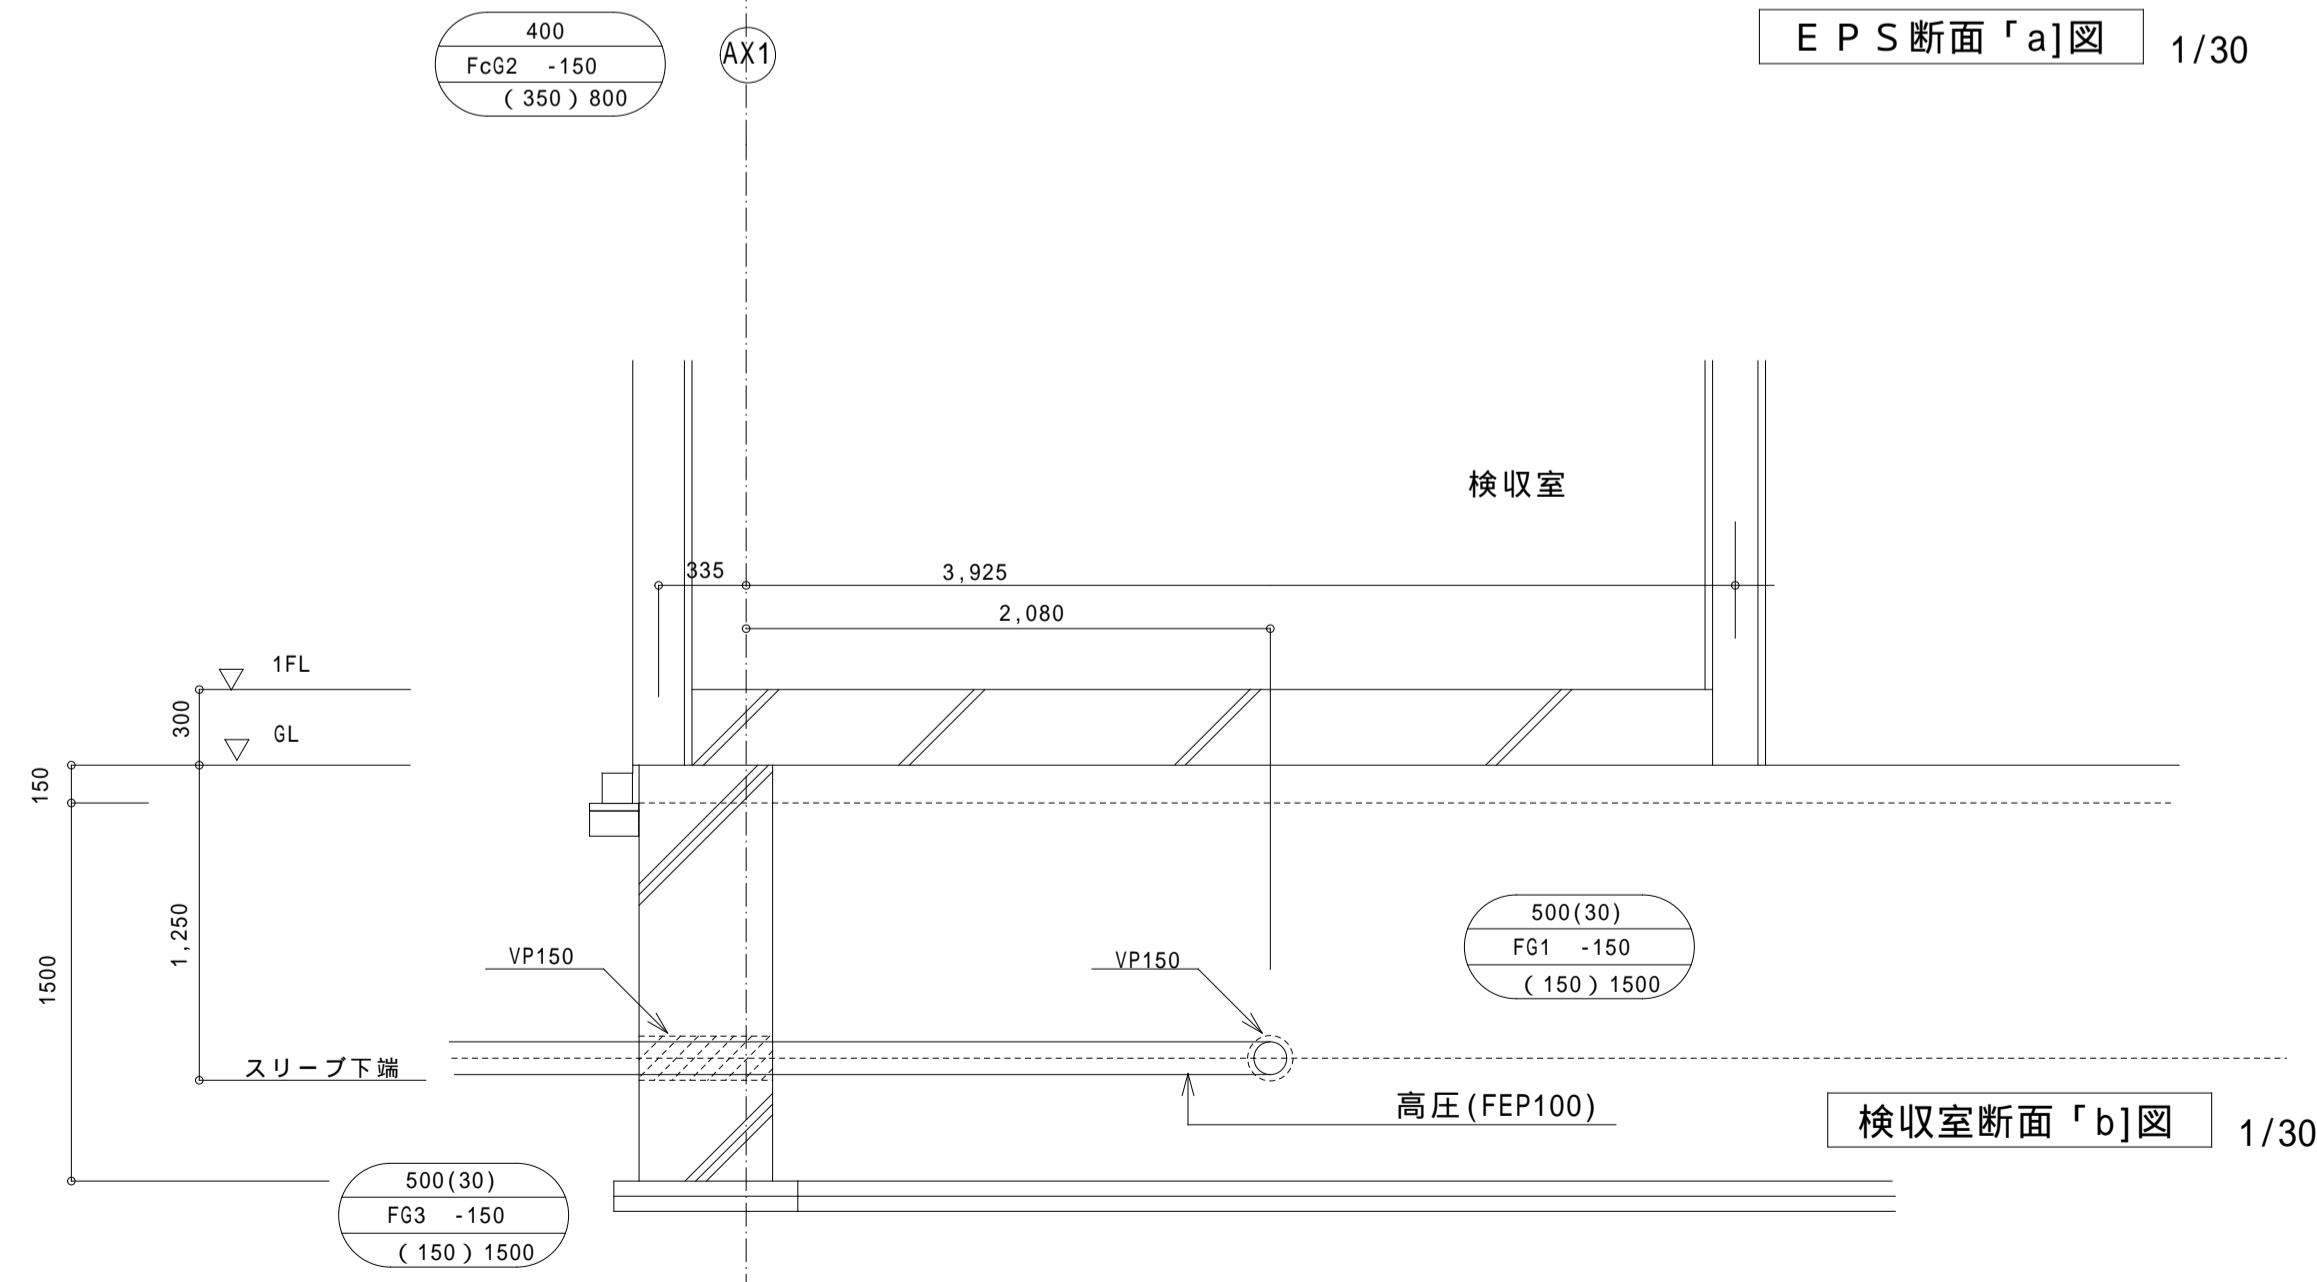

検収室断面「b」図 1/30

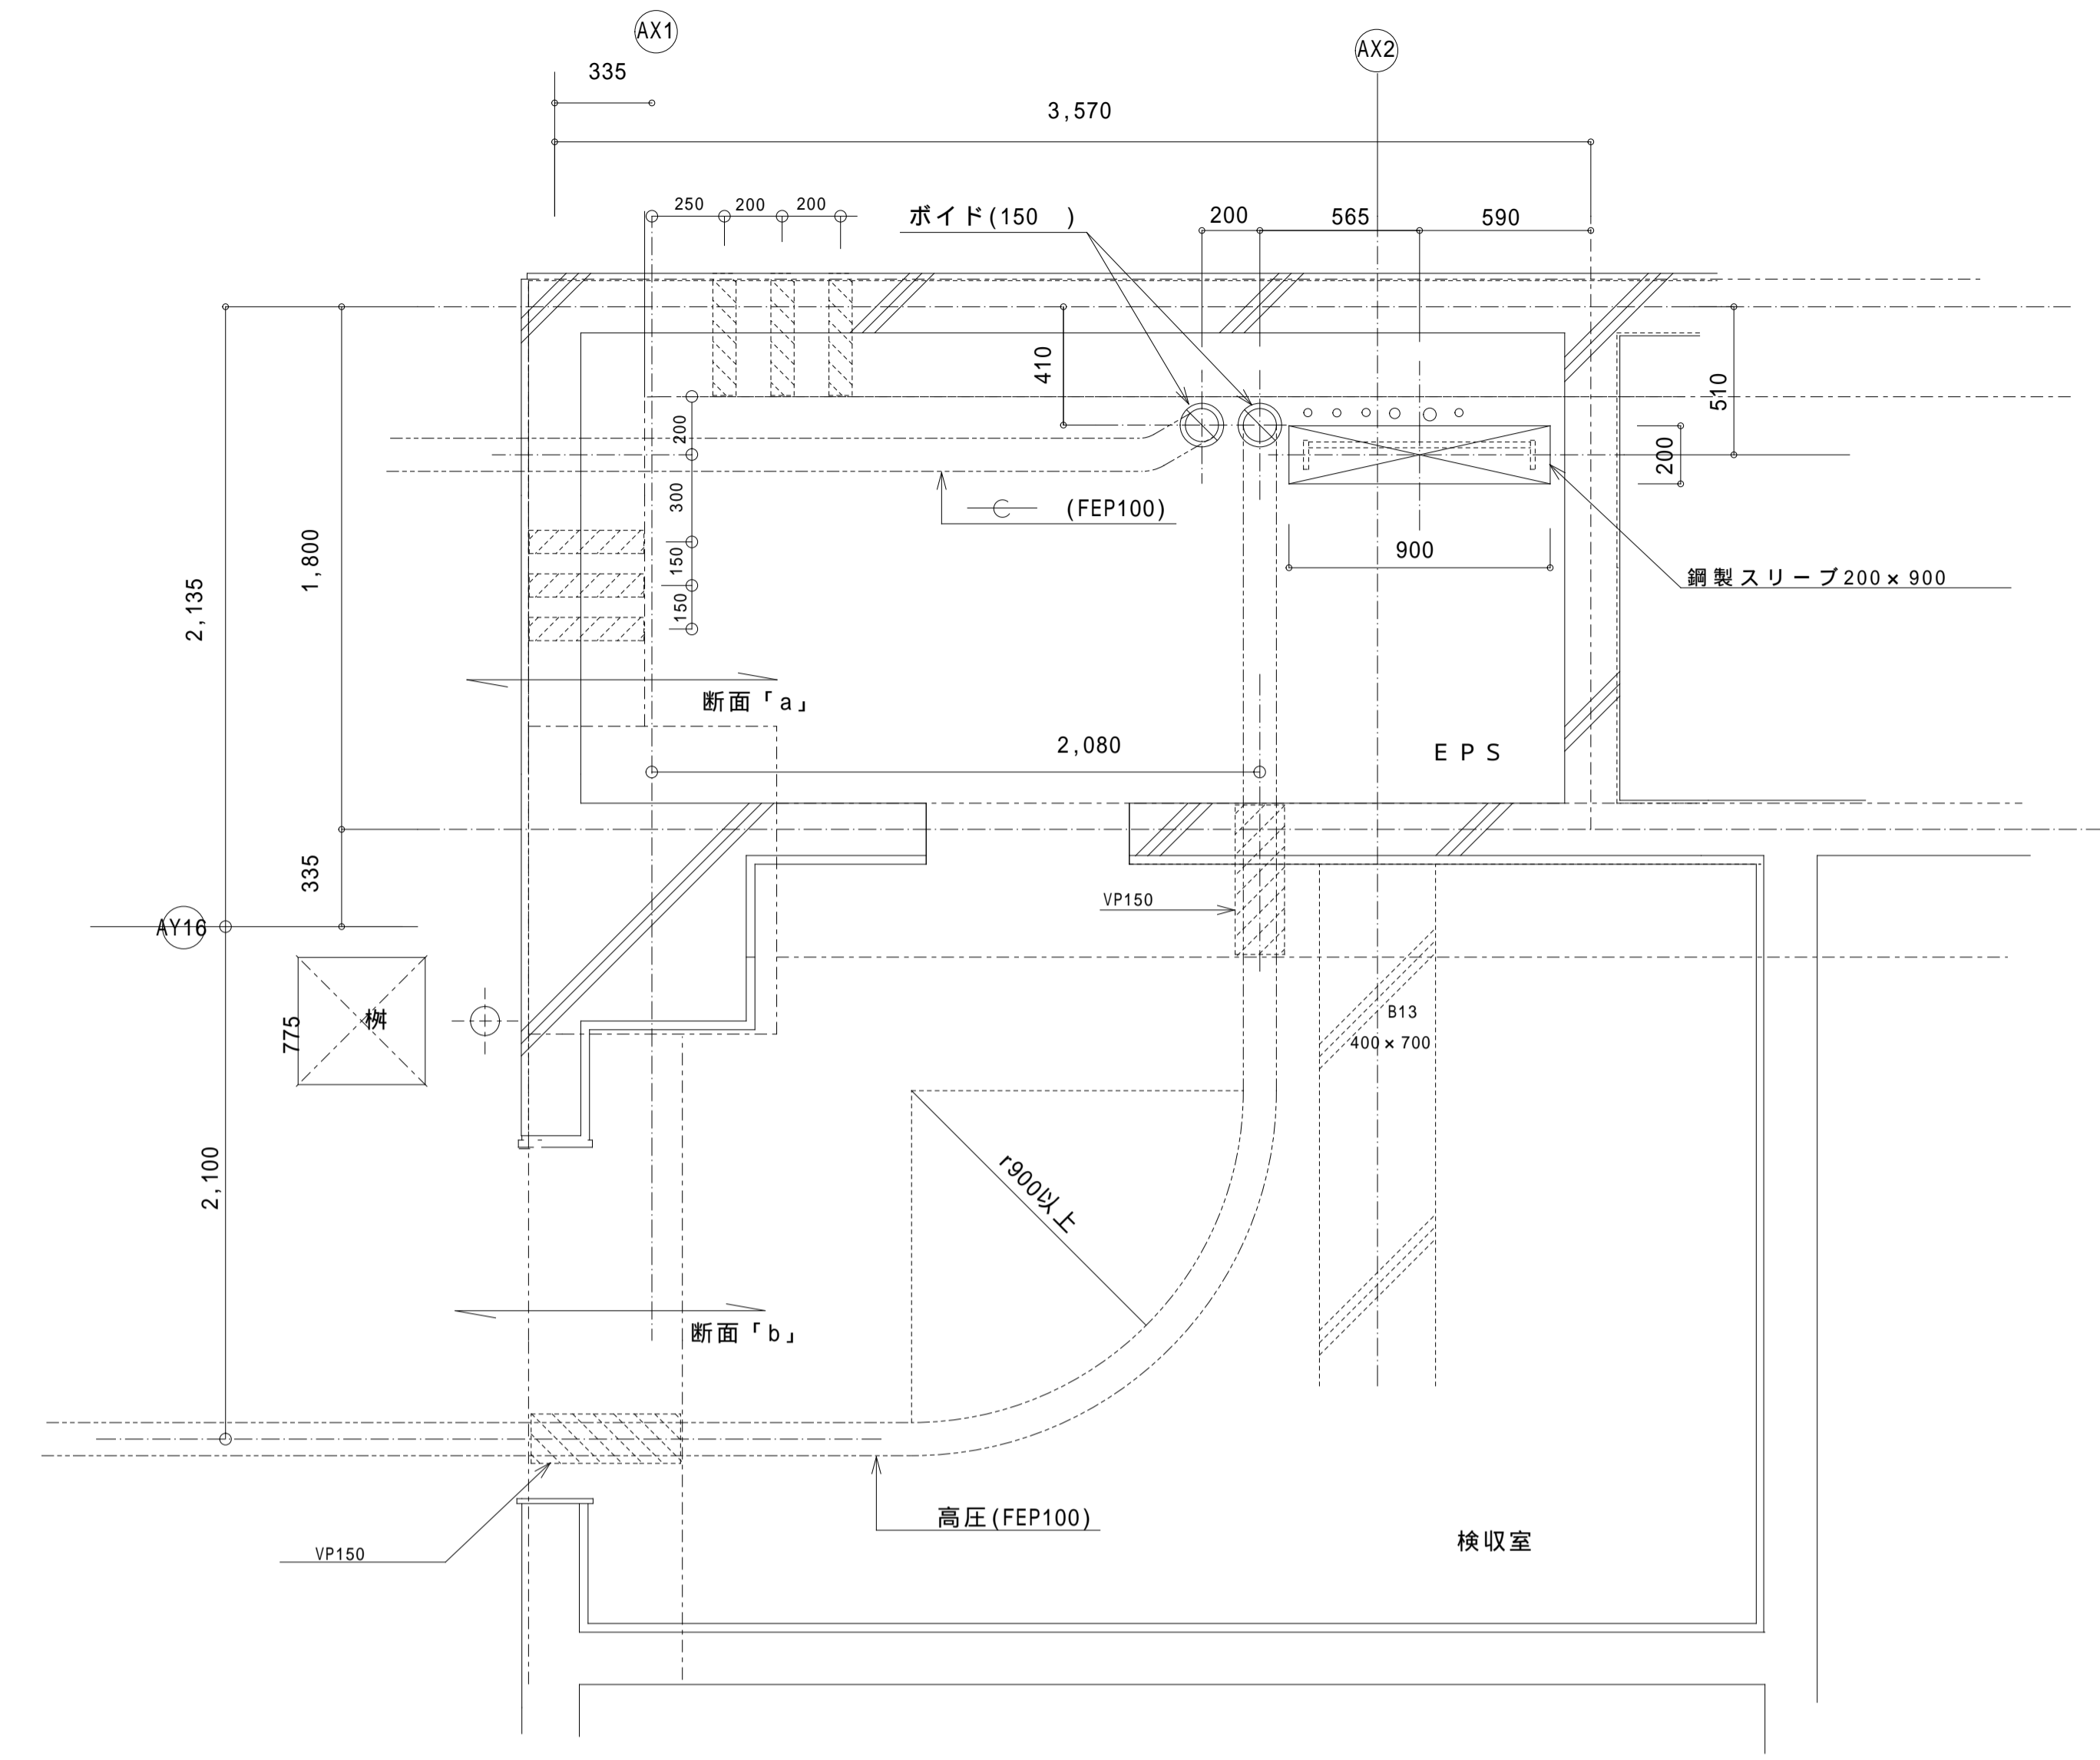

EPS高圧地中配管・2 F 床開口図 1/20

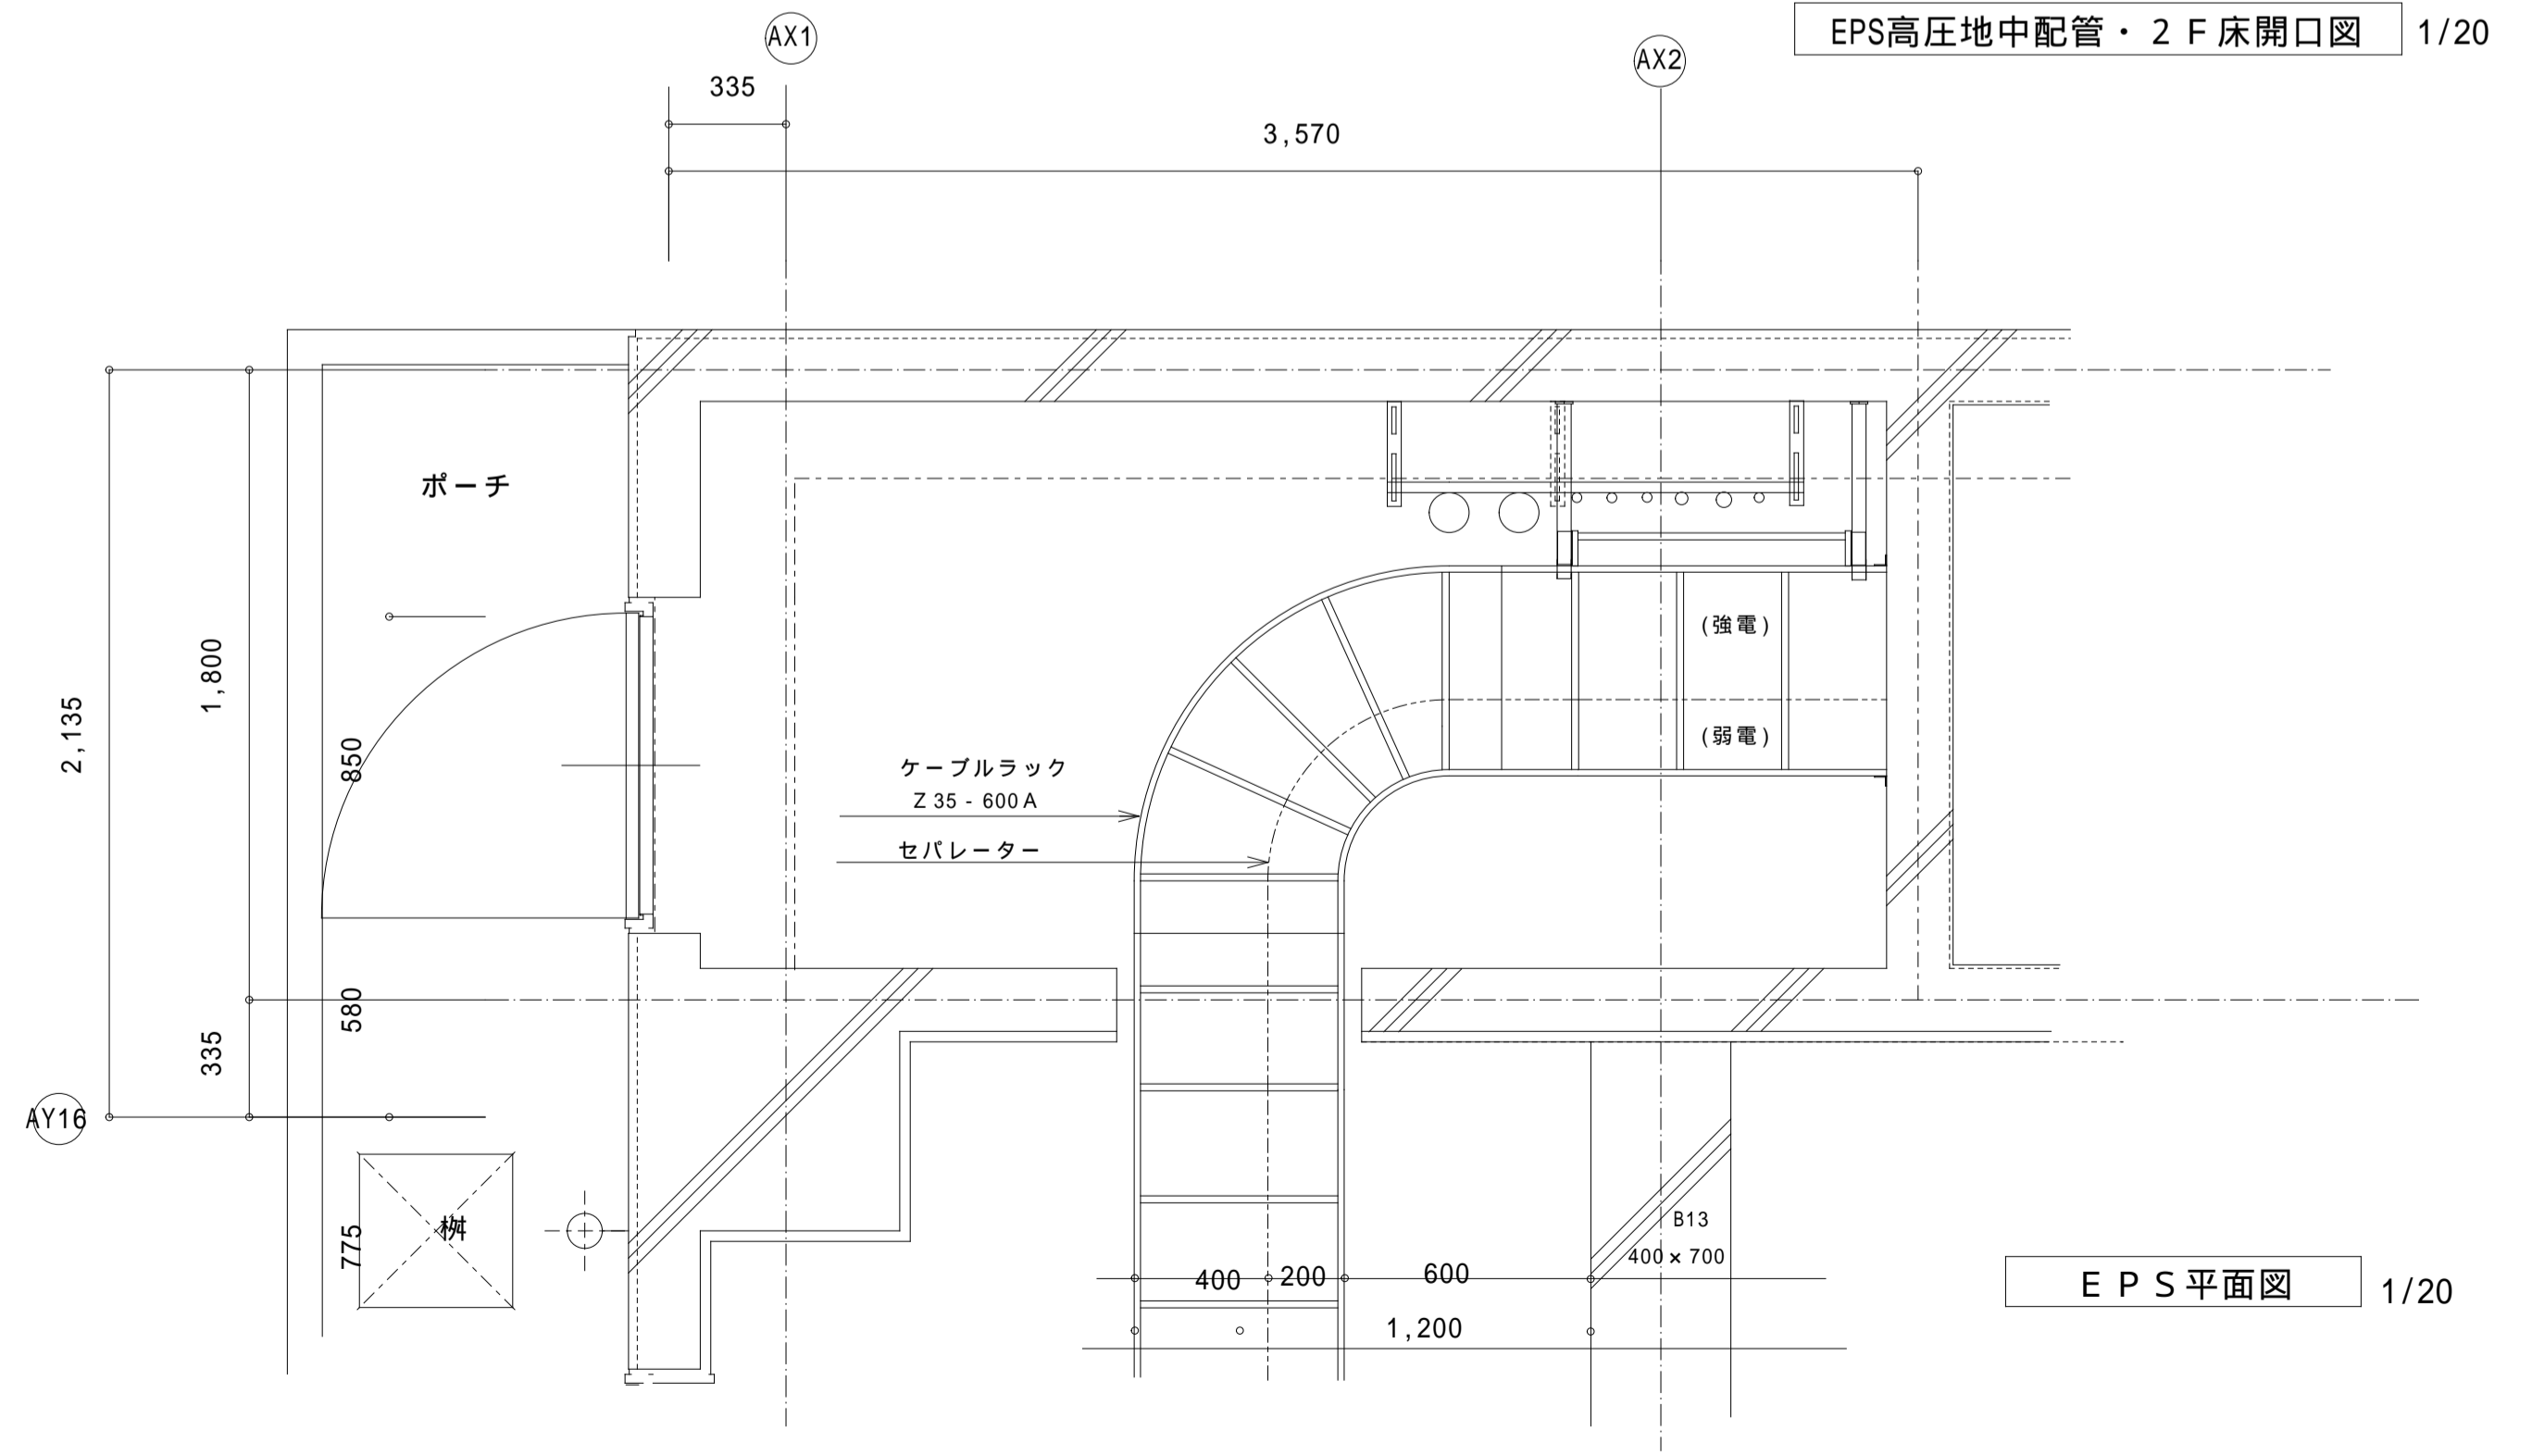

E P S 平面図 1/20

訂正 1回 H18.12	受領 小浜市	受領 山下・カワベ設計 J V	受領 電気監理	確認・作図 電気 J V
-----------------	-----------	--------------------	------------	-----------------

若狭実業(株)・(有)富士制電 電気共同企業体

工事名称	小浜小学校校舎新築(電気設備その1)工事
図面名称	E P S 施工要領図(1)

図面番号	181-01-02
縮尺	1/30・1/20
作図	竹盛