



1 1階 配線図 (自動火災報知設備)

1/100

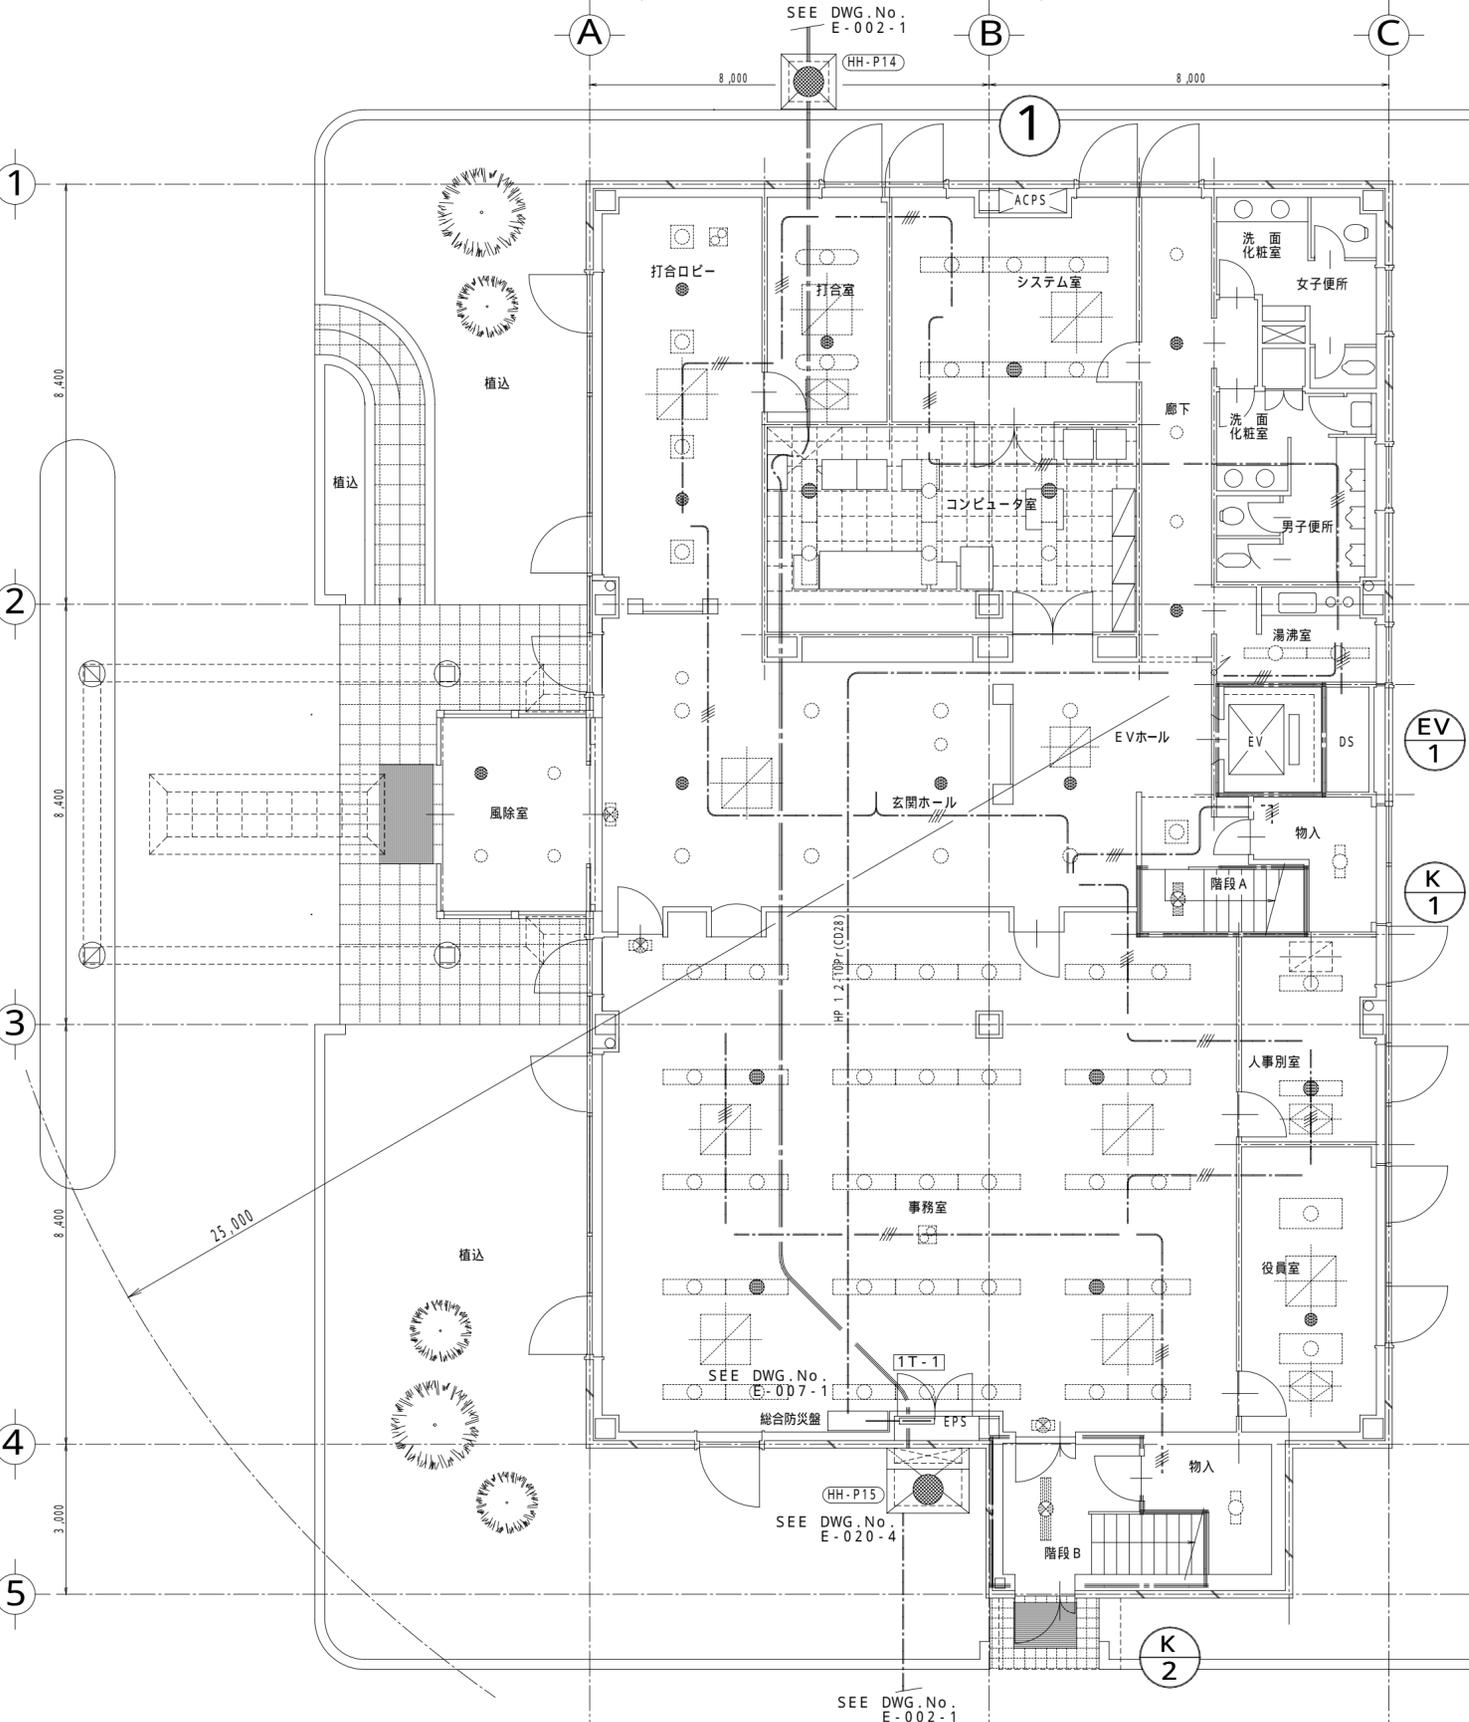

2 2階 配線図 (自動火災報知設備)

1/100

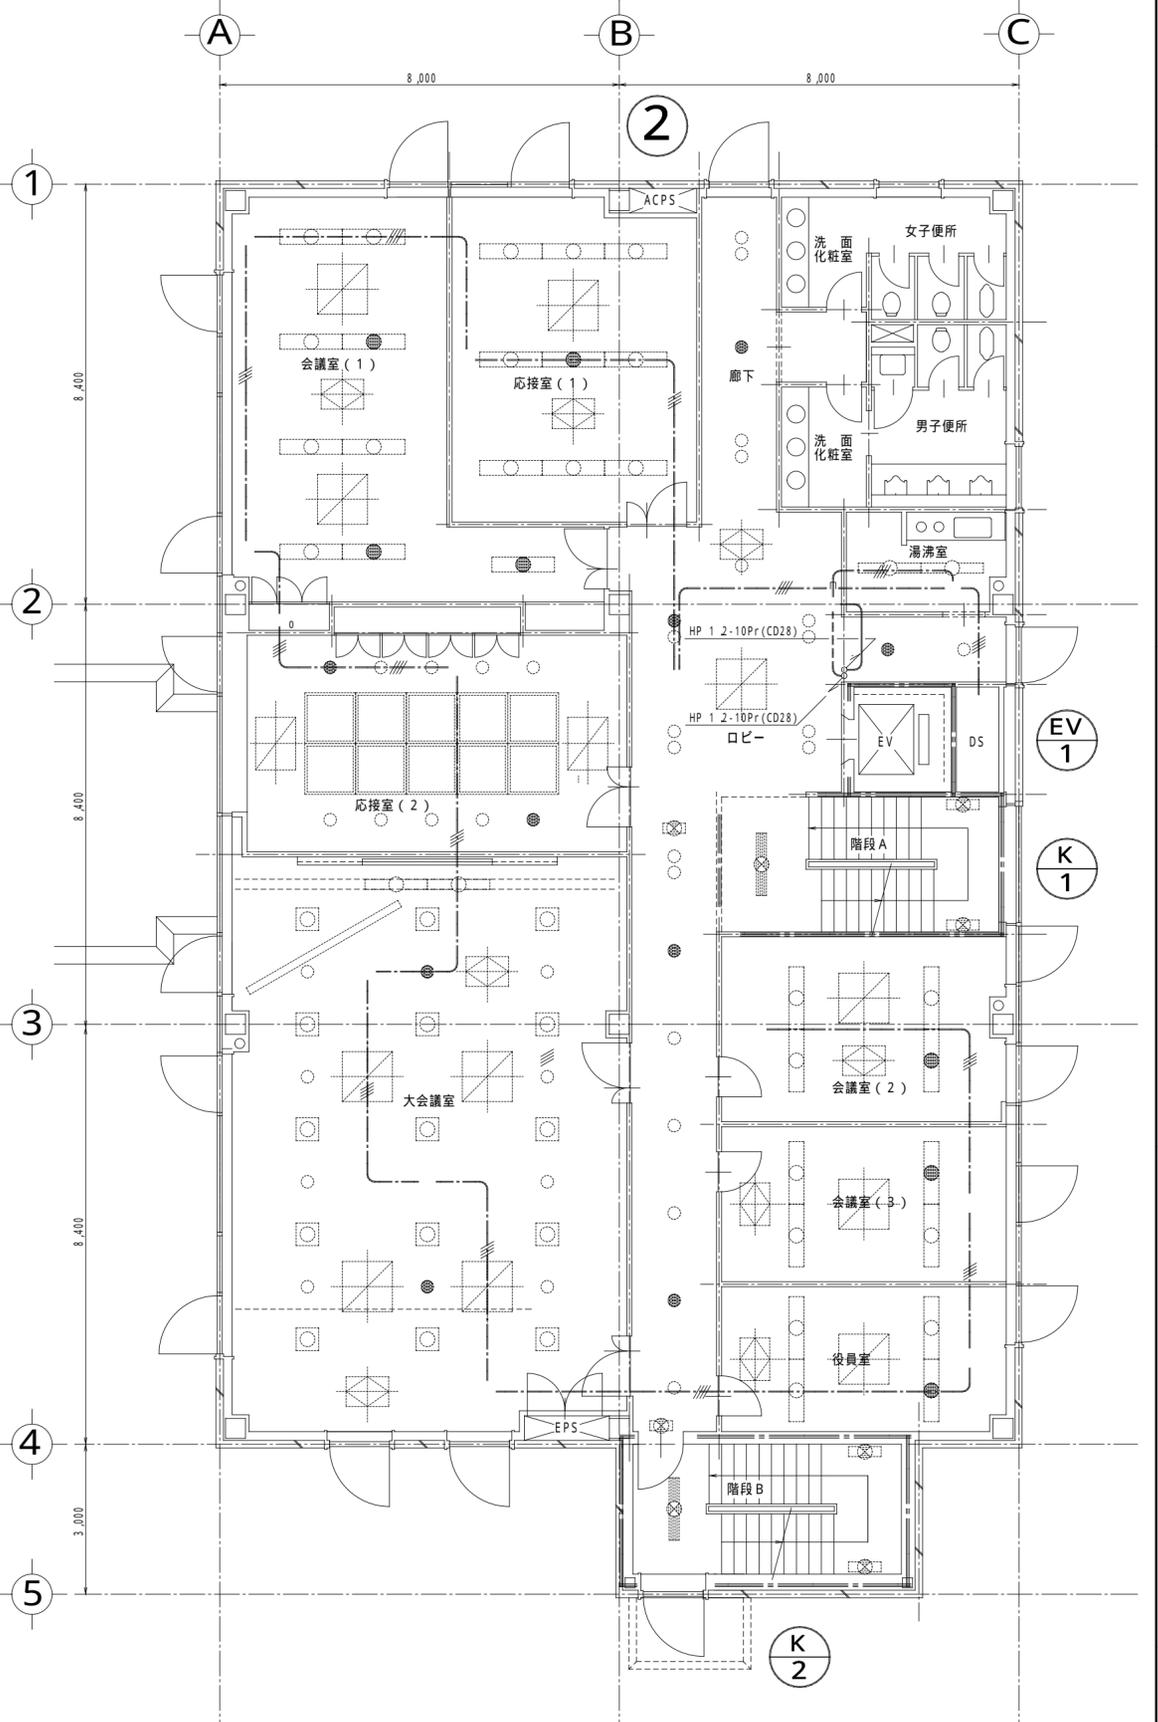

訂正	2.2.2	風除室感知器取止め、空気管取止め	一級建築士事務所
----	-------	------------------	---	---	---	---	---	---	---	----------

名称	電気設備工事 自動火災報知設備 (防災-2) 1階, 2階 配線図	縮尺	1:100	図面 NO.	E-015	設計 NO.		承認	
設計年月日	96.2.20	整理 NO.		担当課長		担当		製図	