



3階 平面図

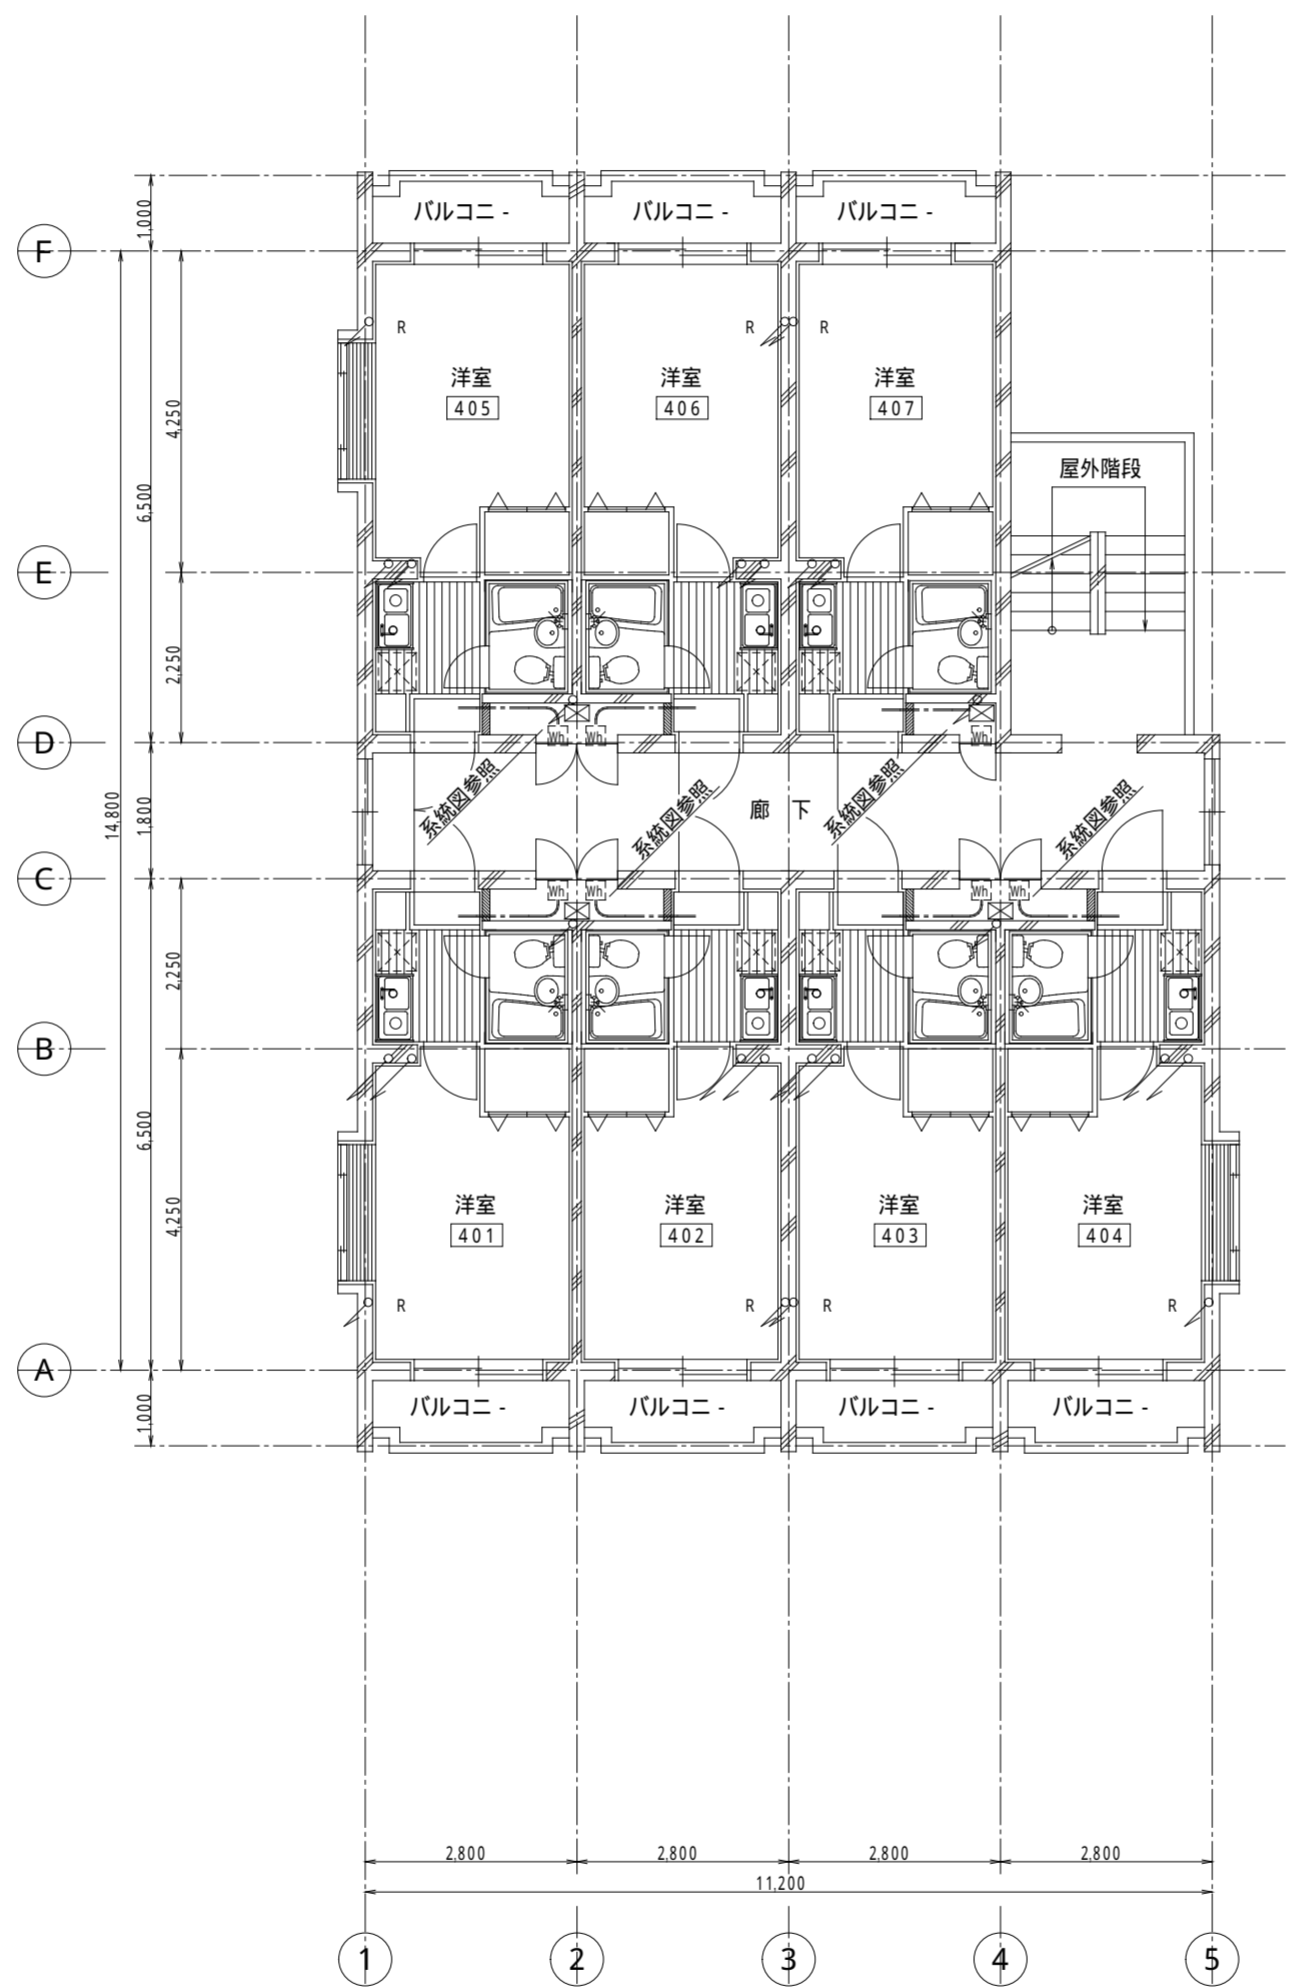

4階 平面図

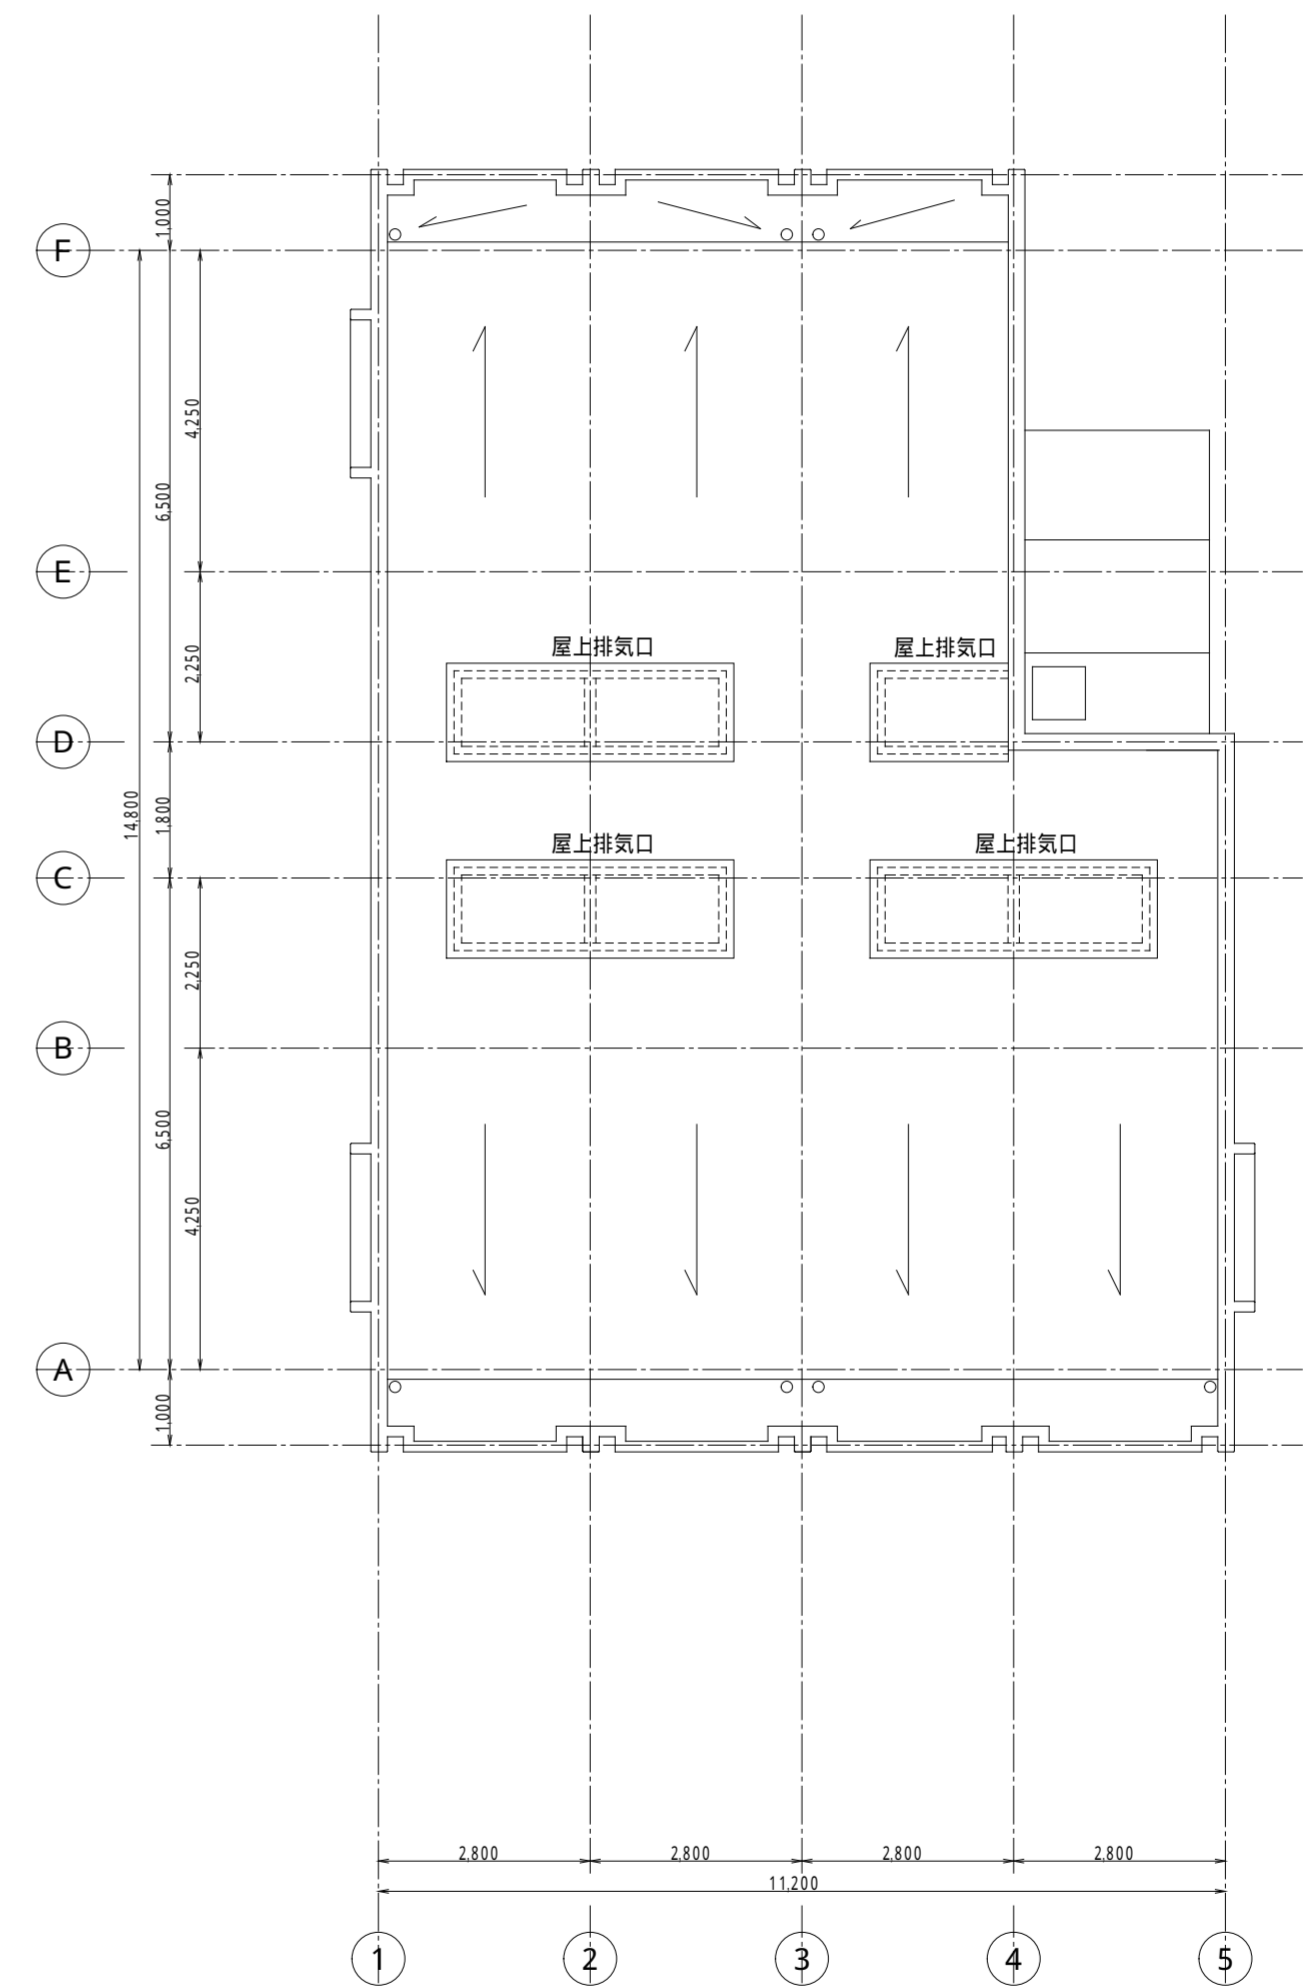

R階 平面図

変更年月日	校閲	担当	製図	設計番号	設計年月日 H6. 10	工事名称
					縮尺 S = 1 : 100	図面名称 電気設備工事 幹線・弱電設備 配線図 (3階, 4階, R階)
						E - 3/9