



3階 平面図

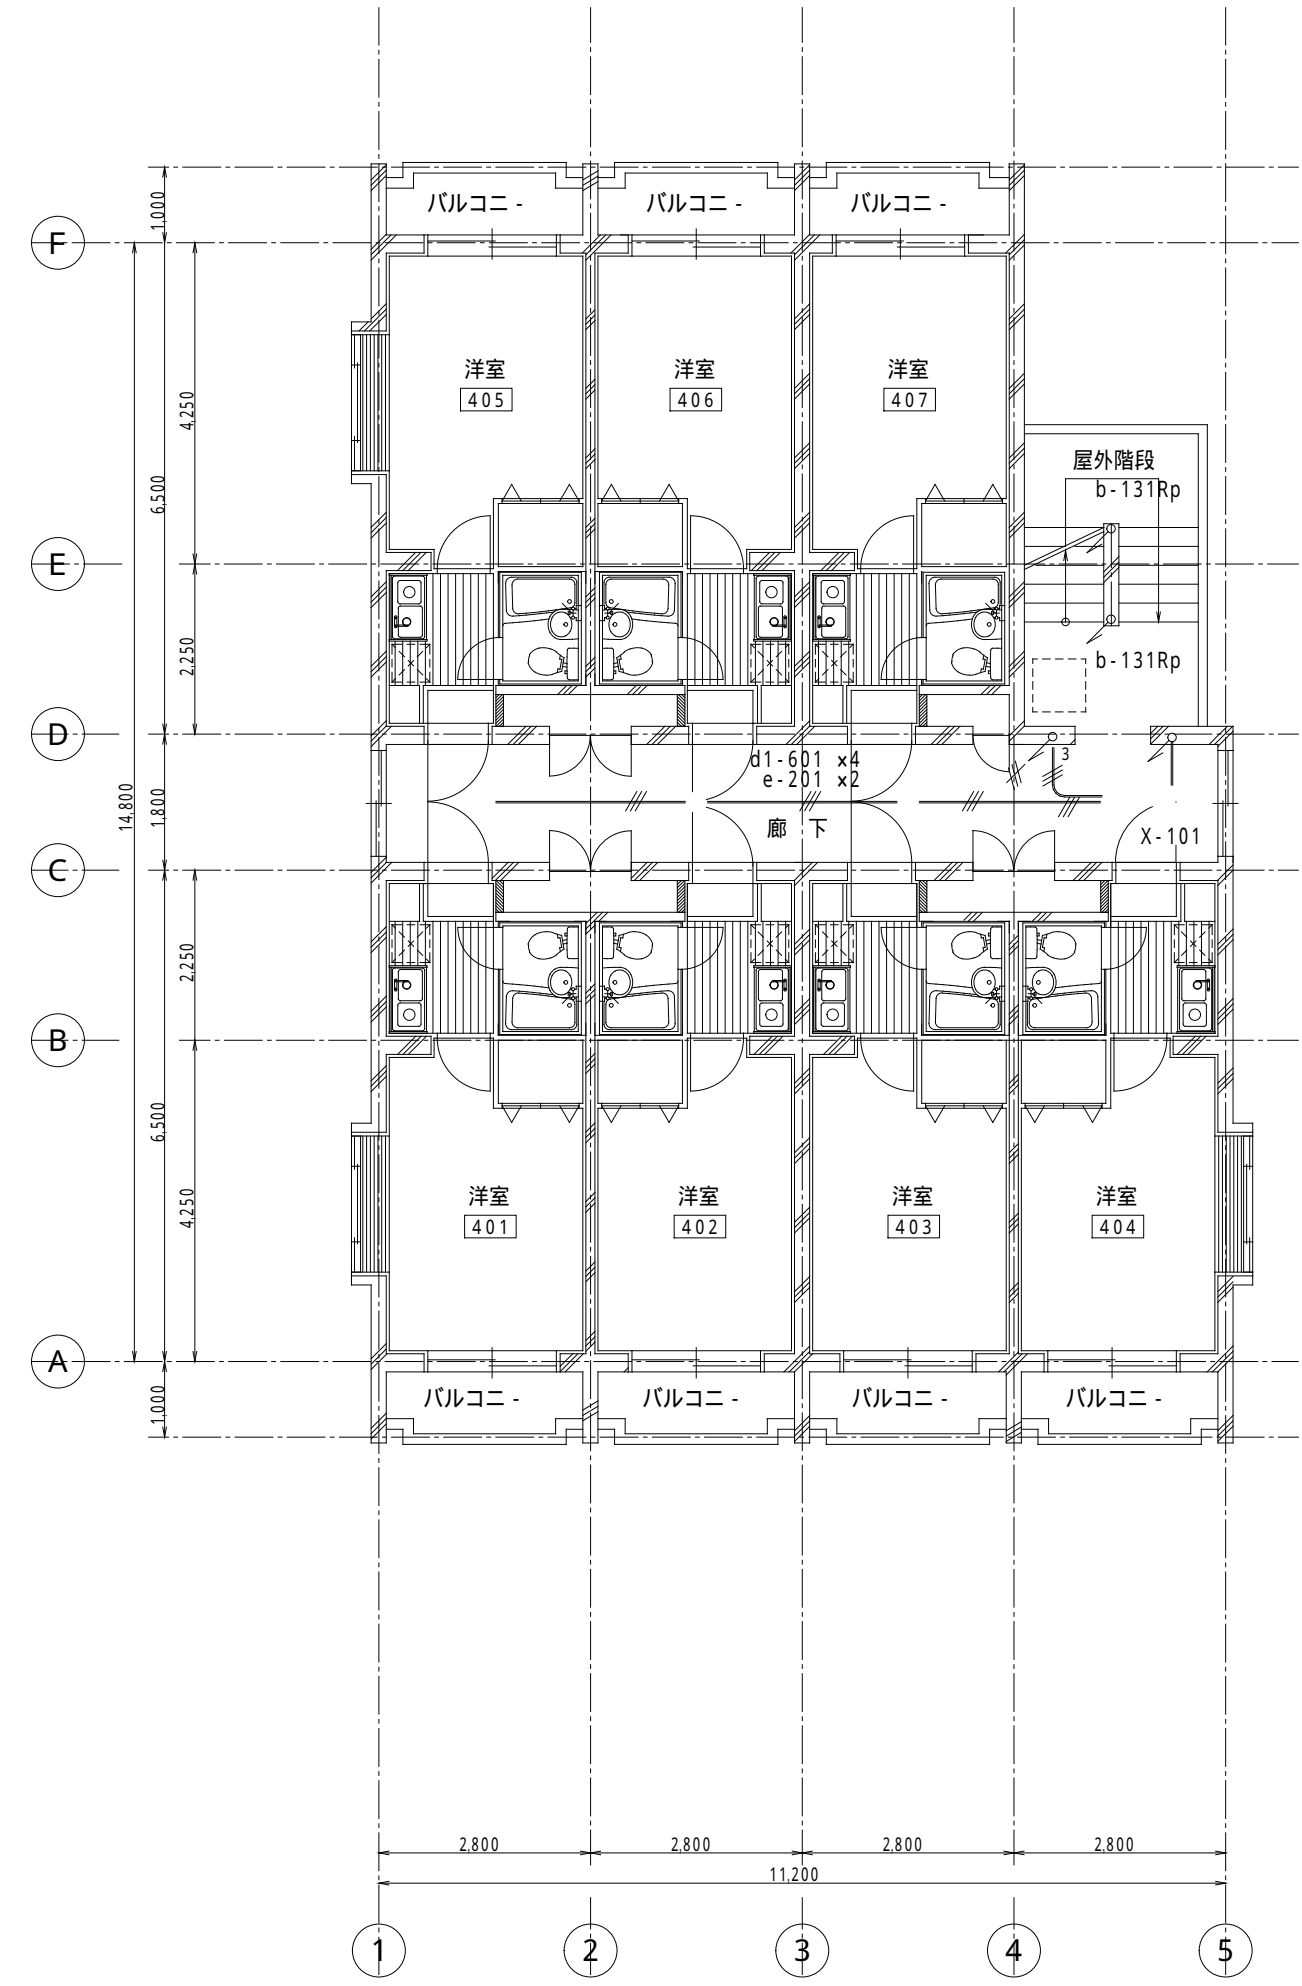

4階 平面図

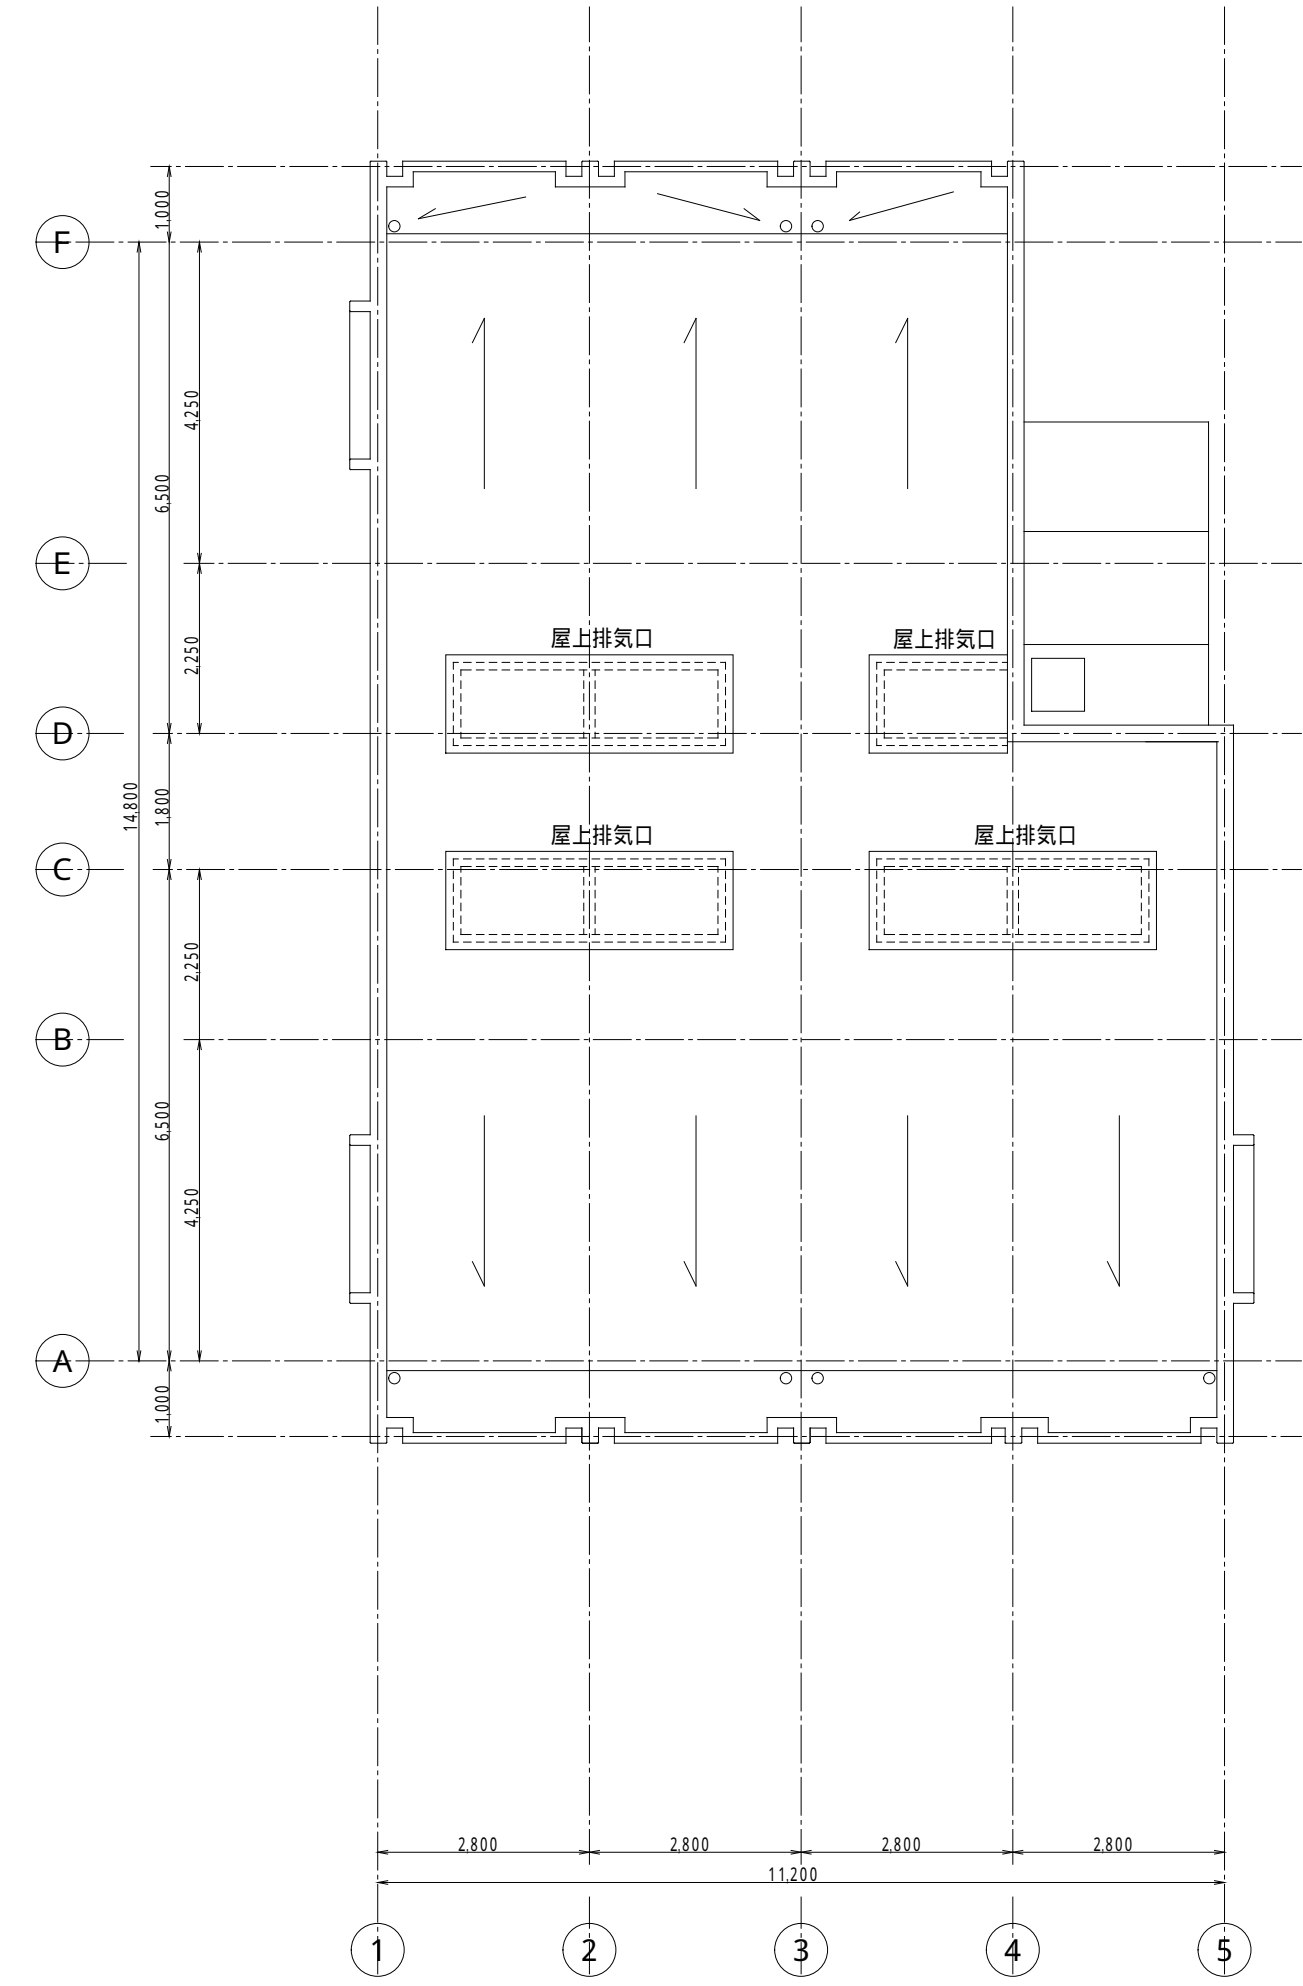

R階 平面図

変更年月日	校閲	担当	製図	設計番号	設計年月日 H 6 . 1 0	工事名称	E — 8 / 9
					縮尺 S = 1 : 1 0 0	図面名称 電気設備工事 共用灯設備 配線図 (3 階 , 4 階)	

11
WPI
AC
CV