



番号	盤記号	盤名称	備考	盤記号	盤名称	備考
①	H1A	大口用受電遮断器盤		H1B	大口用C-3バス連絡盤	
②	H2	大口用6KV母線盤				
③	H3A	No.4.2 クレシ 遮断器盤		H3B	No.4.3 変圧器1次遮断器盤	
④	H4A	リ-ファ変圧器1次遮断器盤		H4B	No.4.1 遮断器盤	
⑤	H5	大口用コンデンサ盤				
⑥	H6A	予備盤	未使用	H6B	No.4.3 変圧器2次遮断器盤	
⑦	H7A	予備盤	未使用	H7B	No.4.3 遮断器盤	
⑧	H8	3KV母線盤				
⑨	H9A	業務用受電遮断器盤		H9B	業務用C-3バス連絡盤	
⑩	H10A	業務用6KV母線盤				
⑪	H11A	大口用母線連絡盤		H11B	6KV大口用GPT盤	
⑫	H12A	ヤ-ド照明用変圧器開閉器盤		H12B	動力電灯用変圧器開閉器盤	
	H12C	電灯用変圧器開閉器盤				
⑬	H13	業務用コンデンサ盤				
⑭	H14	ヤ-ド照明用変圧器盤				
⑮	H15	動力電灯用変圧器盤				
⑯	H16	電灯用変圧器盤				
⑰	LC1	連絡線端子盤				
⑱	LB1	ヤ-ド照明 低圧盤-1				
⑲	LB2	ヤ-ド照明 低圧盤-2				
⑳	LB3	動力電灯低圧主幹盤				
㉑	LB4	動力電灯低圧分枝盤				
㉒	LB5	電灯 低圧盤				
㉓	LB6	所内交流盤				
㉔	LB7	所内直流盤				
㉕	LC2	整流器盤				
㉖	LA1	冷凍コンテナ引込盤				
㉗	LA2	冷凍コンテナ低圧盤-1				
㉘	LA3	冷凍コンテナ低圧盤-2				

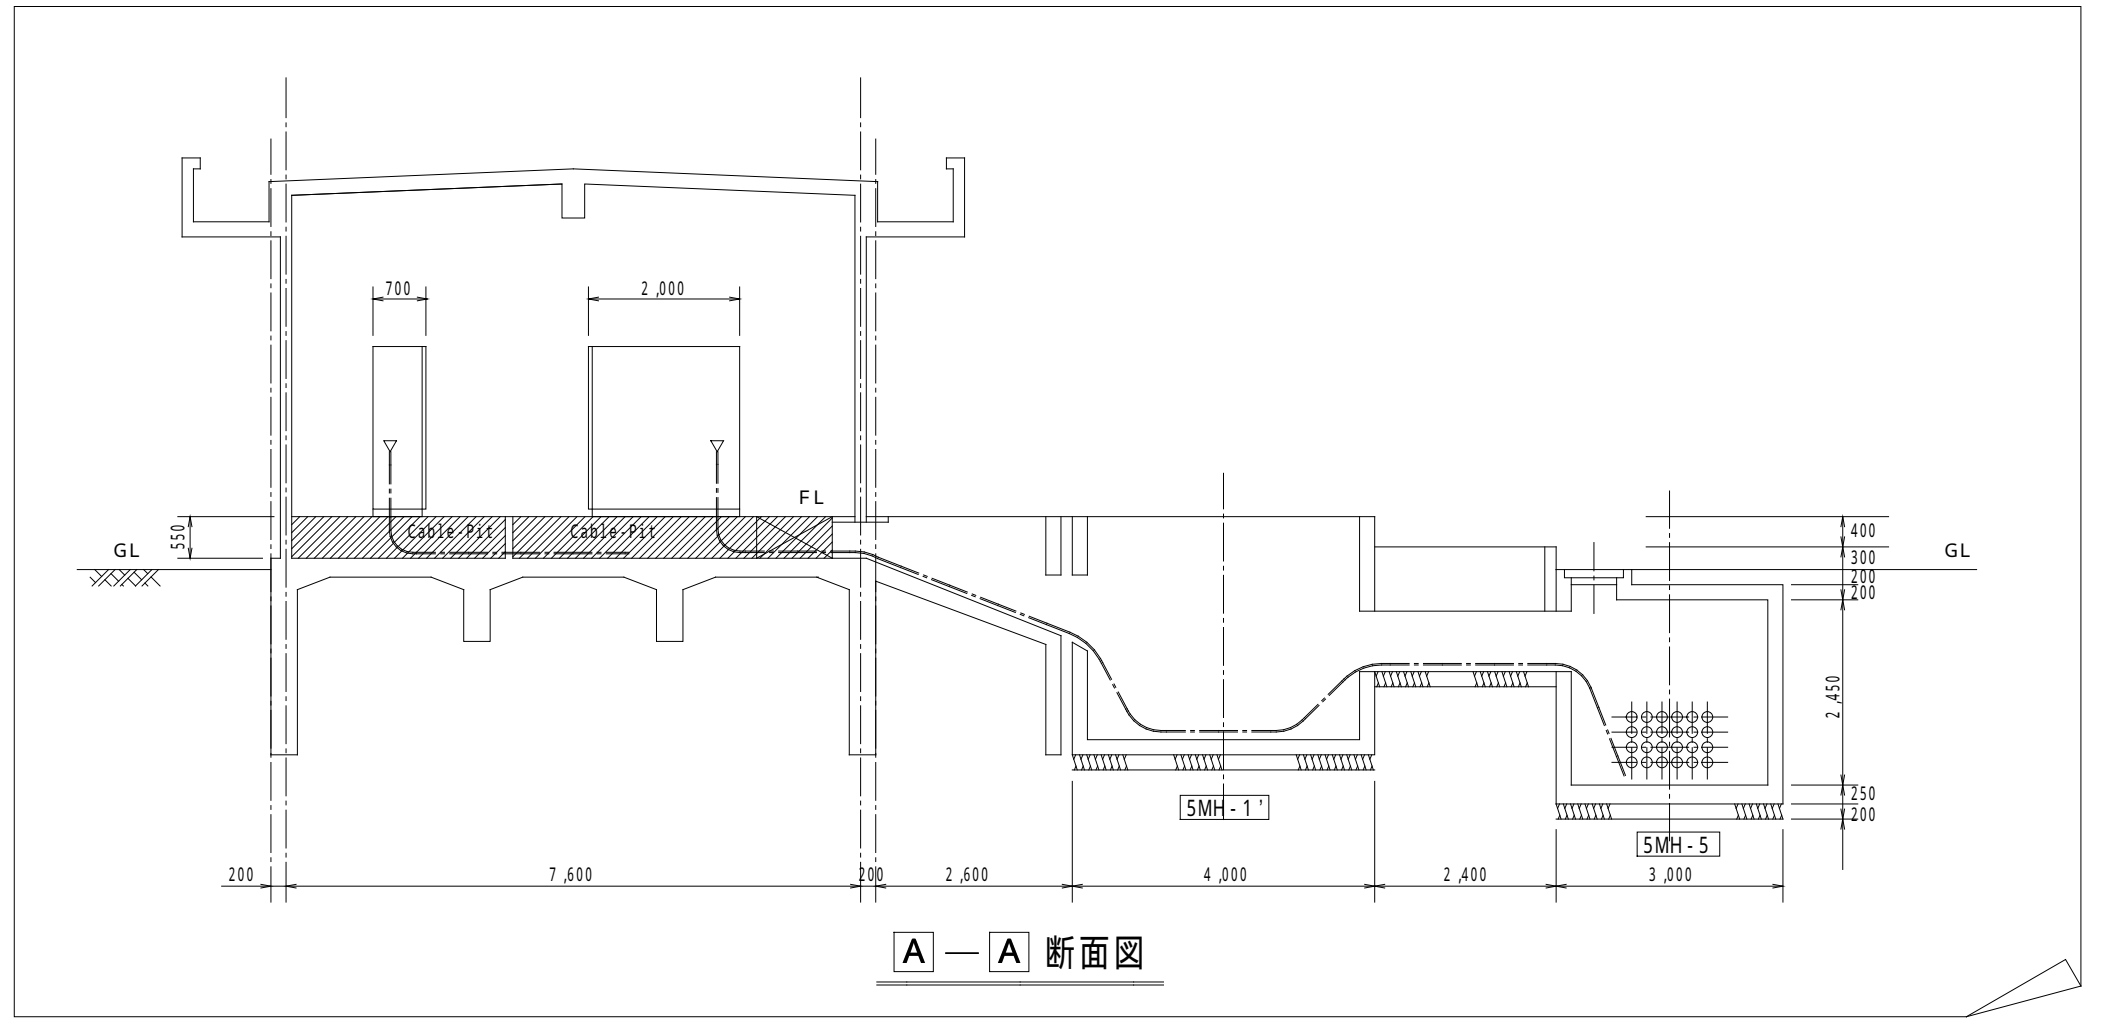

A-A 断面図

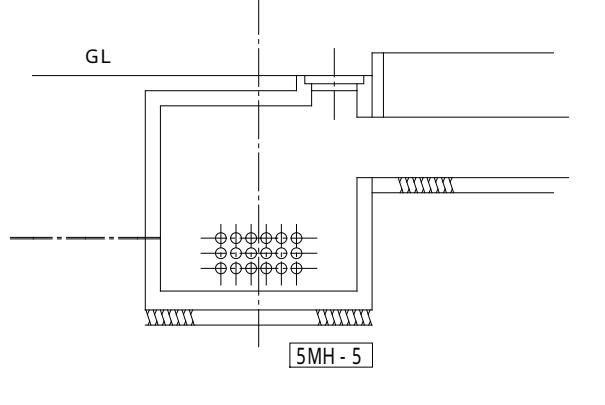

B-B 断面図

C-C 断面図

工事名称	C2 パース リーファ・コンセント設備設置その他工事	縮尺	1/100	平成 7年 月 日
図面名称	C-4パース変電室付近詳細図	図番	C2-05	
住友電設株式会社		承認	検図	設計
		製図	担当	