



ハンドホール「B」孔アケ加工図

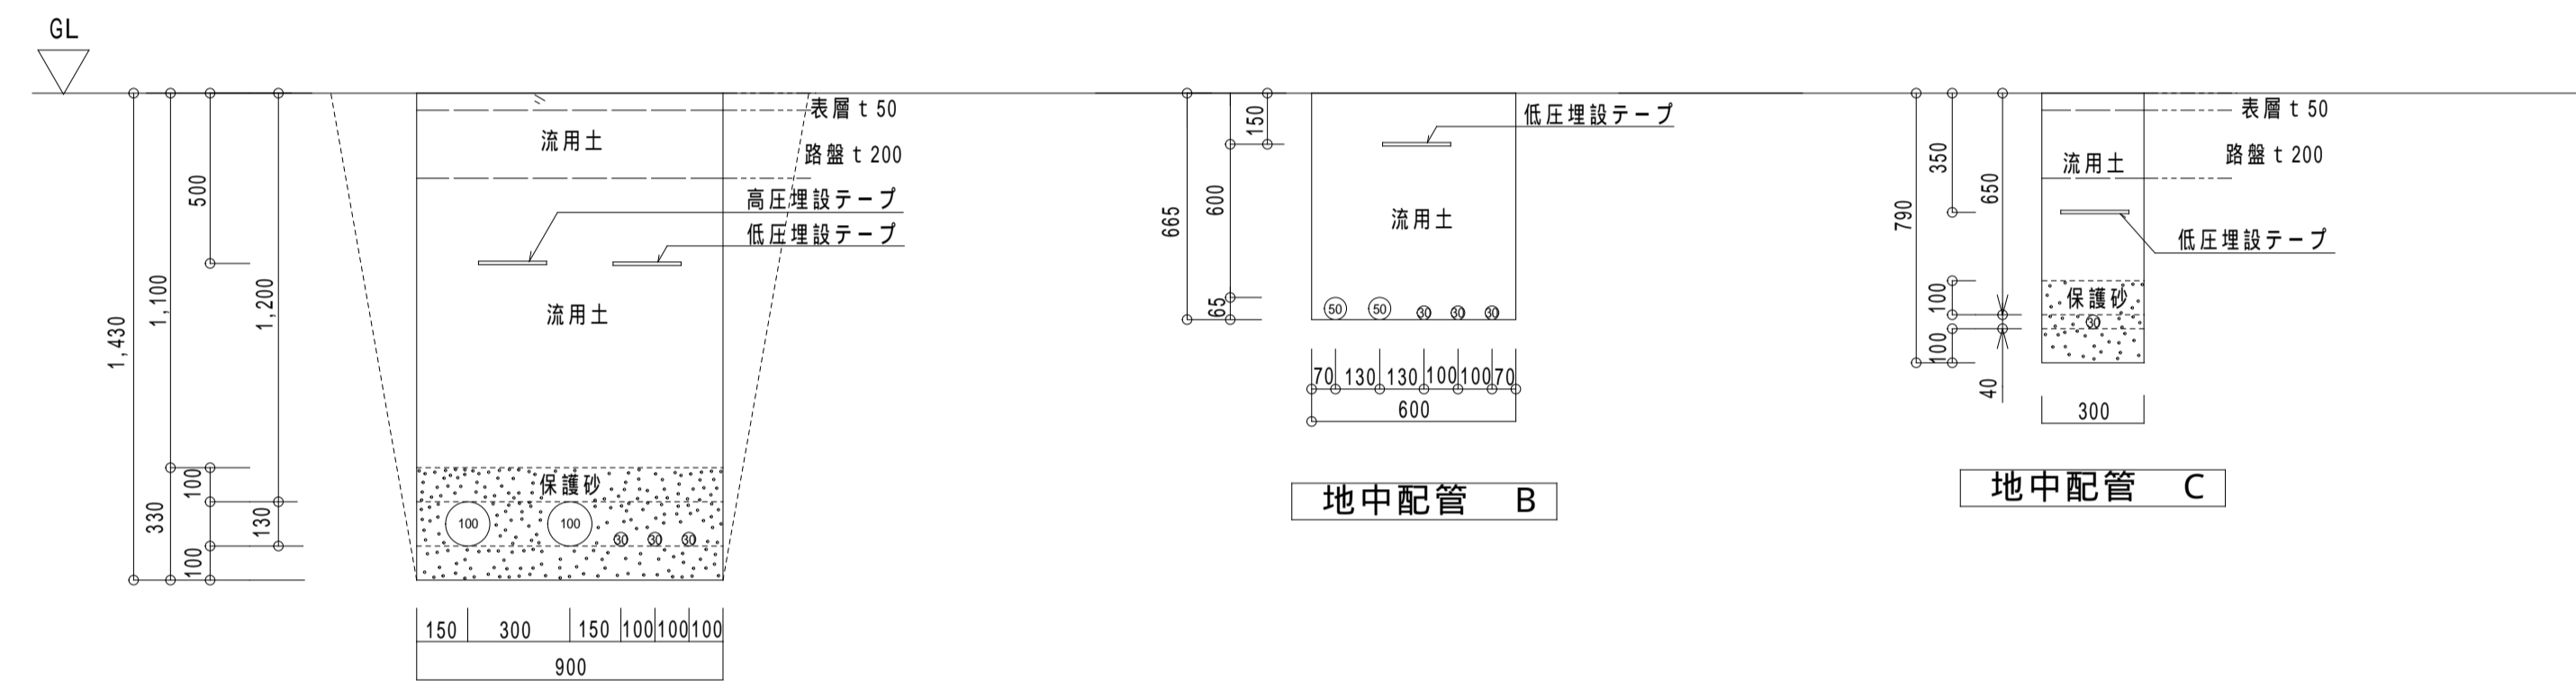

地中配管 B


地中配管 C

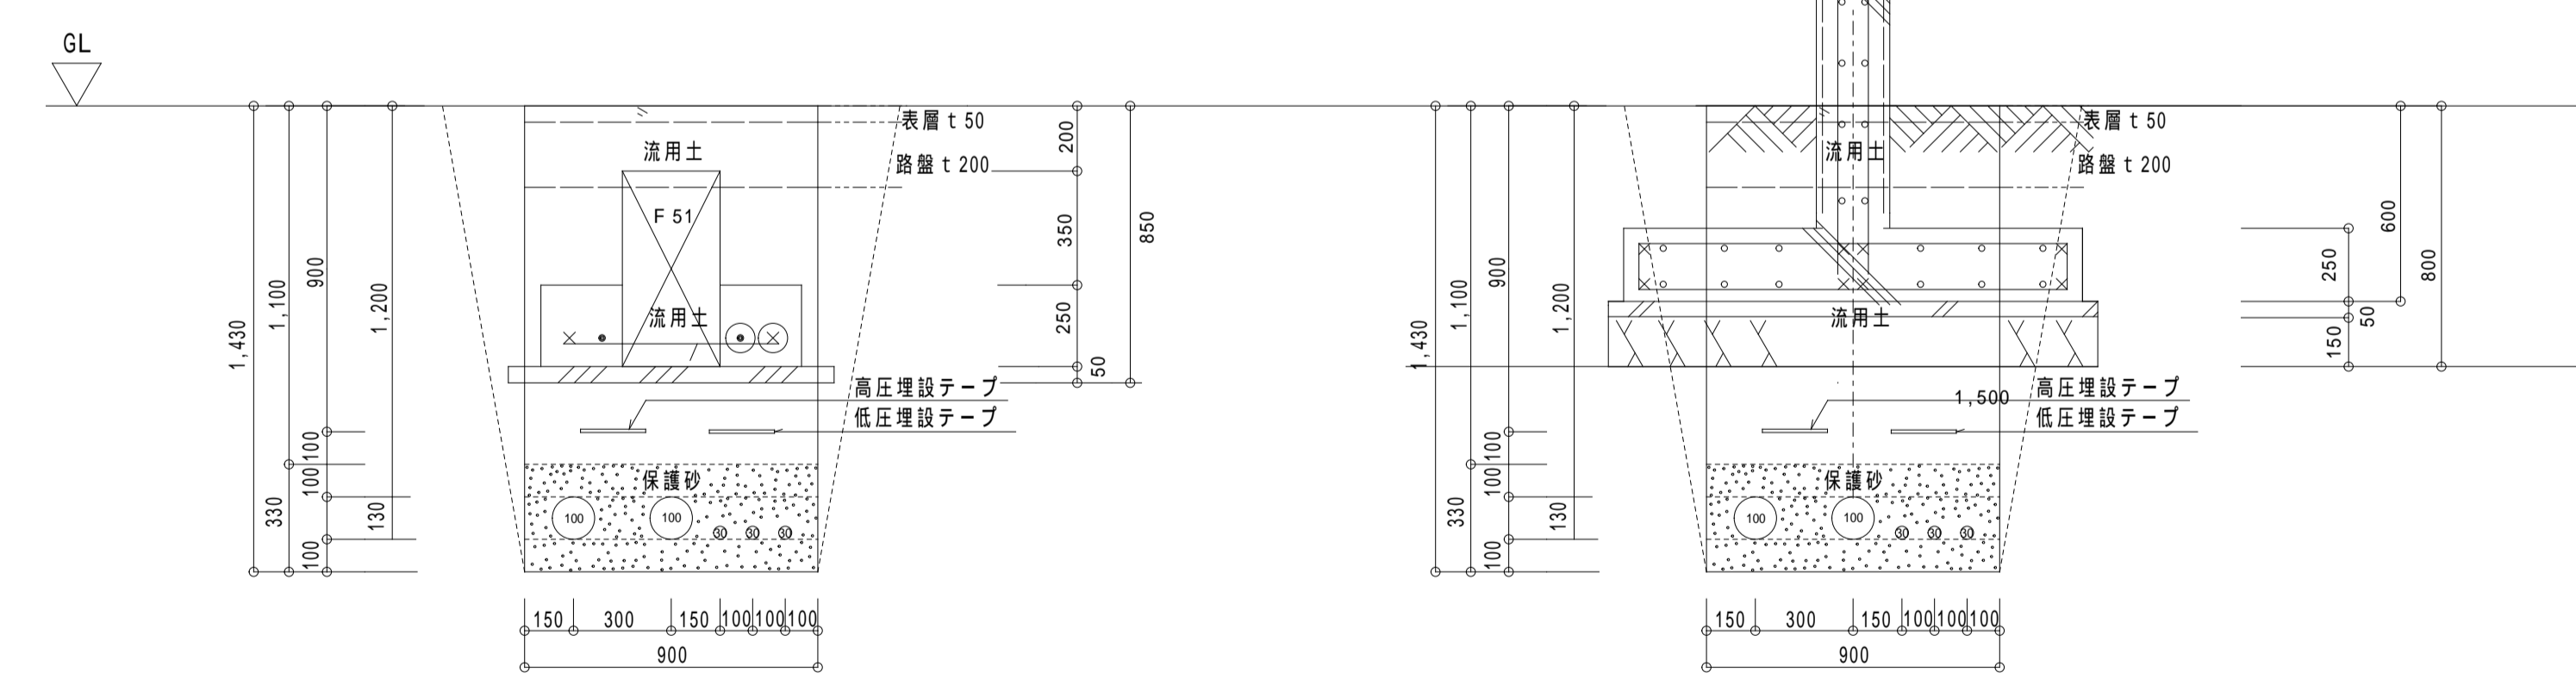

地中配管 a

地中配管 b

地中配管 断面図

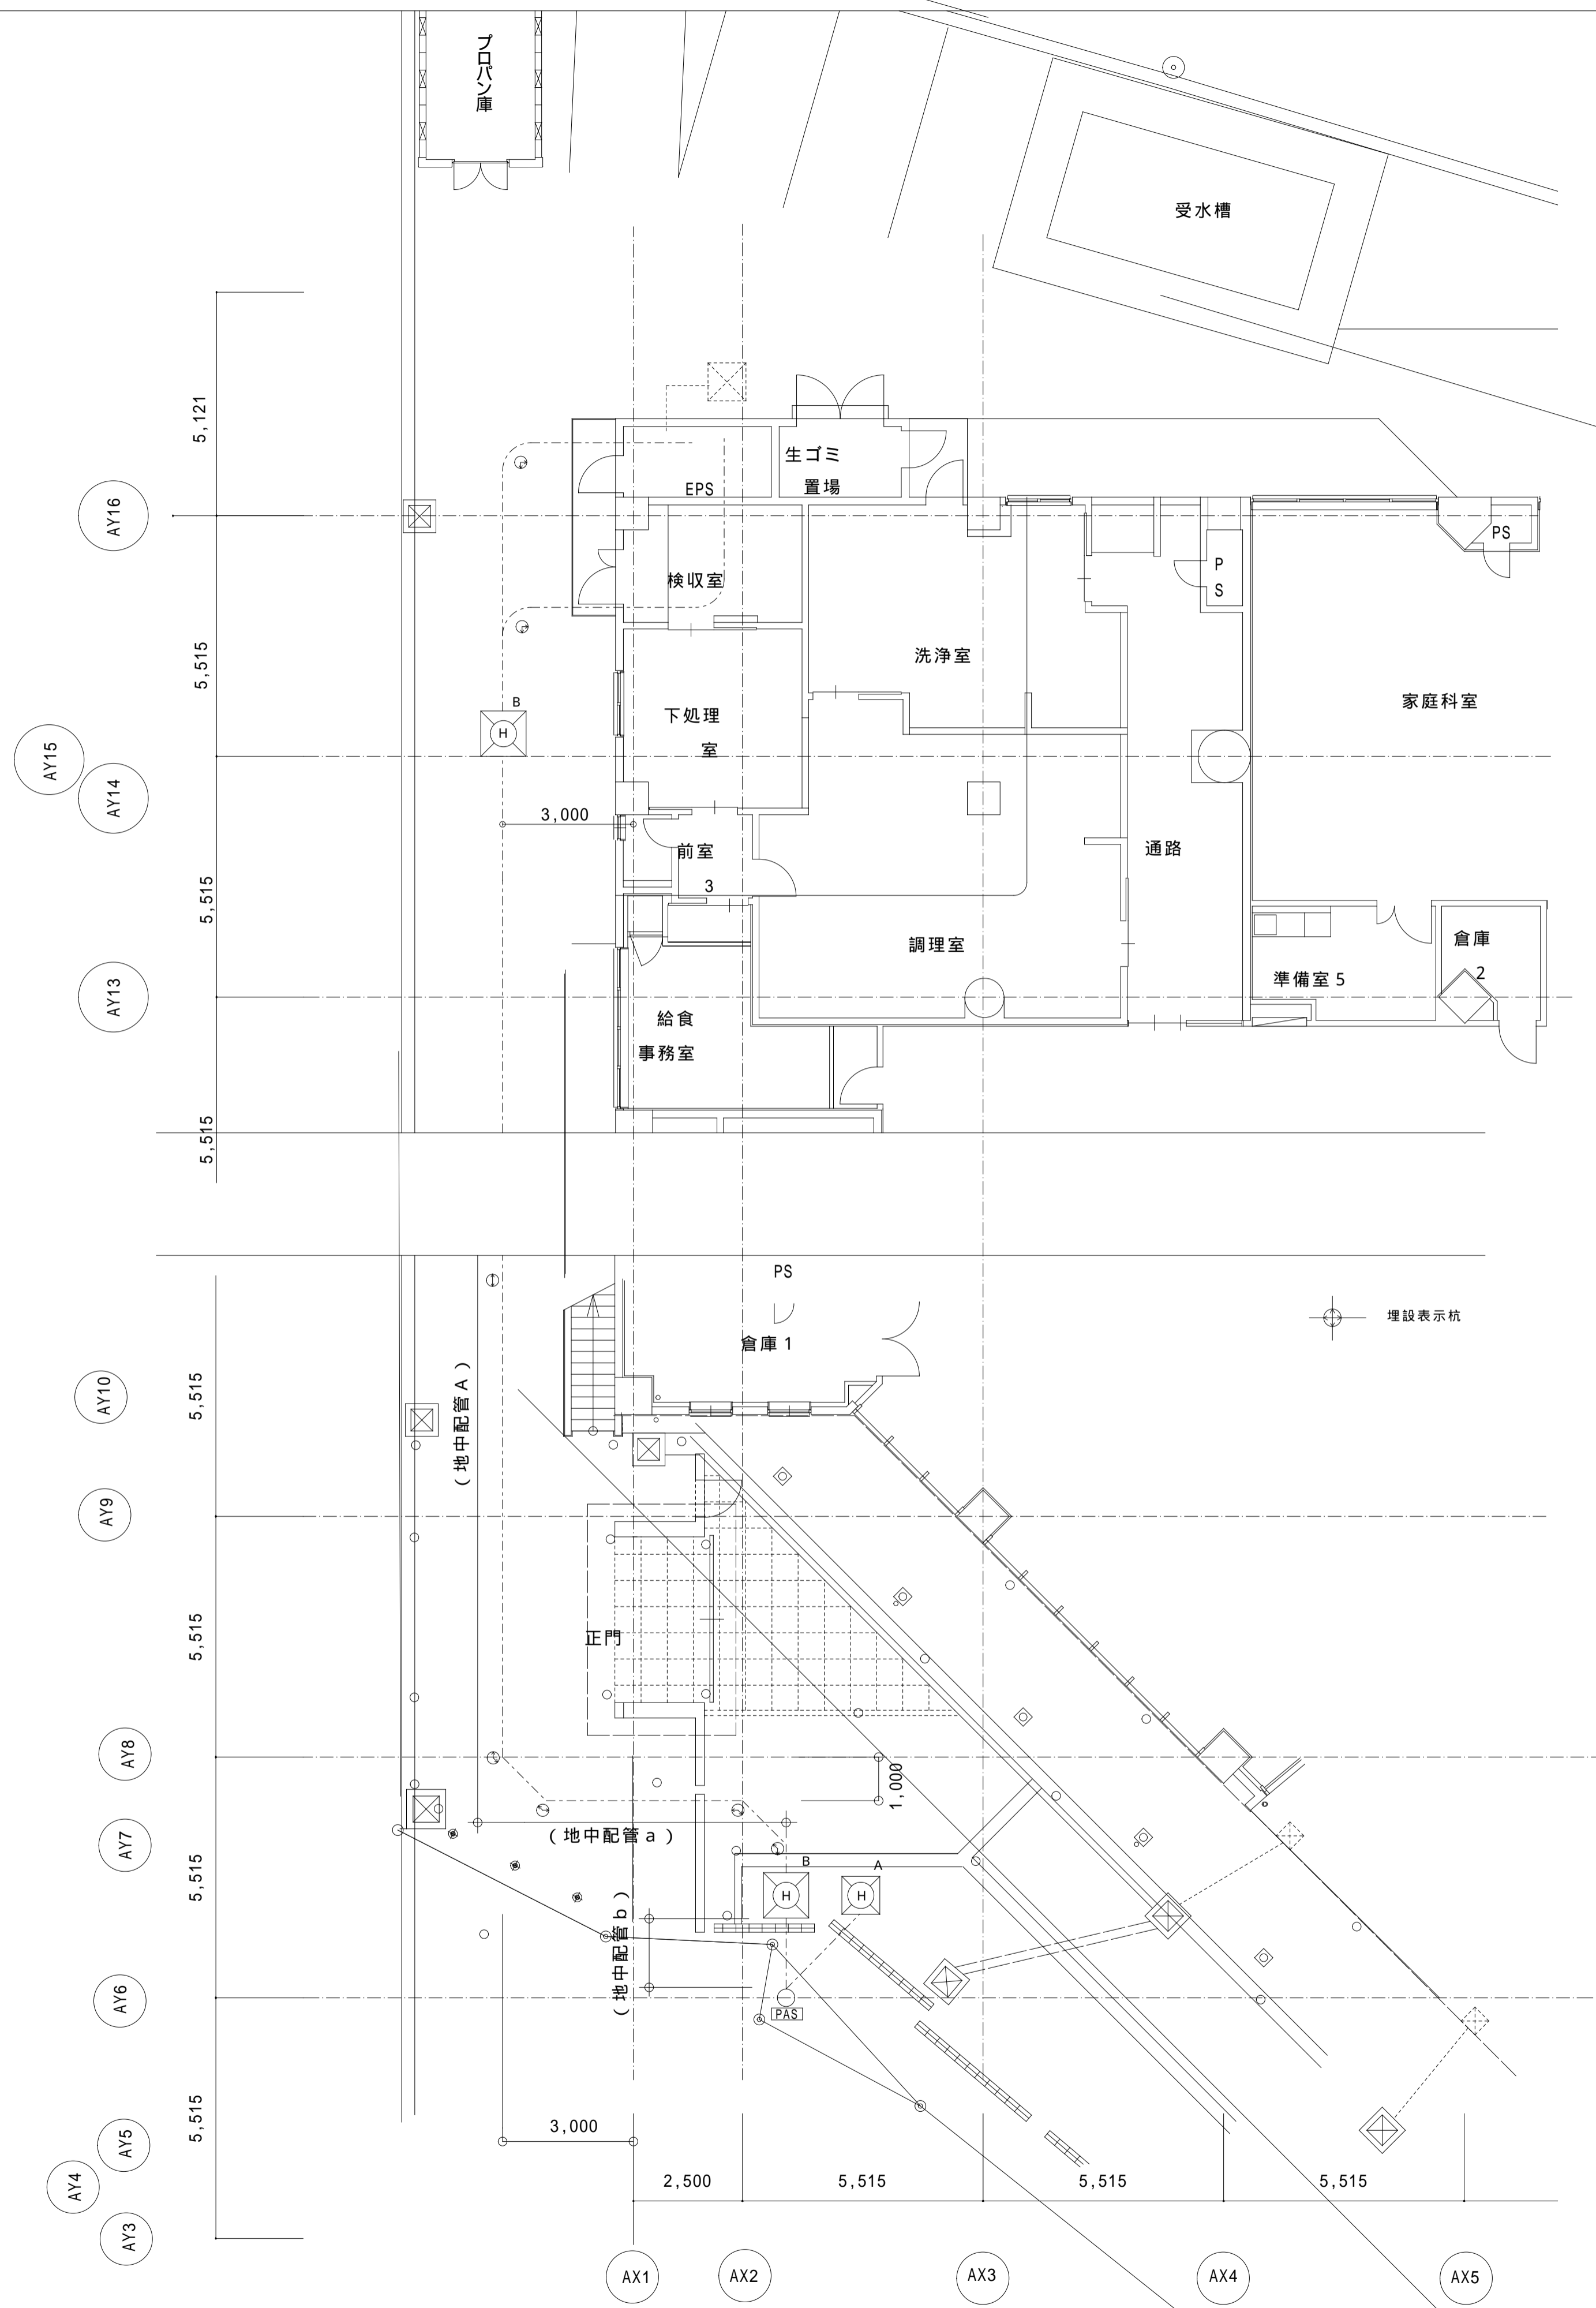

訂正	受領	受領	受領	確認、作図
	小浜市	山下・カワベ設計 J V	電気監理	電気 J V

若狭実業株・荷富士制電 電気共同企業体

工事名称	小浜小学校校舎新築（電気設備その1）工事
図面名称	外構地中配管平面図（2）・配管断面図

図面番号	162-00
縮尺	1/100・1/20
作図	竹盛 日付