




高圧引込EPS立上り部

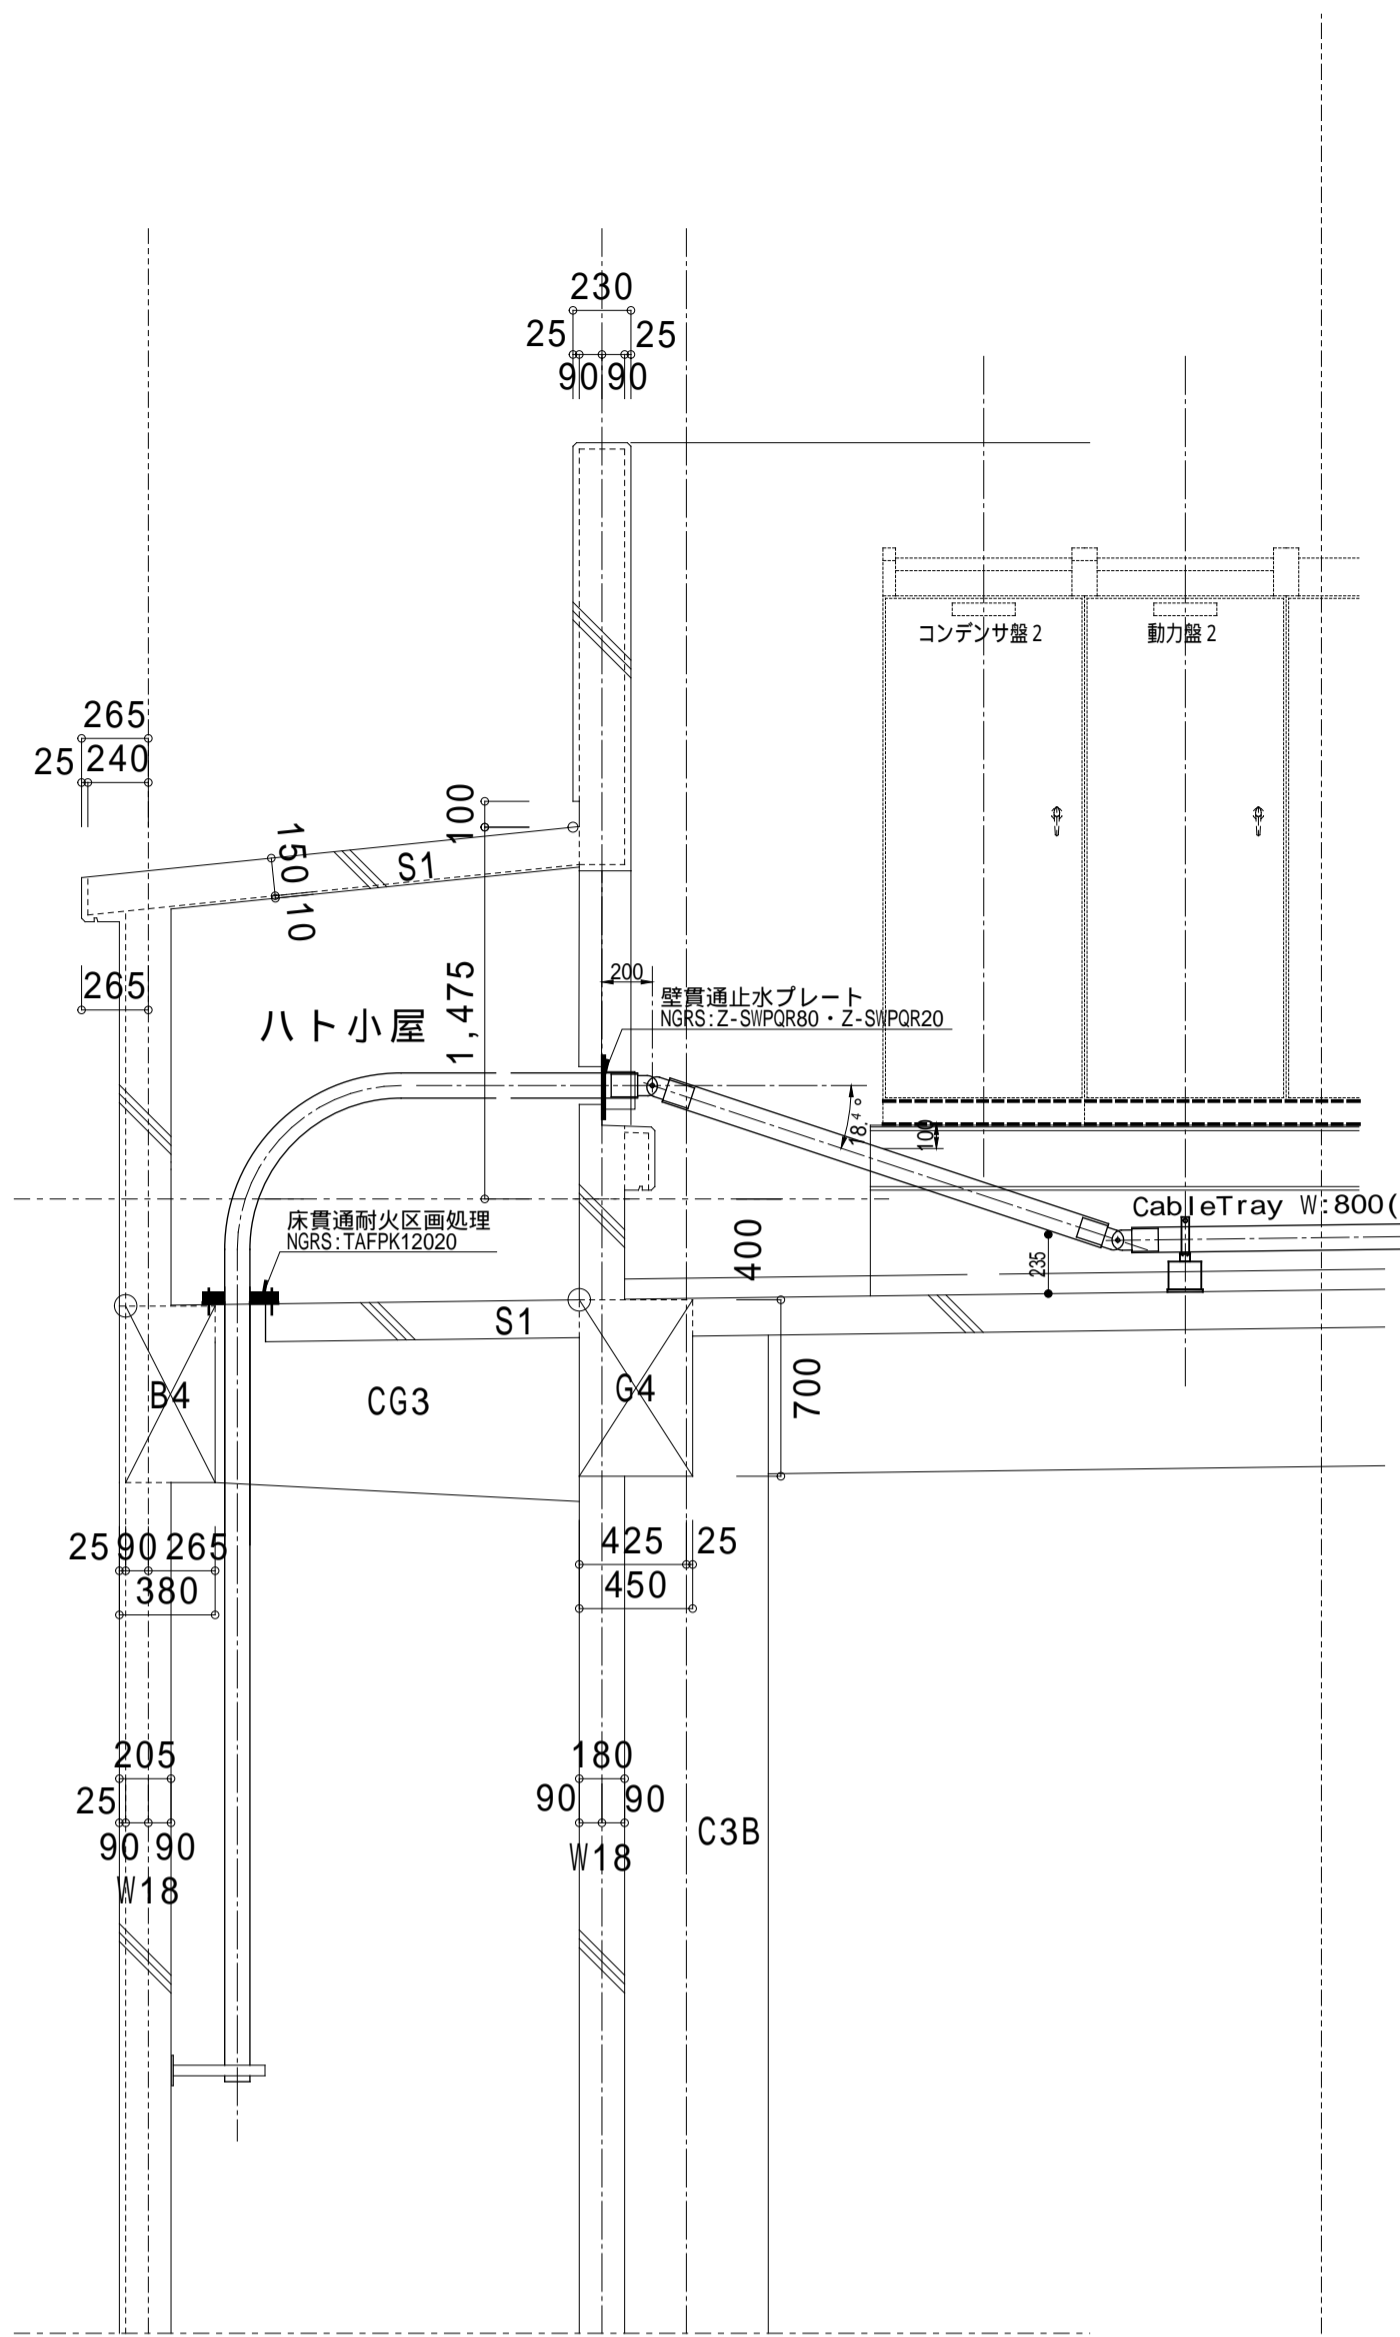

低圧引出しEPS立下り部

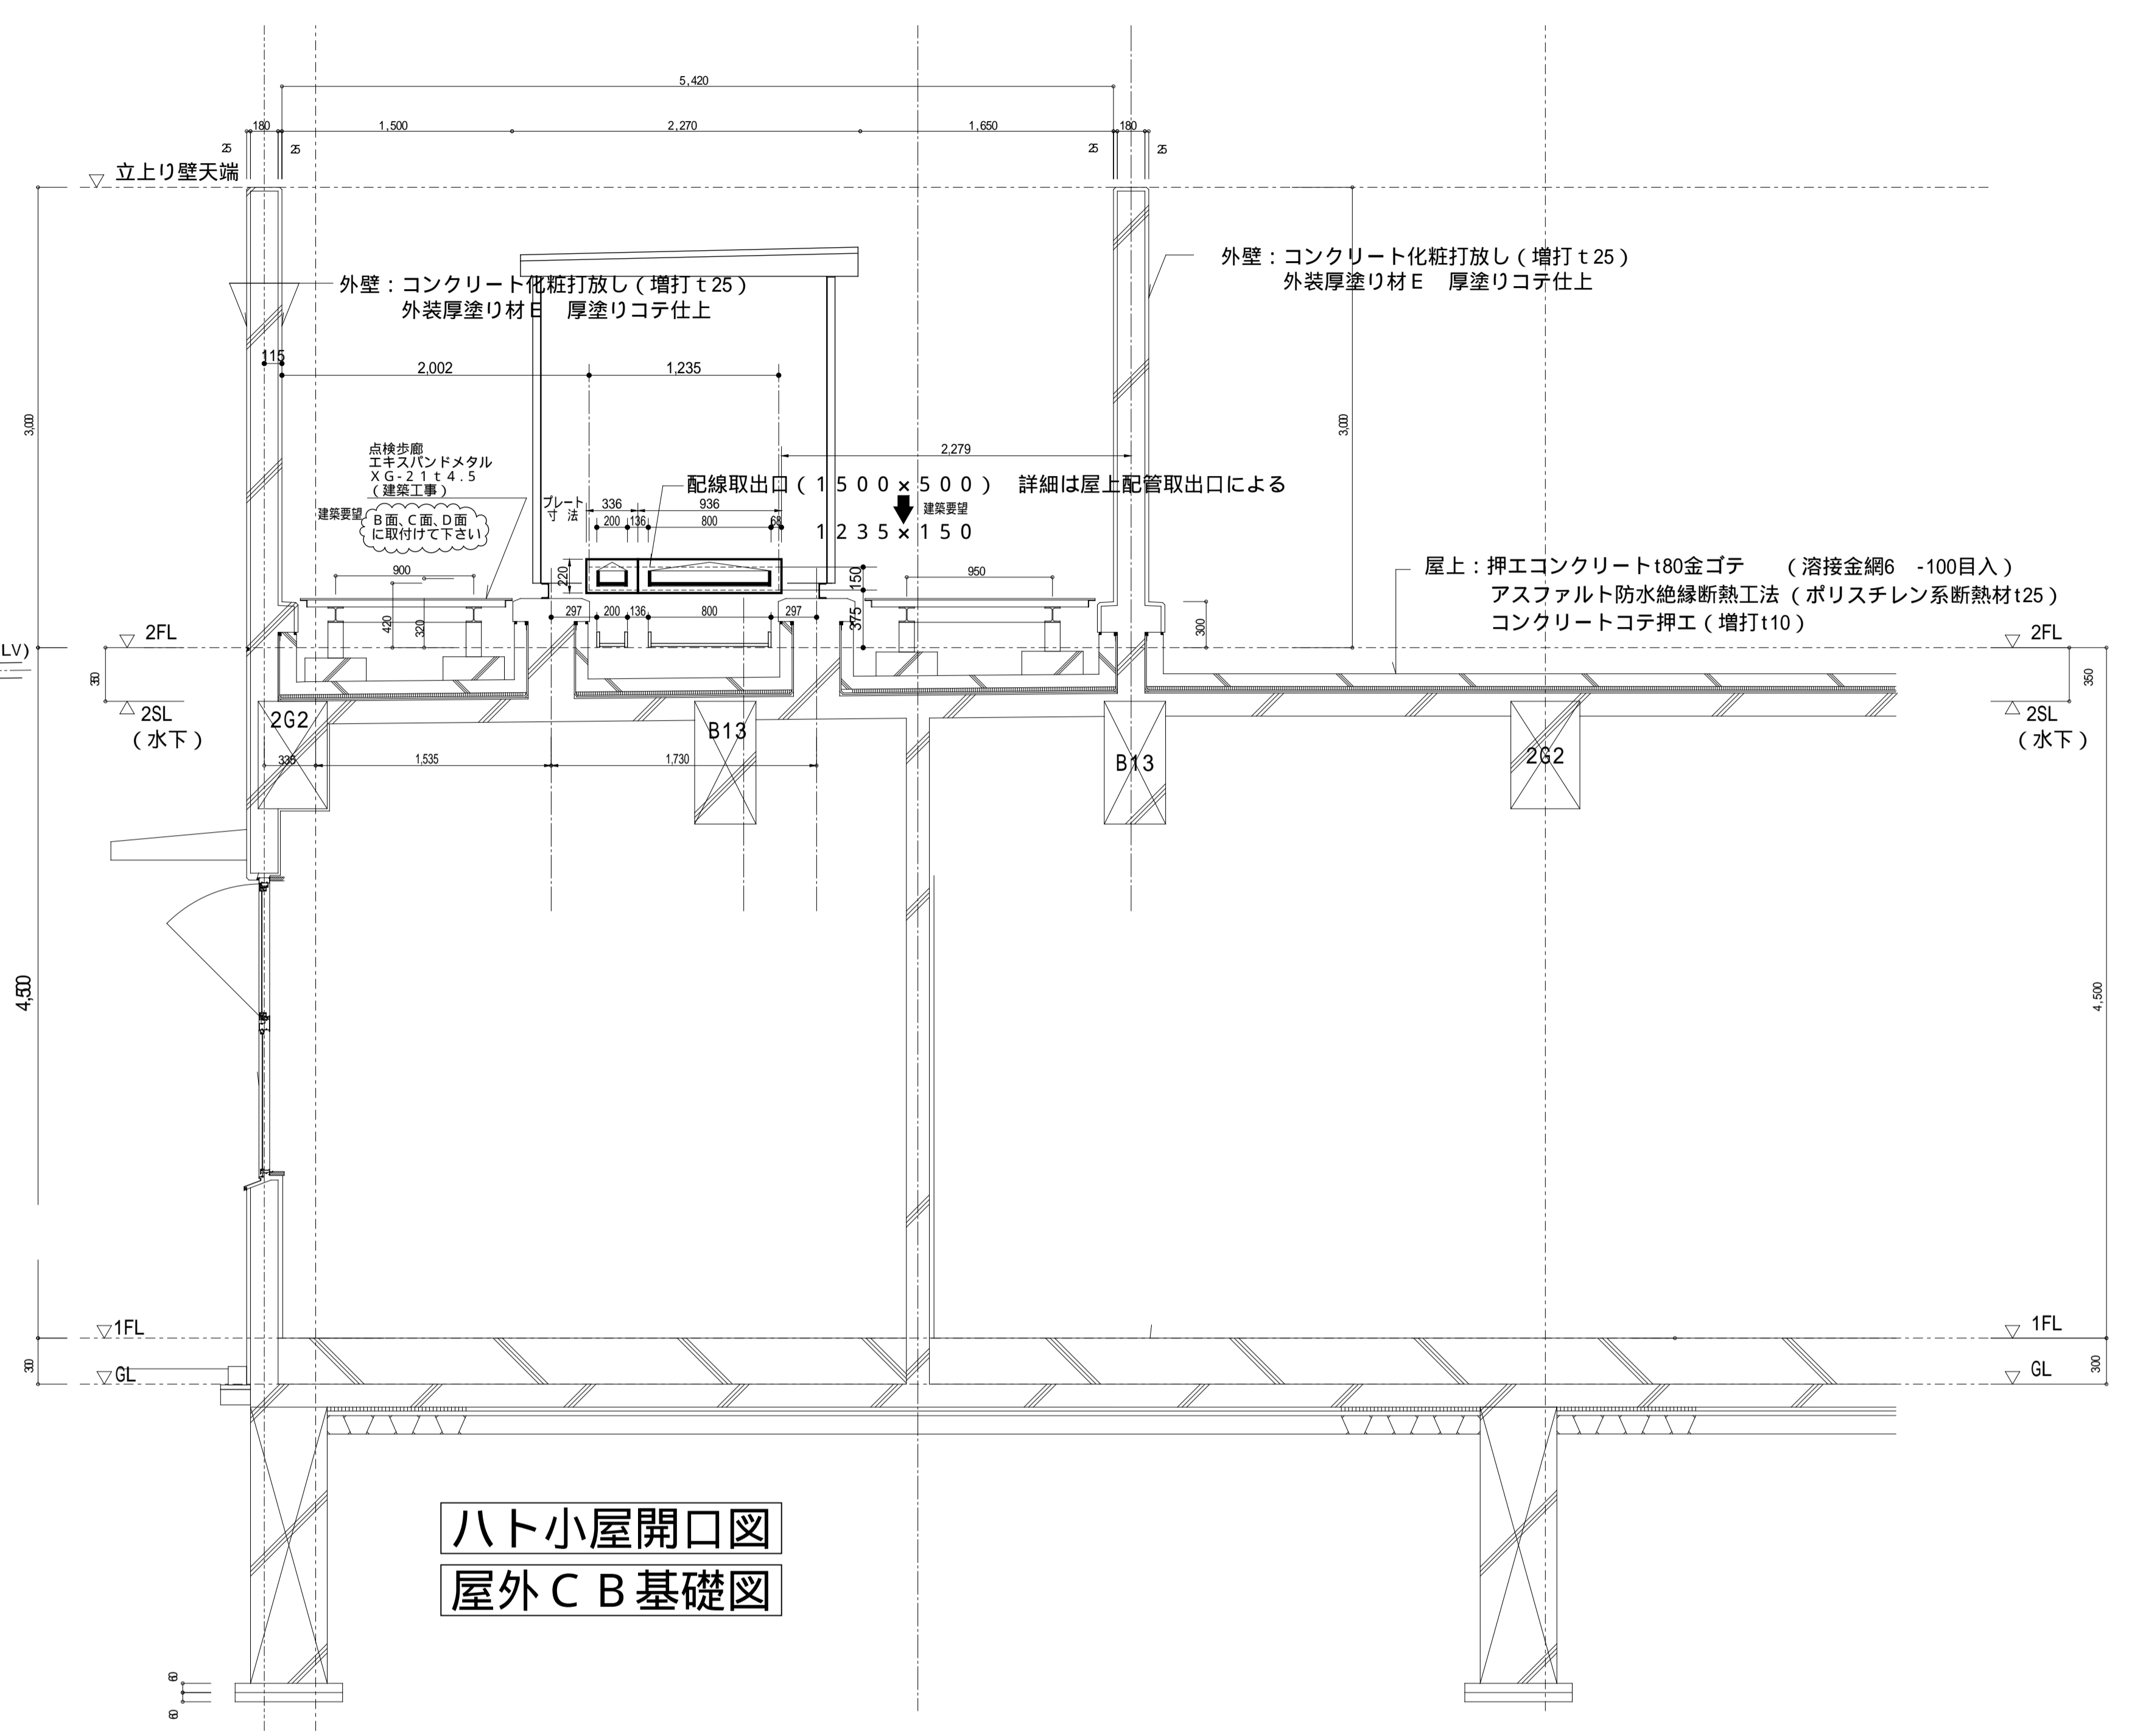

ハト小屋開口図
屋外CB基礎図

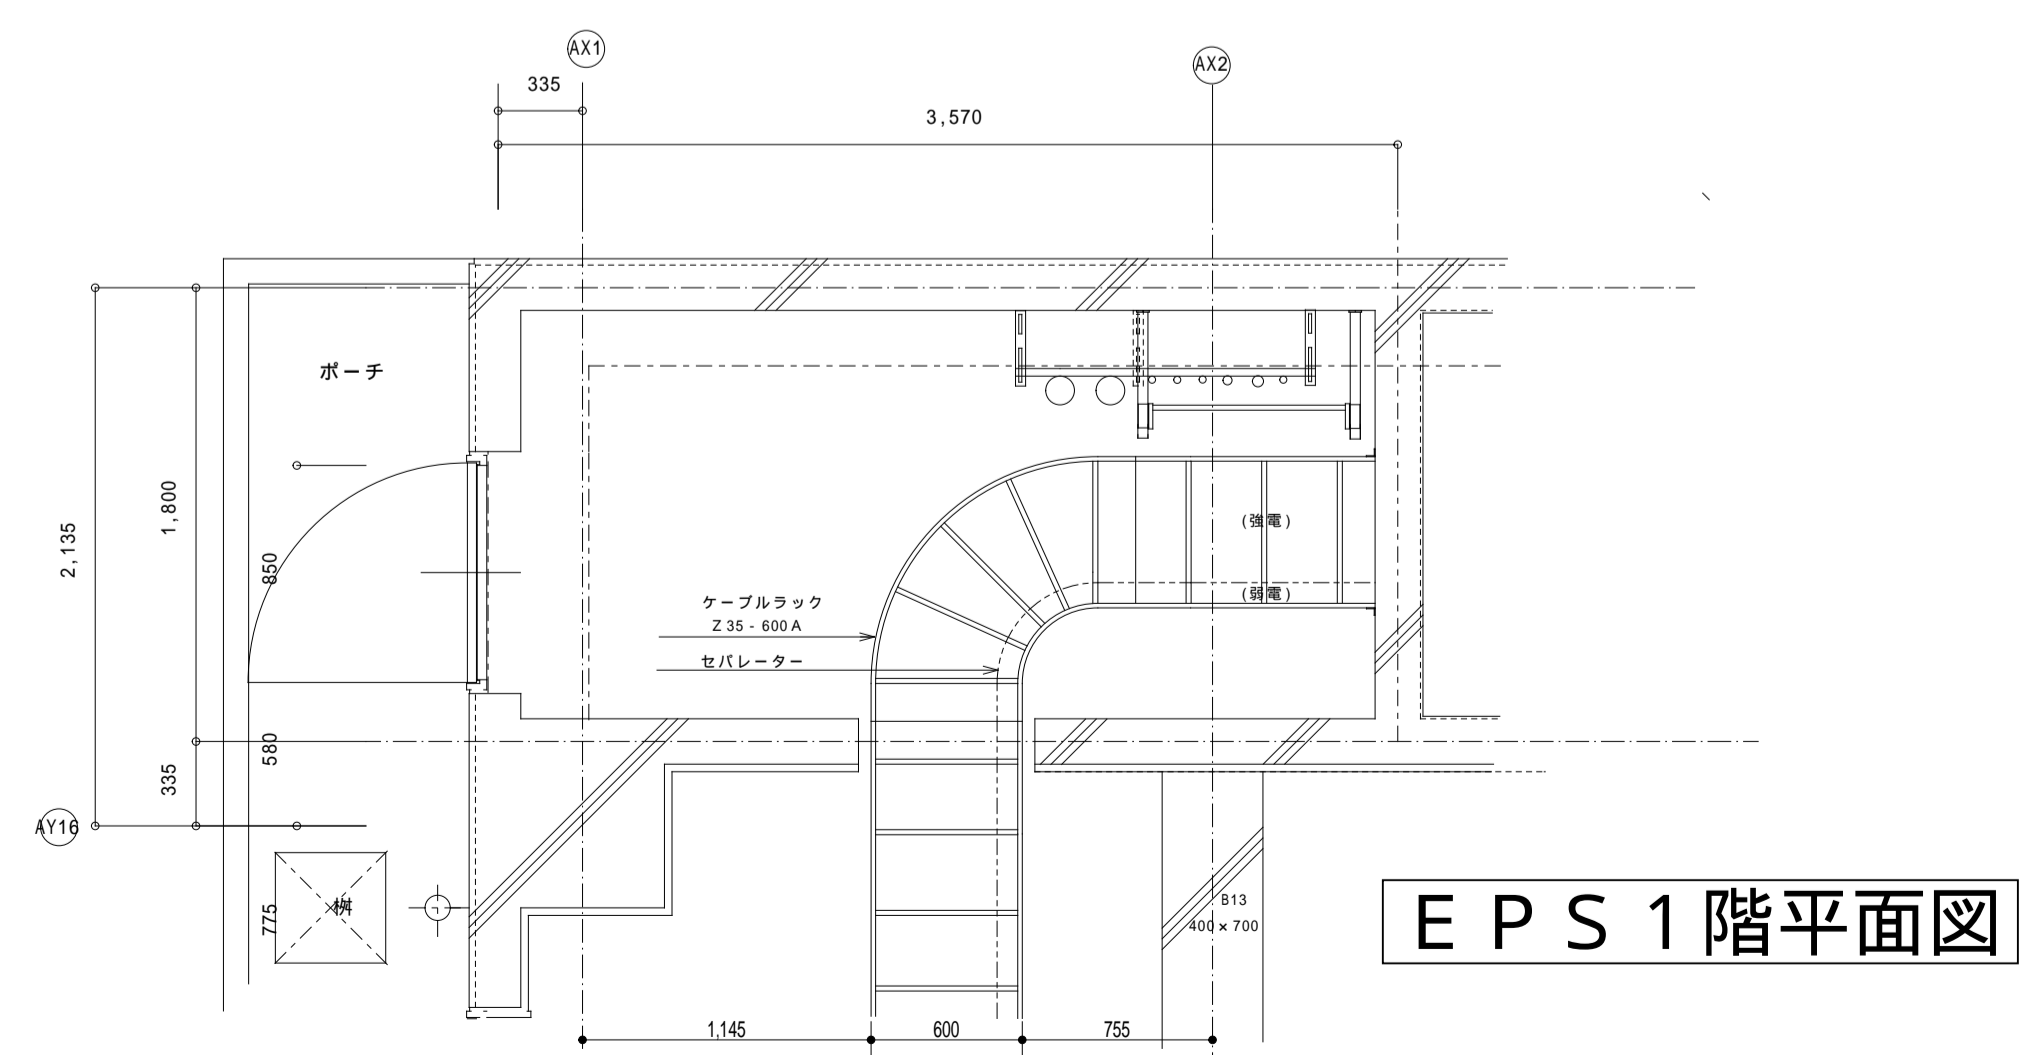

EPS1階平面図

訂正 2007.03.01 CB基礎高さ原設計通りとする。 2007.03.06 CB基礎位置、間隔変更。	受領 小浜市	受領 山下・カワベ設計JV	受領 電気監理	確認、作図 電気JV K.Sakai	工事名称 小浜小学校校舎新築(電気設備その1)工事 若狭実業(株)・(有)富士制電 共同企業体	図面名称 屋外CB据付工事-No.2	年月日 2007(H19) 02/26	図面番号 OBAMA ES-E-062-02
						縮尺 1:30 [A-1]		CAD名称 ARCDRAW XP Ver. 2.12.9