



1 3階 配線図 (照明・換気設備) 1/100

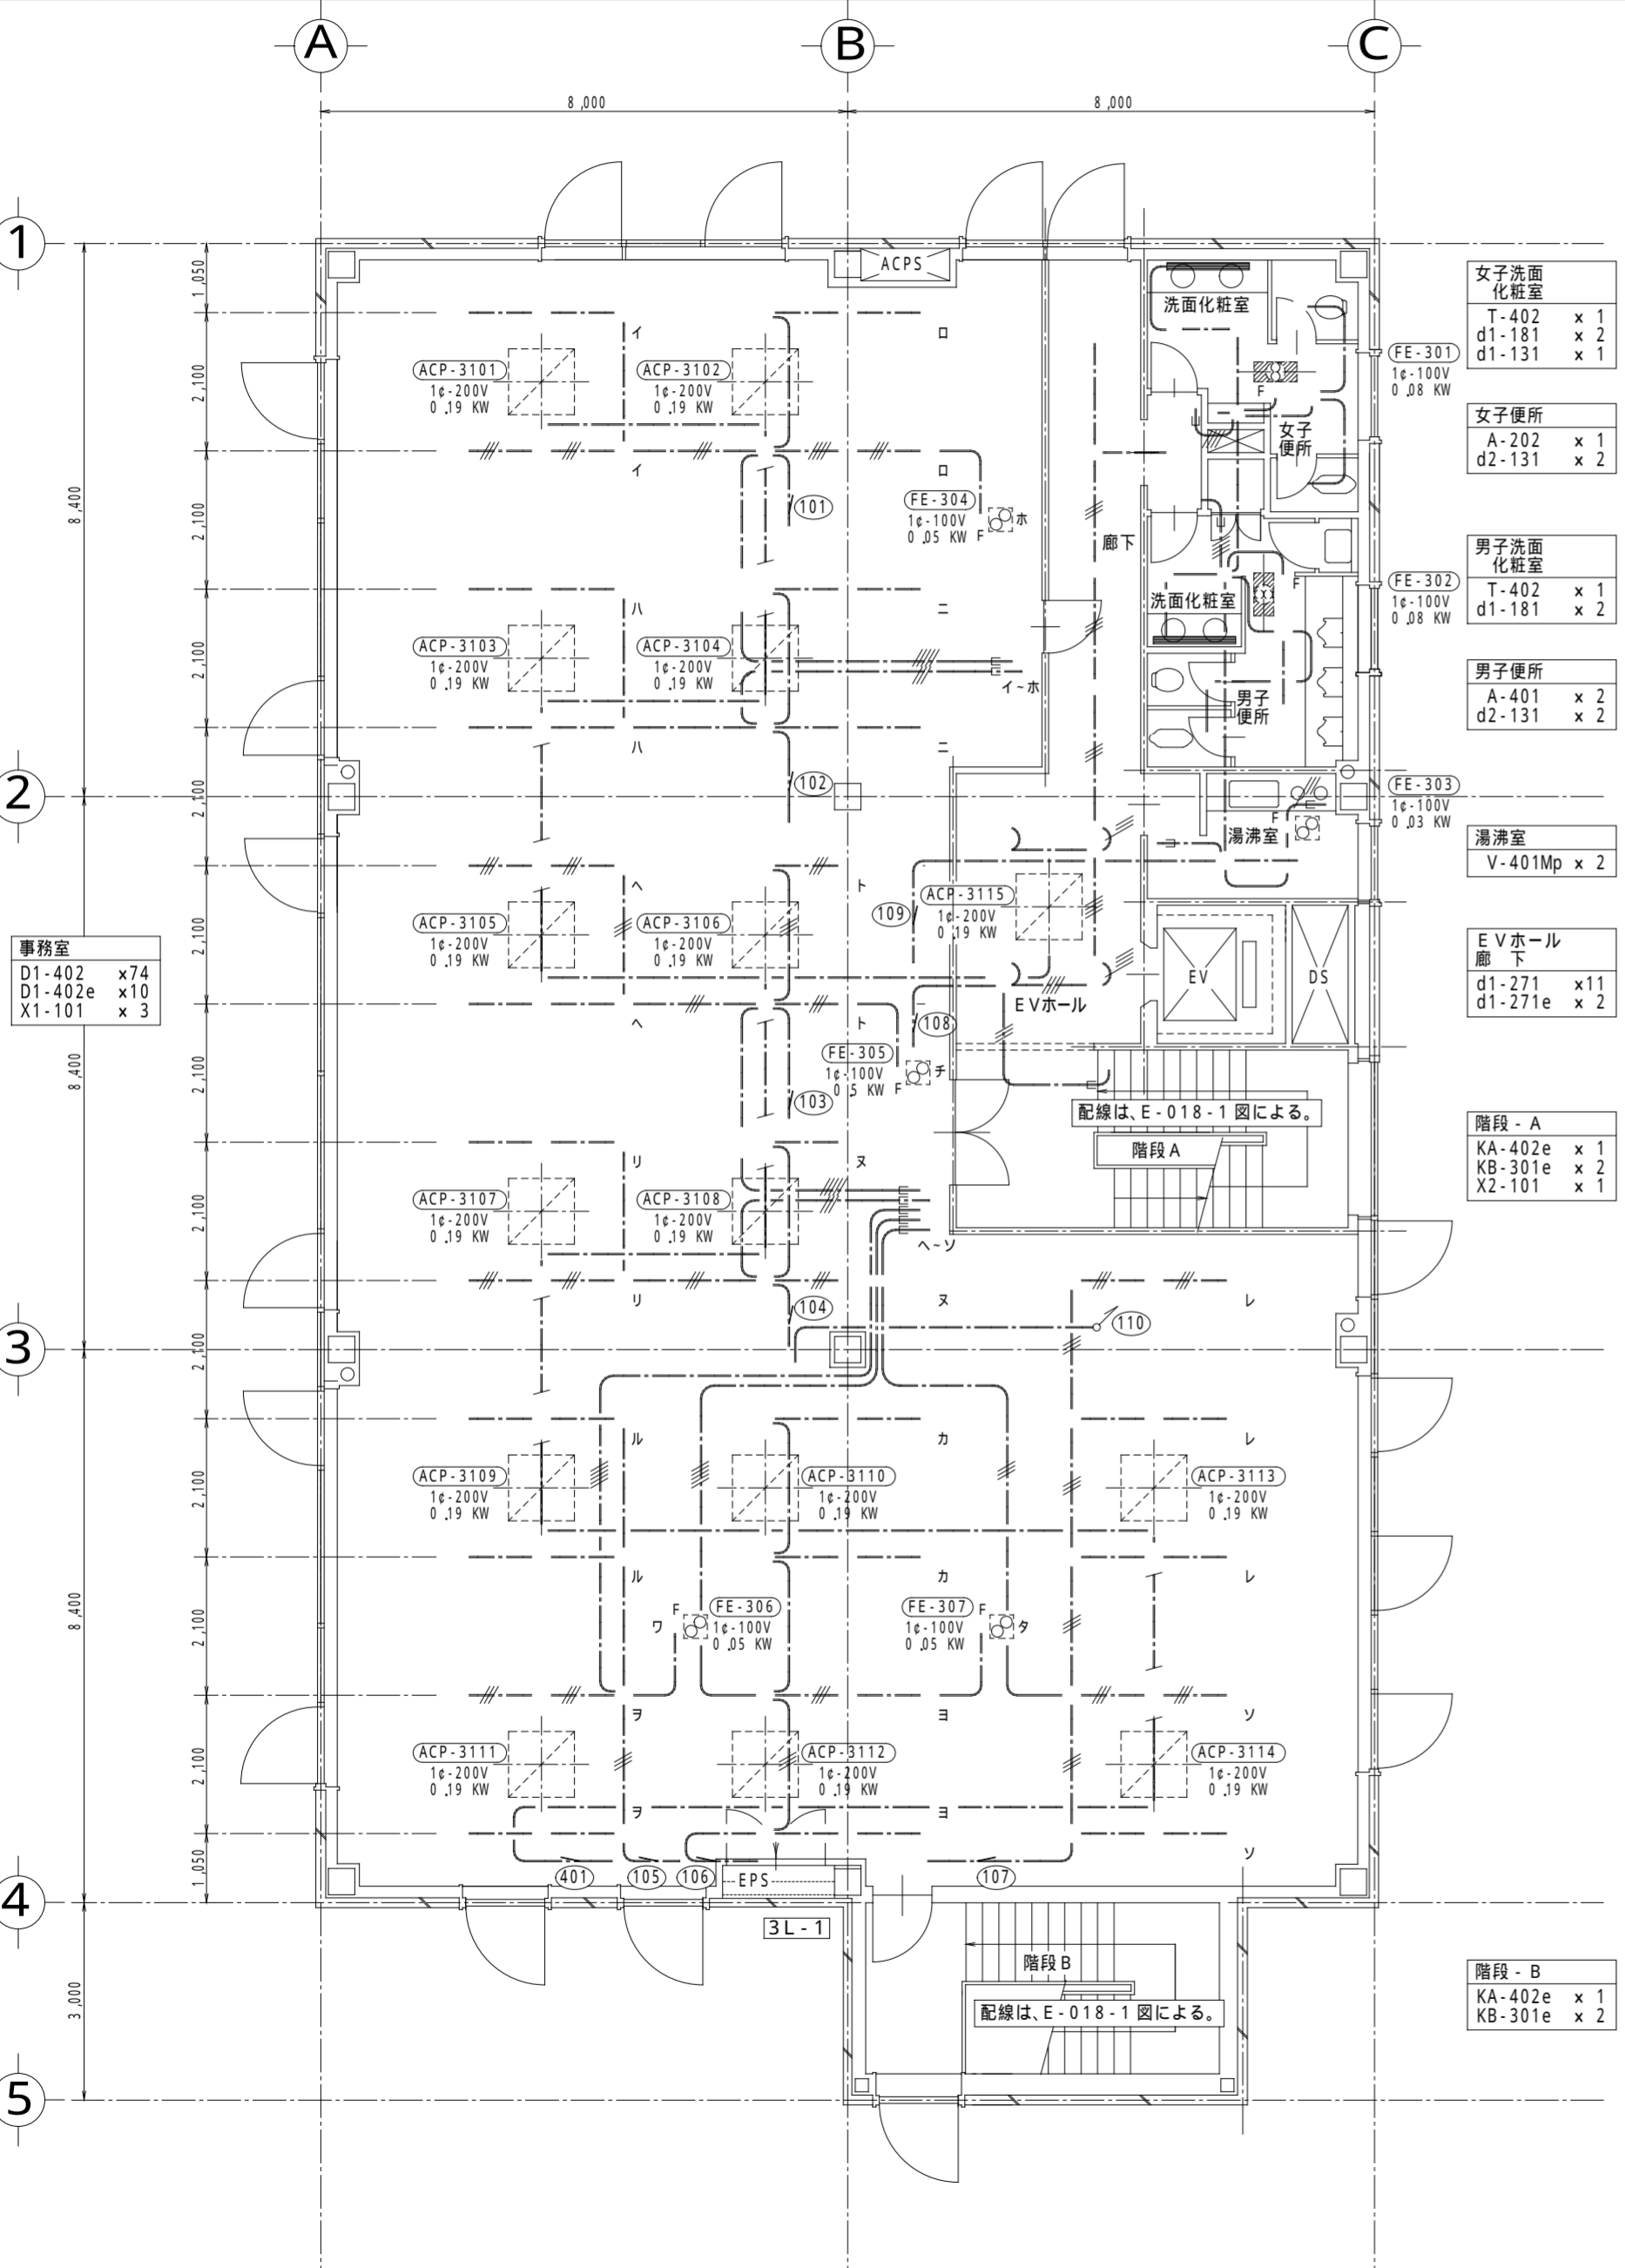

2 屋階 配線図 (照明・換気設備) 1/100

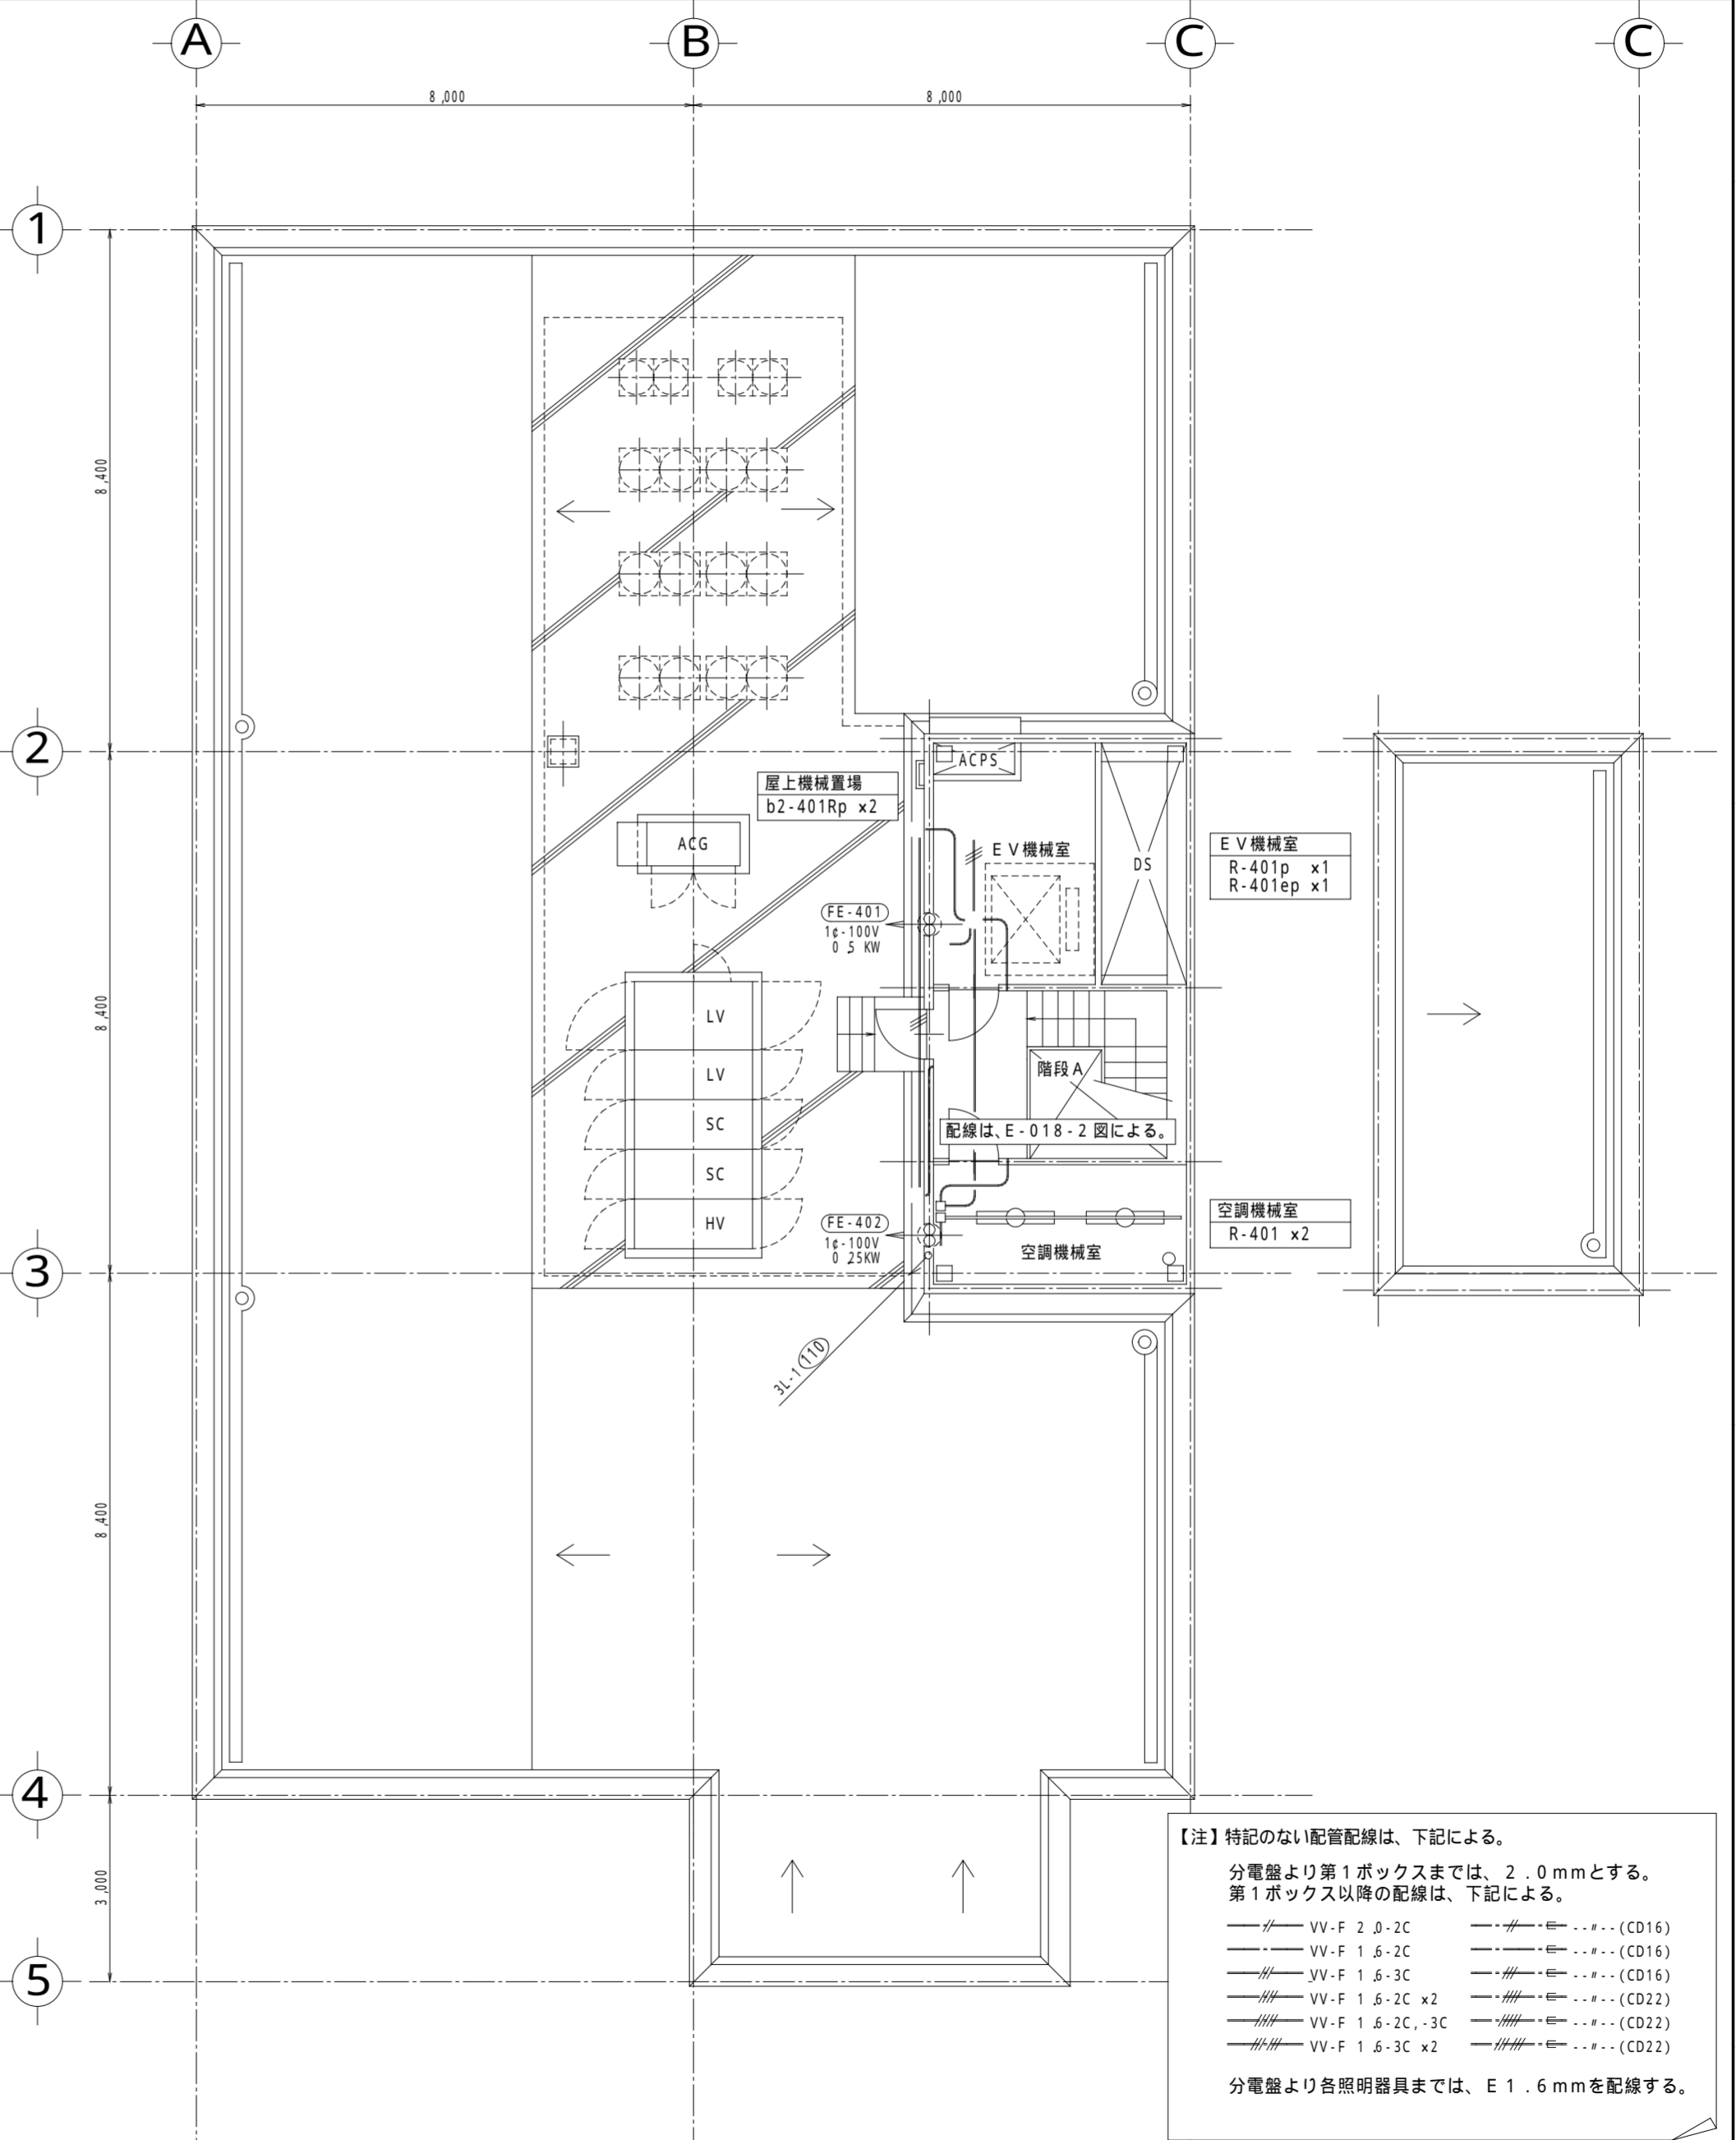

【注】特記のない配管配線は、下記による。
 分電盤より第1ボックスまでは、2.0mmとする。
 第1ボックス以降の配線は、下記による。

—//— VV-F 2.0-2C	—//— (CD16)
—//— VV-F 1.6-2C	—//— (CD16)
—//— VV-F 1.6-3C	—//— (CD16)
—//— VV-F 1.6-2C x 2	—//— (CD22)
—//— VV-F 1.6-2C, -3C	—//— (CD22)
—//— VV-F 1.6-3C x 2	—//— (CD22)

分電盤より各照明器具までは、E 1.6mmを配線する。

訂正	月	日	内容	担当者

一級建築士事務所

名称	縮尺	図面 NO.	設計 NO.	承認
電気設備工事 照明・換気設備 3階, 屋階 配線図	1:100	E-010		
	設計年月日		整理 NO.	担当課長
	96.2.20			担当
				製図