


【注】特記のない配管配線は、下記による。

電話配線 (TVF 0.8-2C)	放送配線 (HP 1.2-nC)	テレビ配線 (SC-FB)	CPU端末配線 (SC-FB)
(Symbol)	(Symbol)	(Symbol)	(Symbol)
(Symbol)	(Symbol)	(Symbol)	(Symbol)

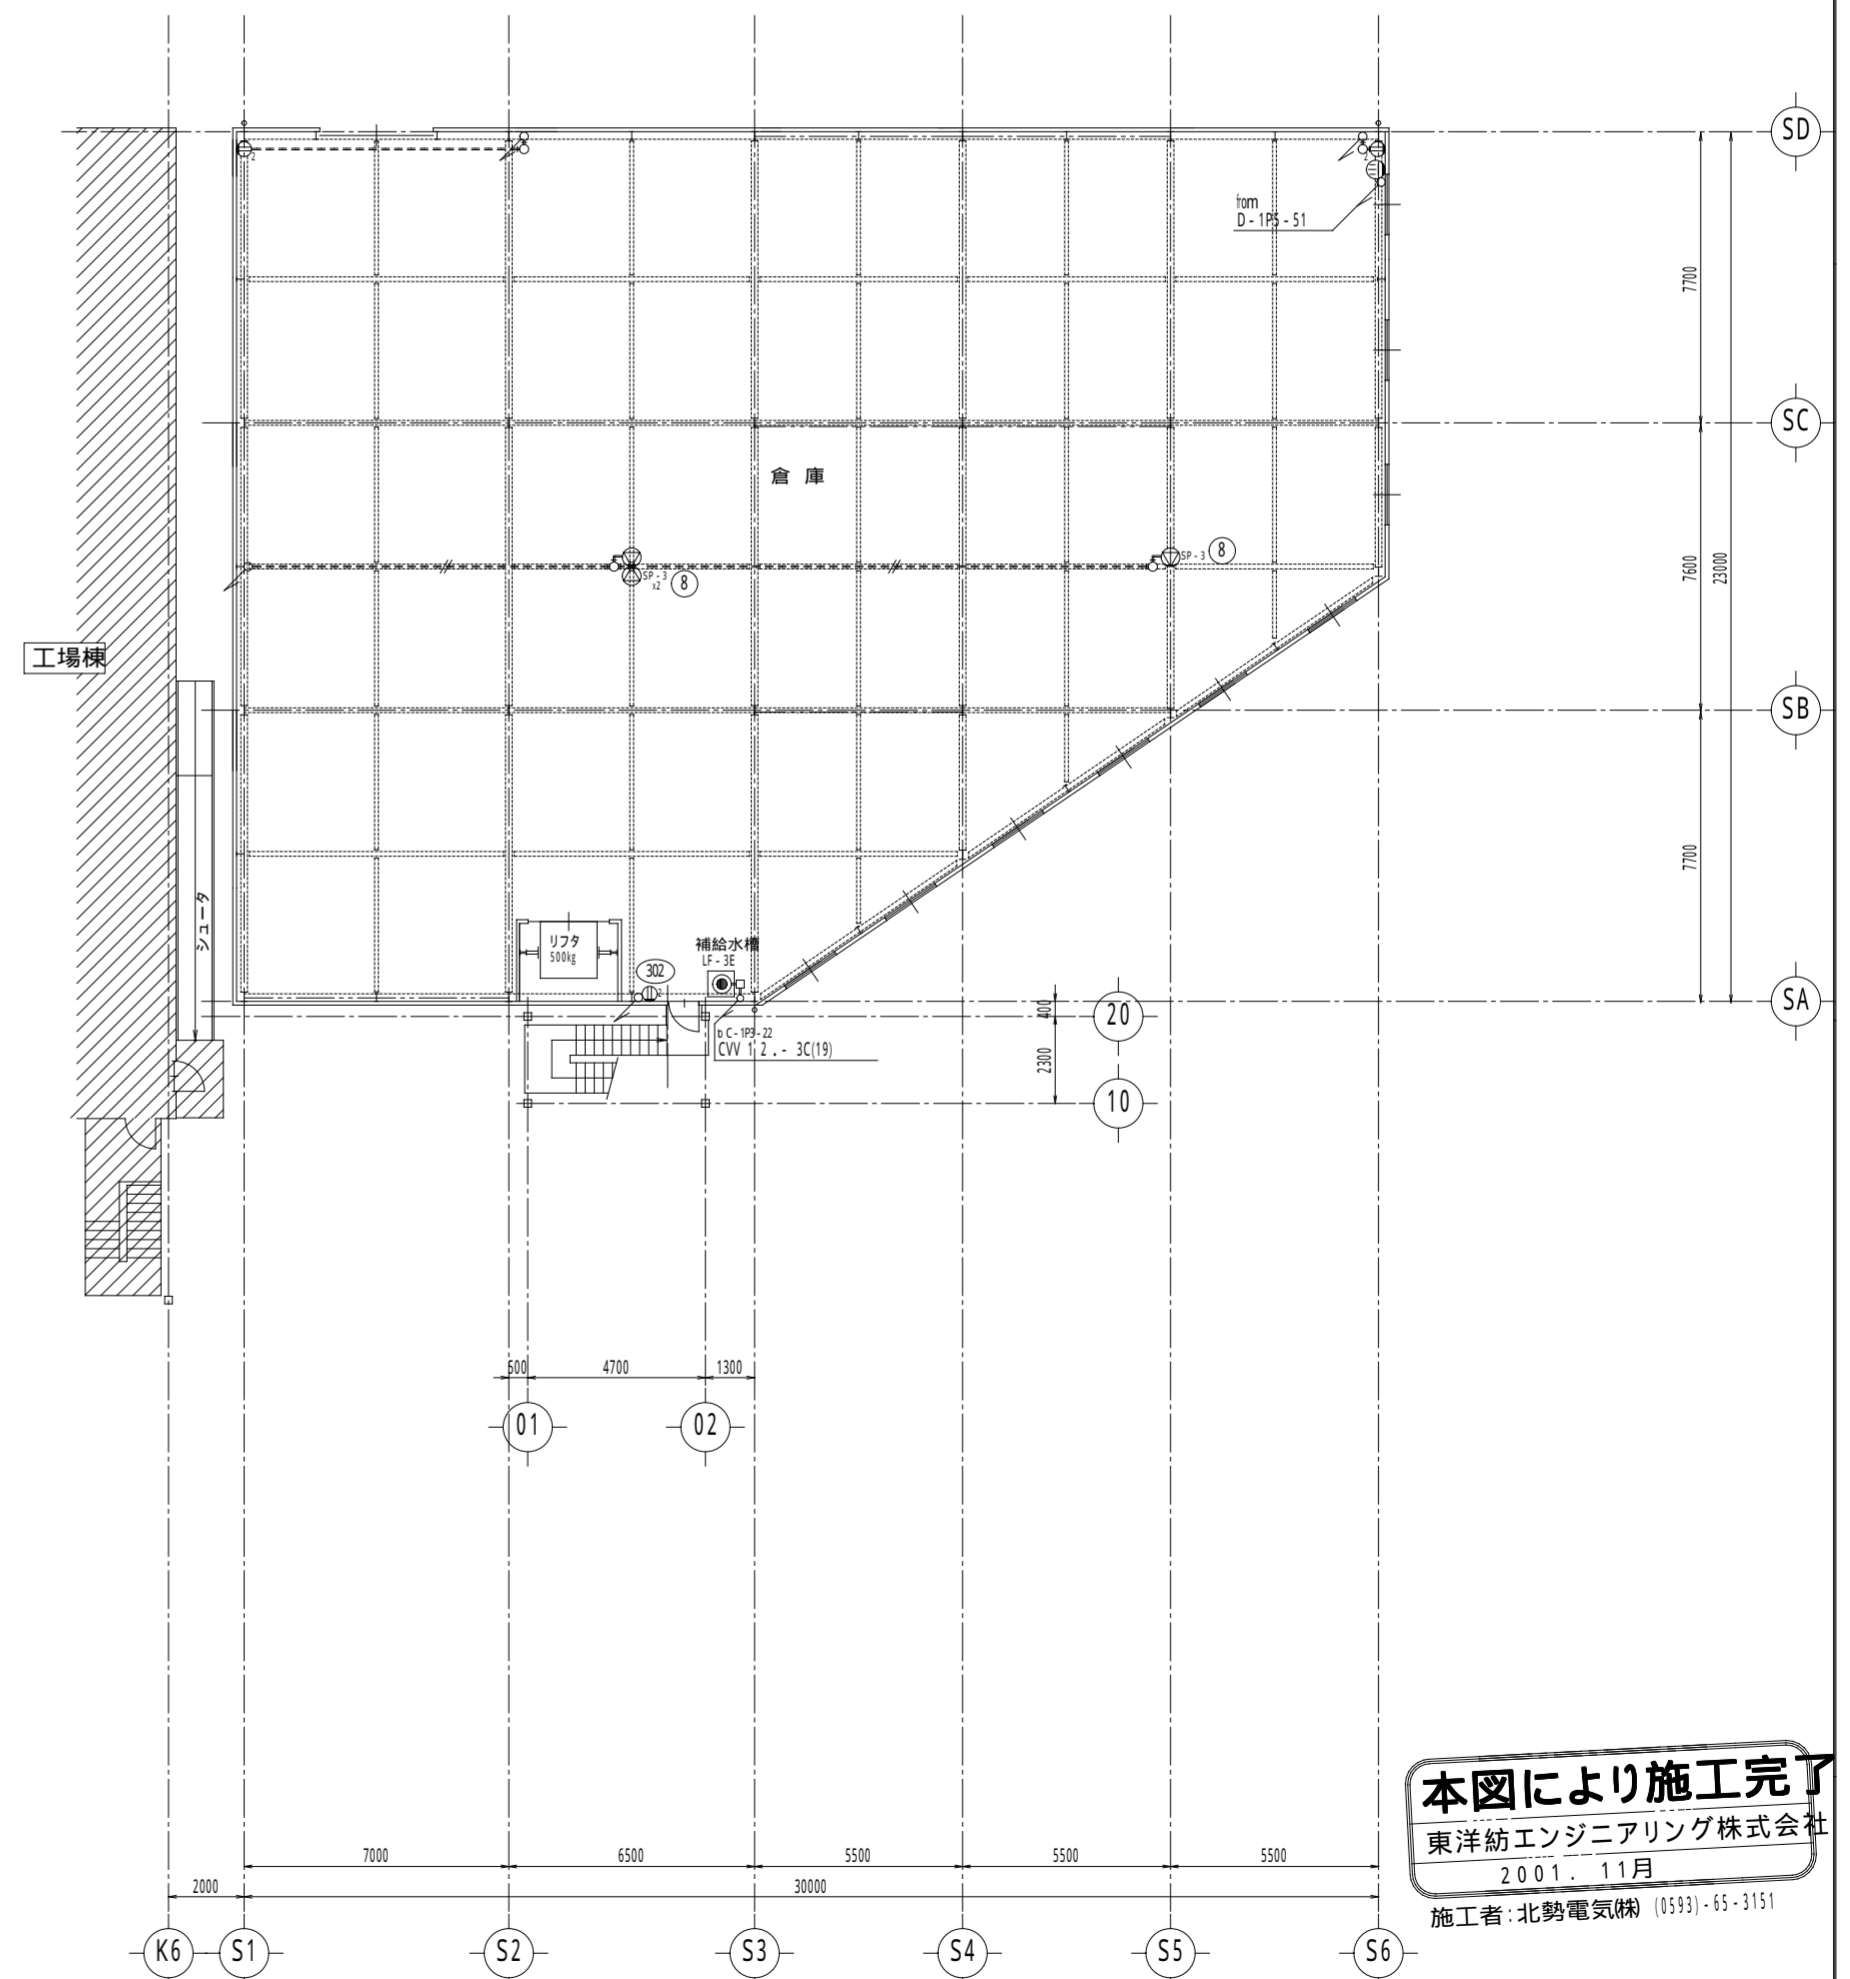

本図により施工完了
 東洋紡エンジニアリング株式会社
 2001.11月
 施工者: 北勢電気機 (0593)-65-3151

訂正	年月日	理由	担当	有限会社 荒木染工場	図面名称	幹線・動力・コンセント・情報設備配線図(倉庫棟)	図面番号	ARAKI-000701-E-126	ファイル名	AO-ARAKI-0701-3520
					設備名称	工場新築工事(電気設備工事)			第三角法	
					製図	K. Sakai			訂正	縮尺 1:200