


1階 平面図

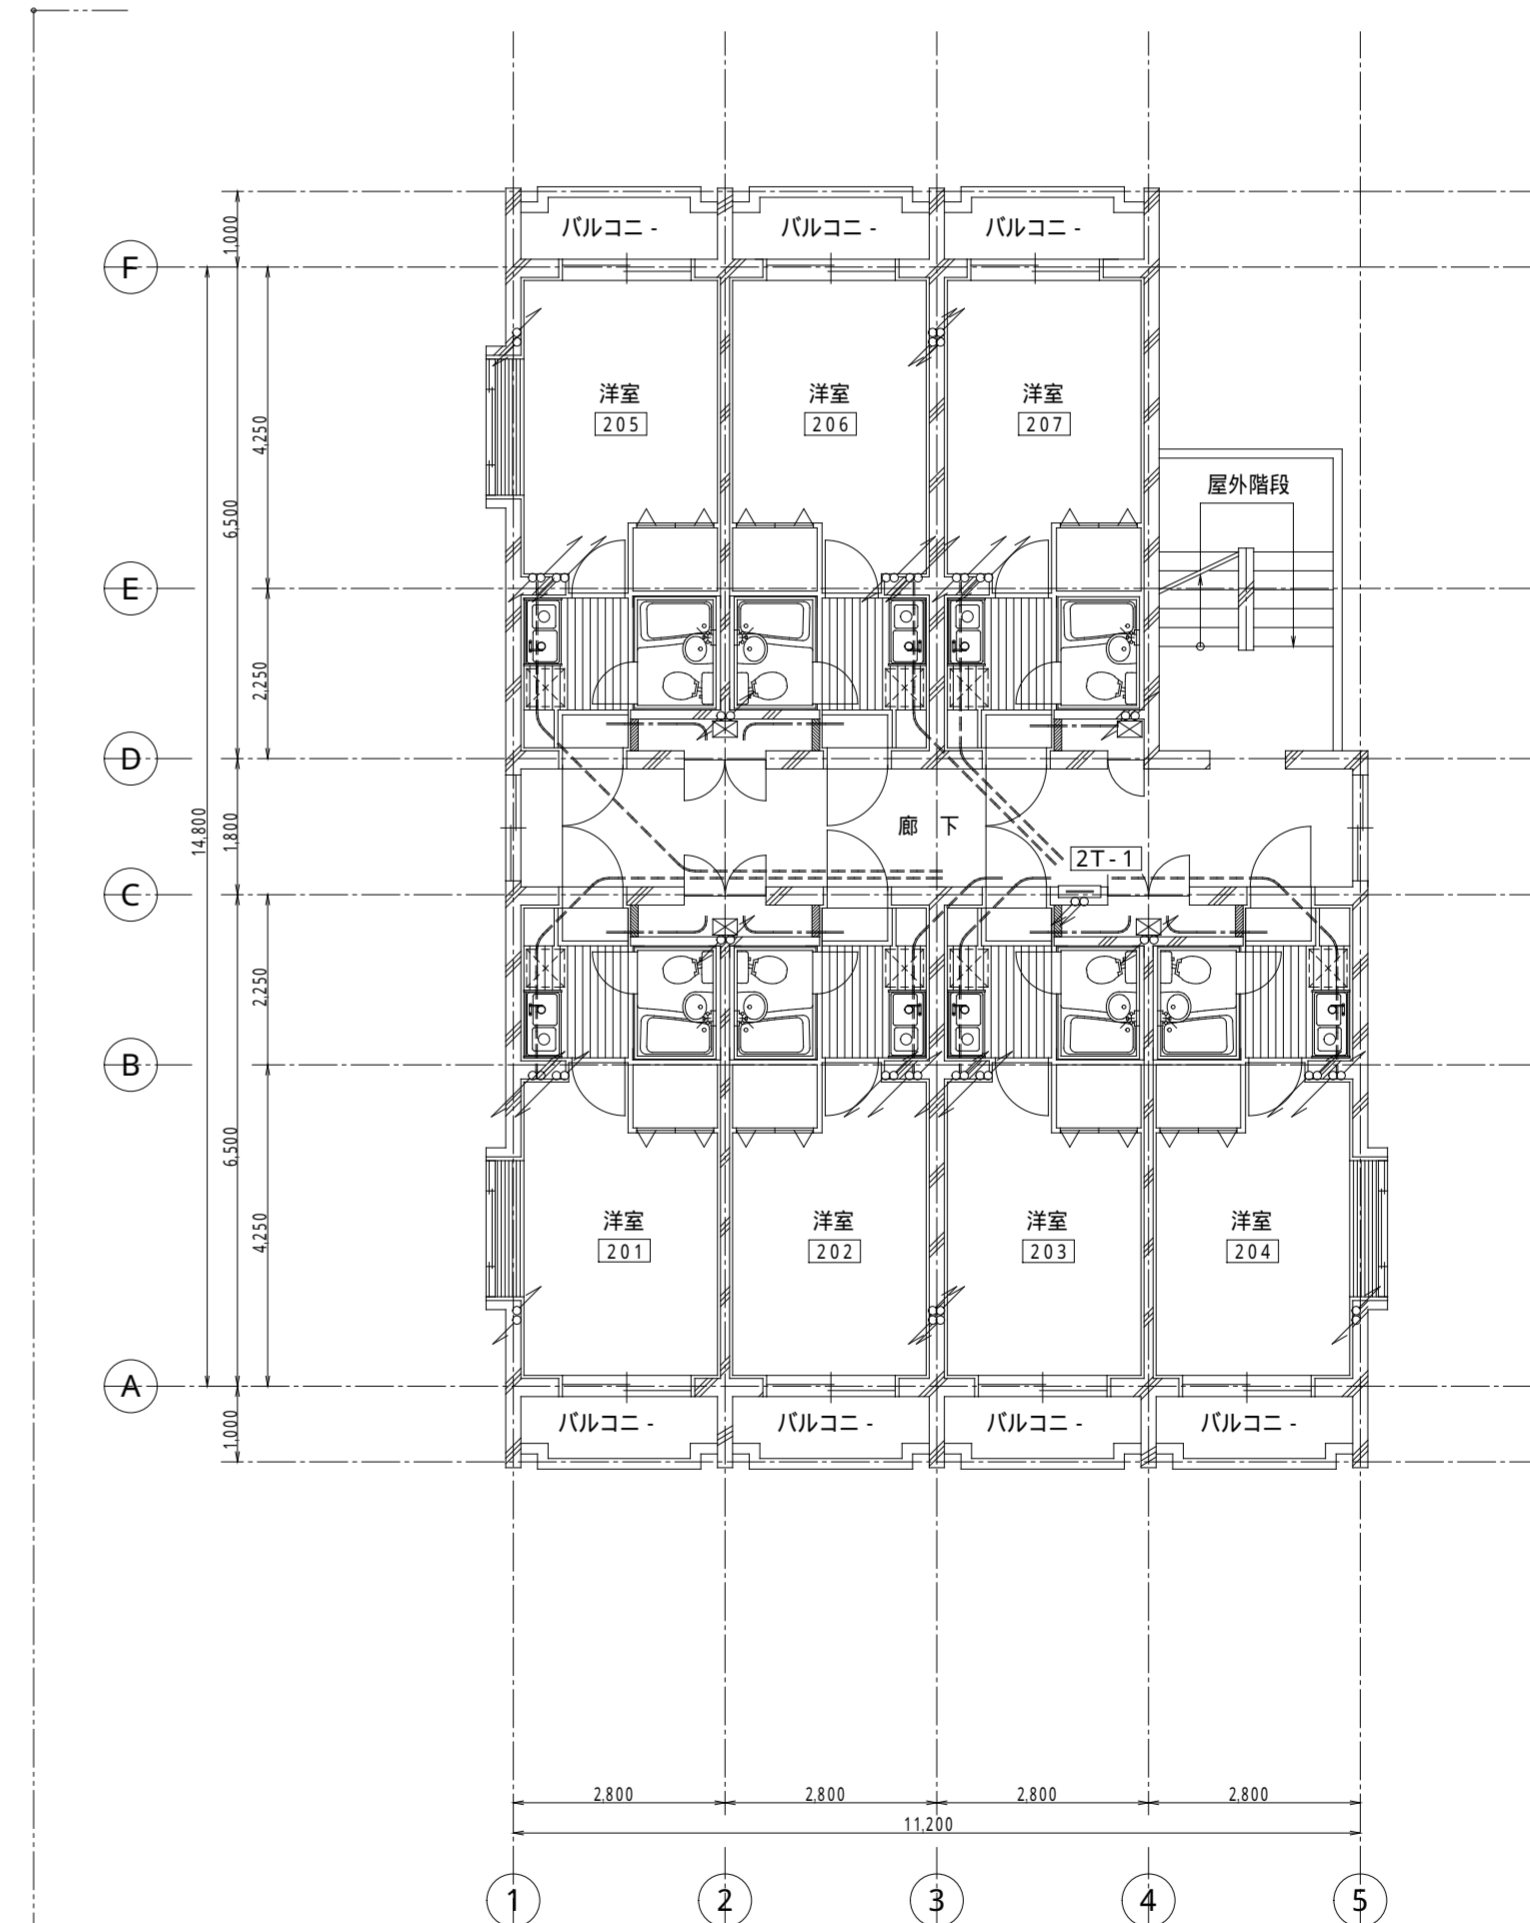

2階 平面図

変更年月日	校閲	担当	製図	設計番号	設計年月日 H 6 . 1 0	工事名称	E - 2 / 9
					縮尺 S = 1 : 1 0 0	図面名称 電気設備工事 低圧幹線・動力配線・弱電設備 配線図 (1階, 2階)	