
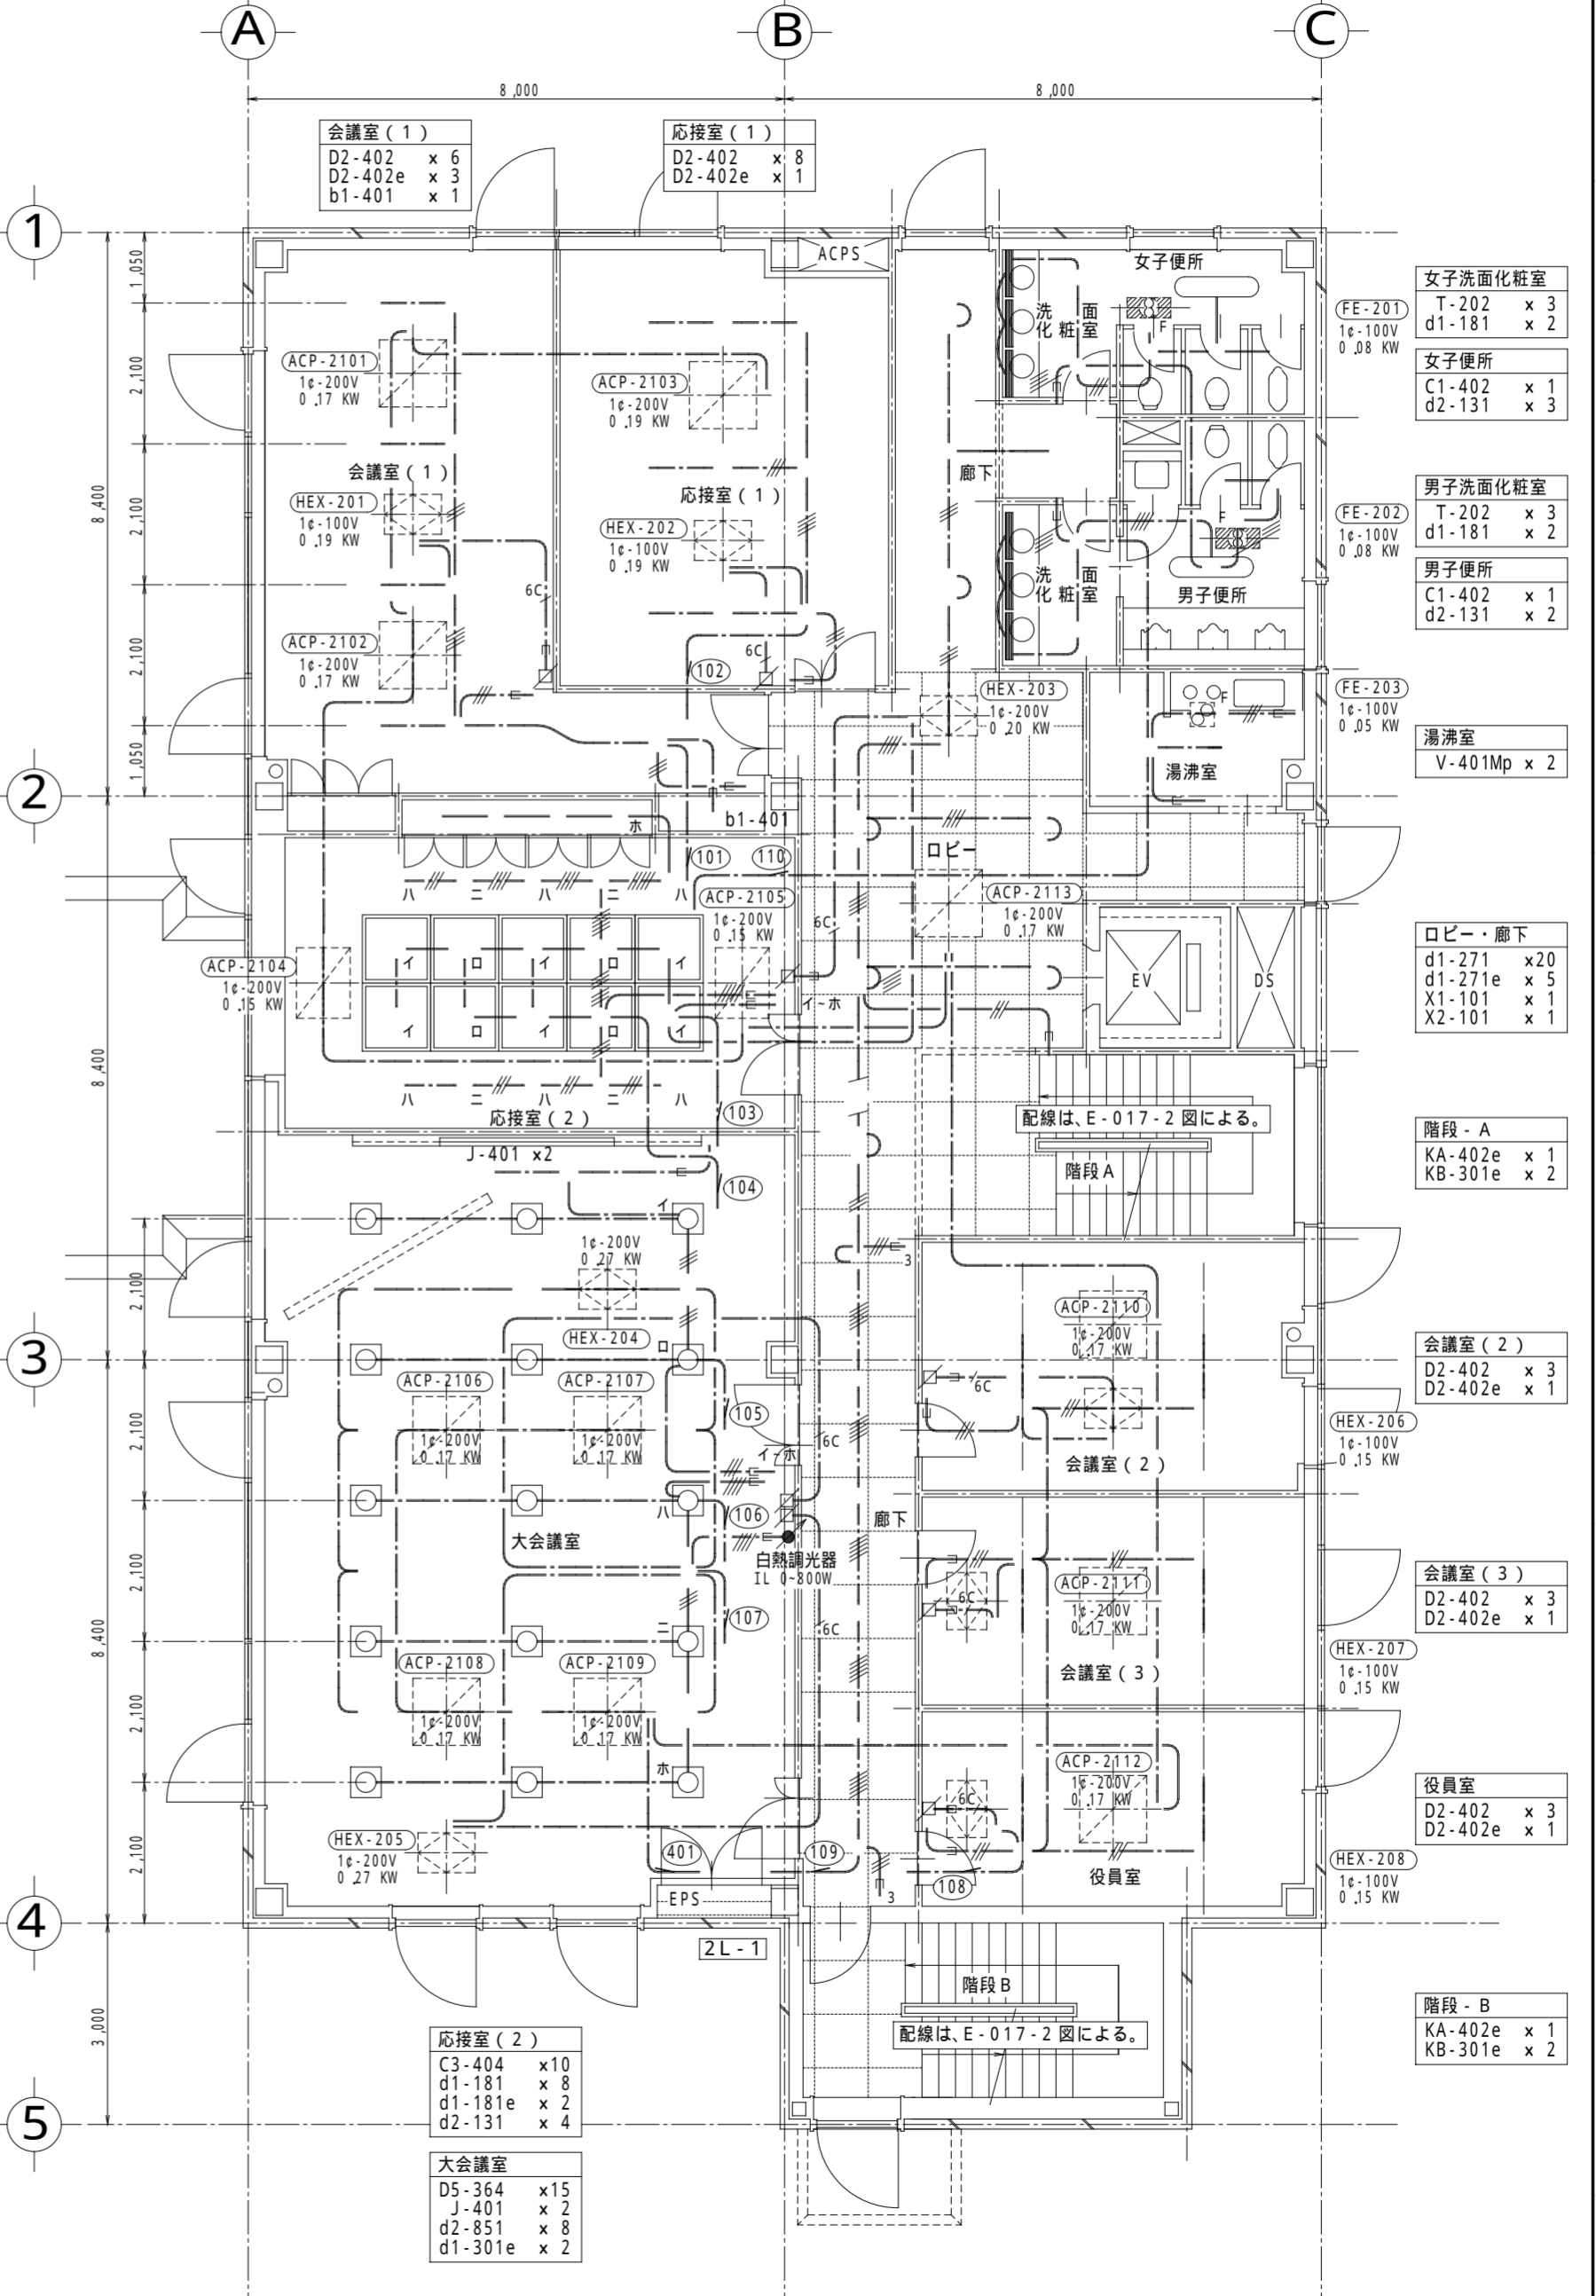


1 1階 配線図 (照明・換気設備) 1/100

2 2階 配線図 (照明・換気設備) 1/100

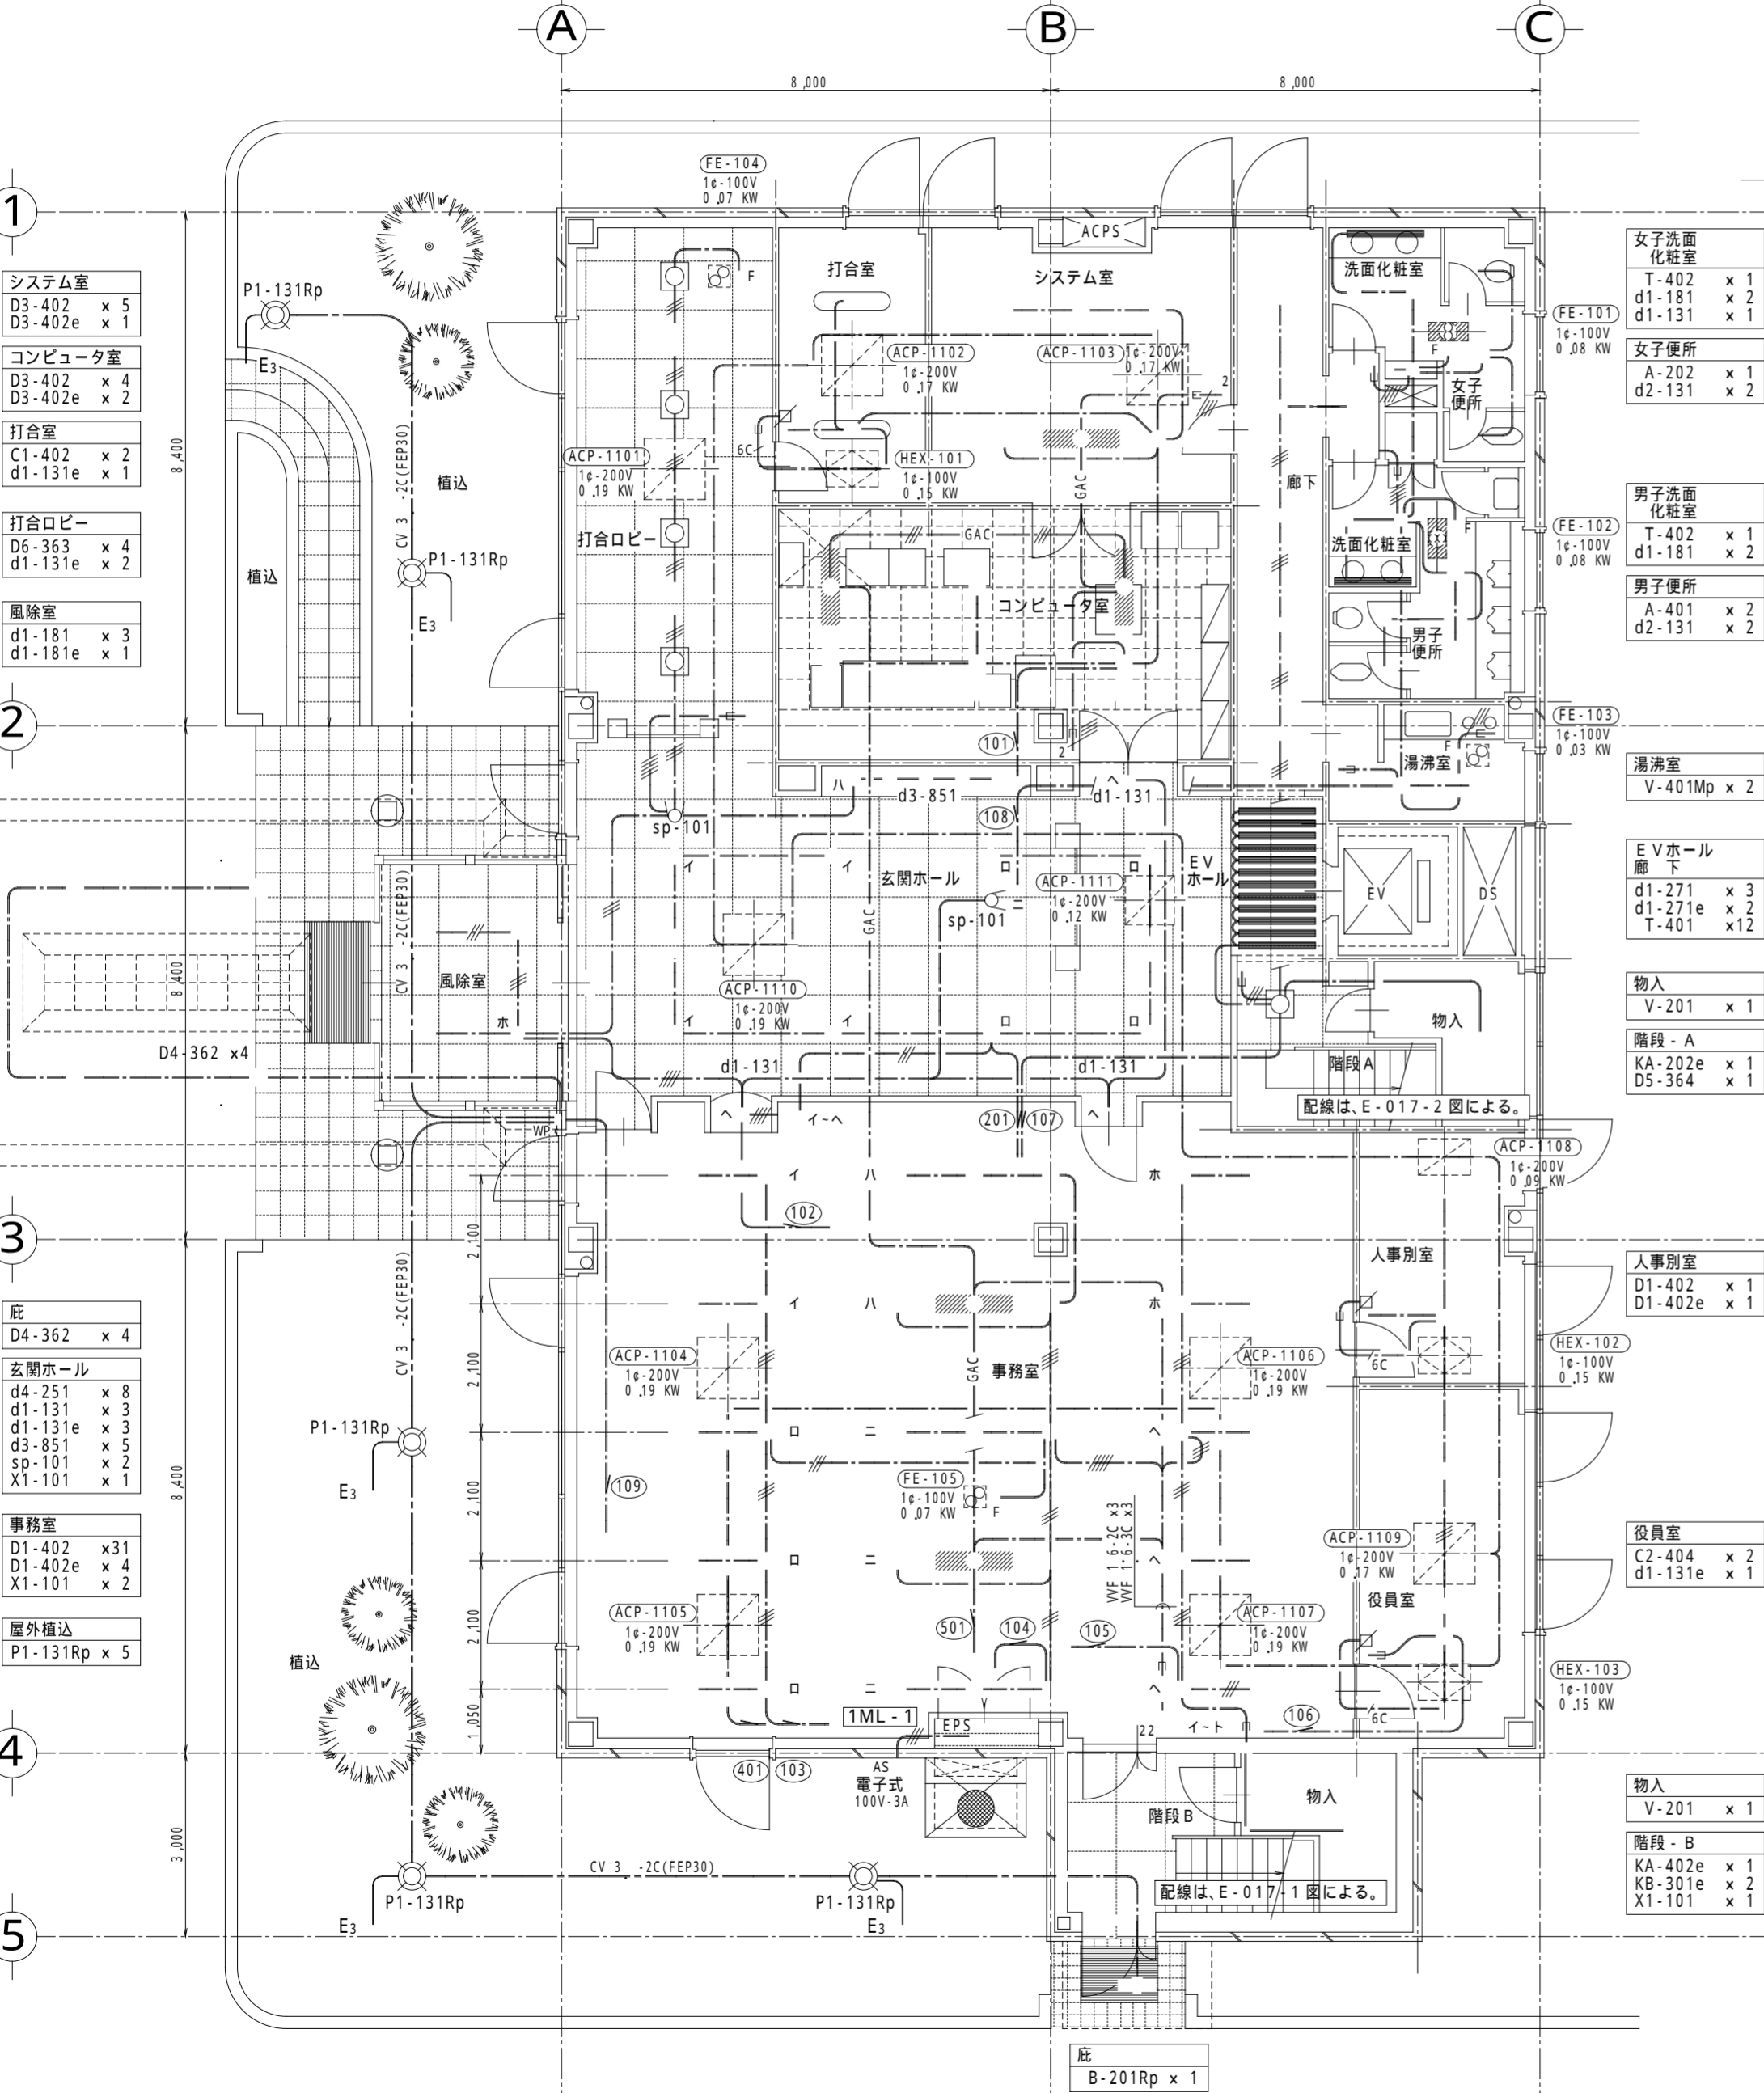

訂正	月	日	内容

名称	縮尺	図面 NO.	設計 NO.	承認
電気設備工事 照明・換気設備 1階, 2階 配線図	1:100	E-009		
設計年月日	図面 NO.	設計 NO.	承認	
96. 2. 20				
	整理 NO.		担当課長	担当
				製図

一級建築士事務所