


1

3階 配線図 (非常照明・誘導灯設備)

1/100

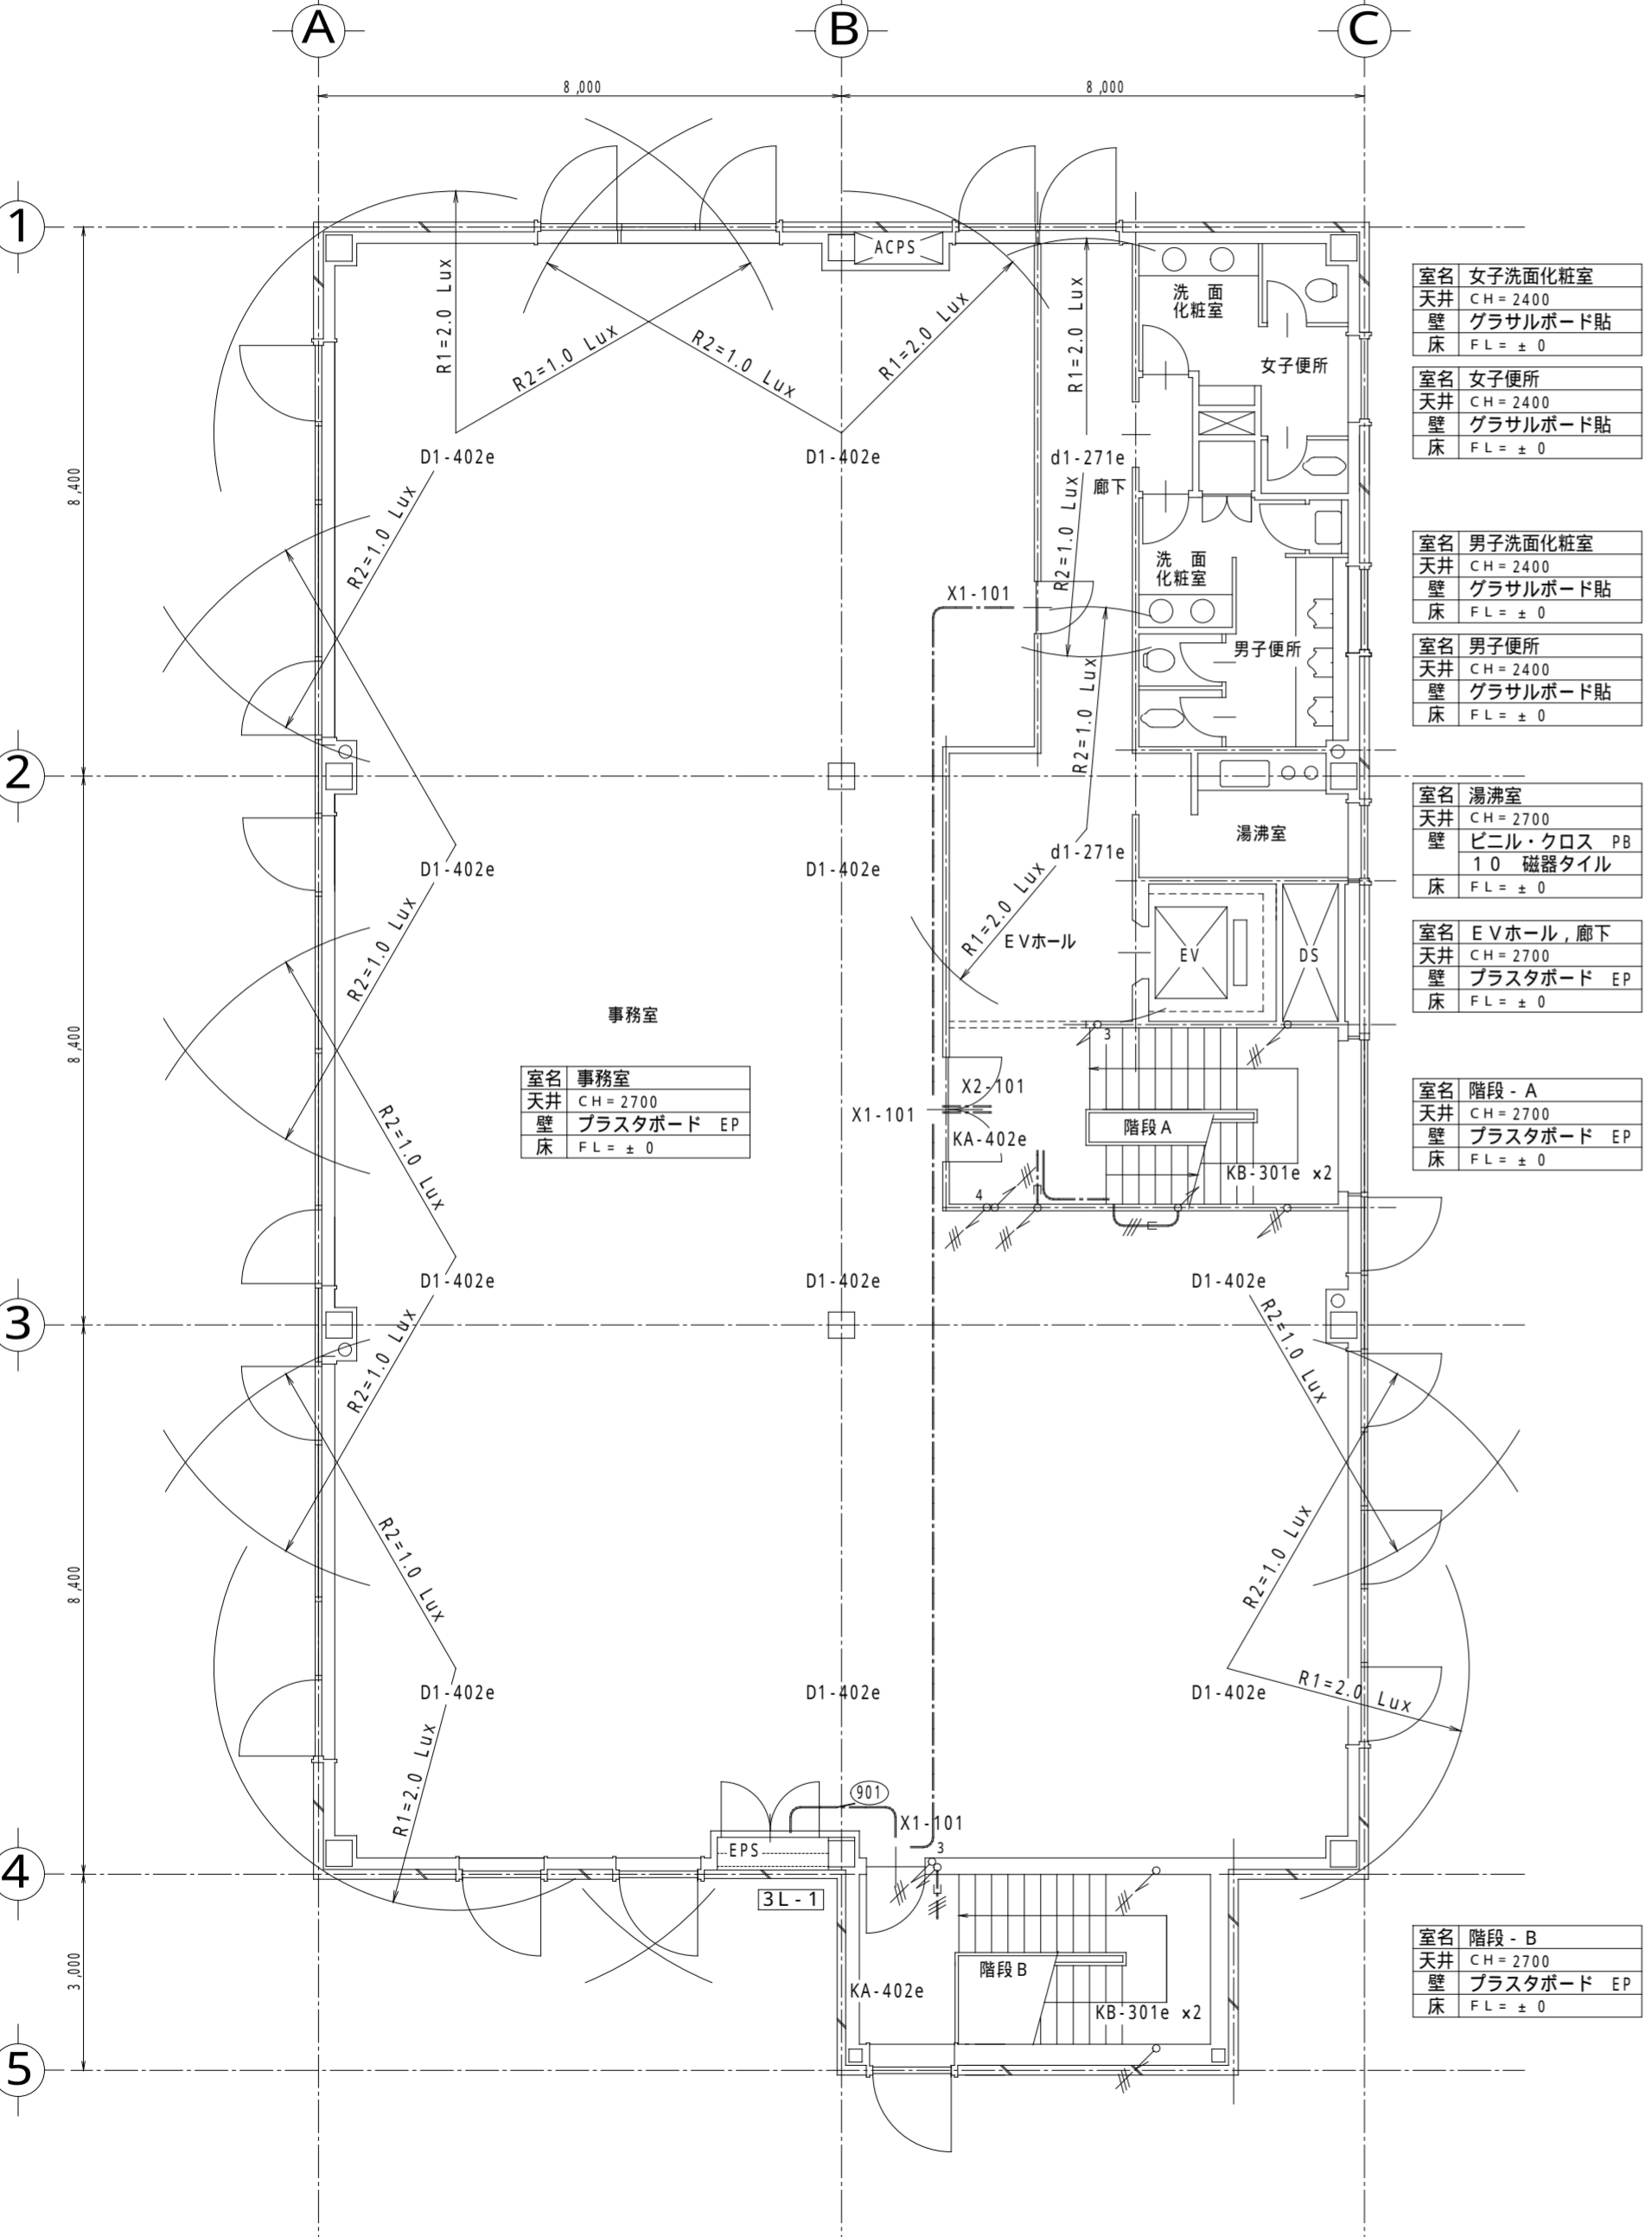

室名	女子洗面化粧室
天井	CH=2400
壁	グラサルボード貼
床	FL=±0

室名	男子洗面化粧室
天井	CH=2400
壁	グラサルボード貼
床	FL=±0

室名	湯沸室
天井	CH=2700
壁	ビニル・クロス PB
床	10 磁器タイル

室名	EVホール、廊下
天井	CH=2700
壁	プラスタボード EP
床	FL=±0

室名	階段 - A
天井	CH=2700
壁	プラスタボード EP
床	FL=±0


室名	階段 - B
天井	CH=2700
壁	プラスタボード EP
床	FL=±0

室名	事務室
天井	CH=2700
壁	プラスタボード EP
床	FL=±0

2

屋階 配線図 (非常照明・誘導灯設備)

1/100

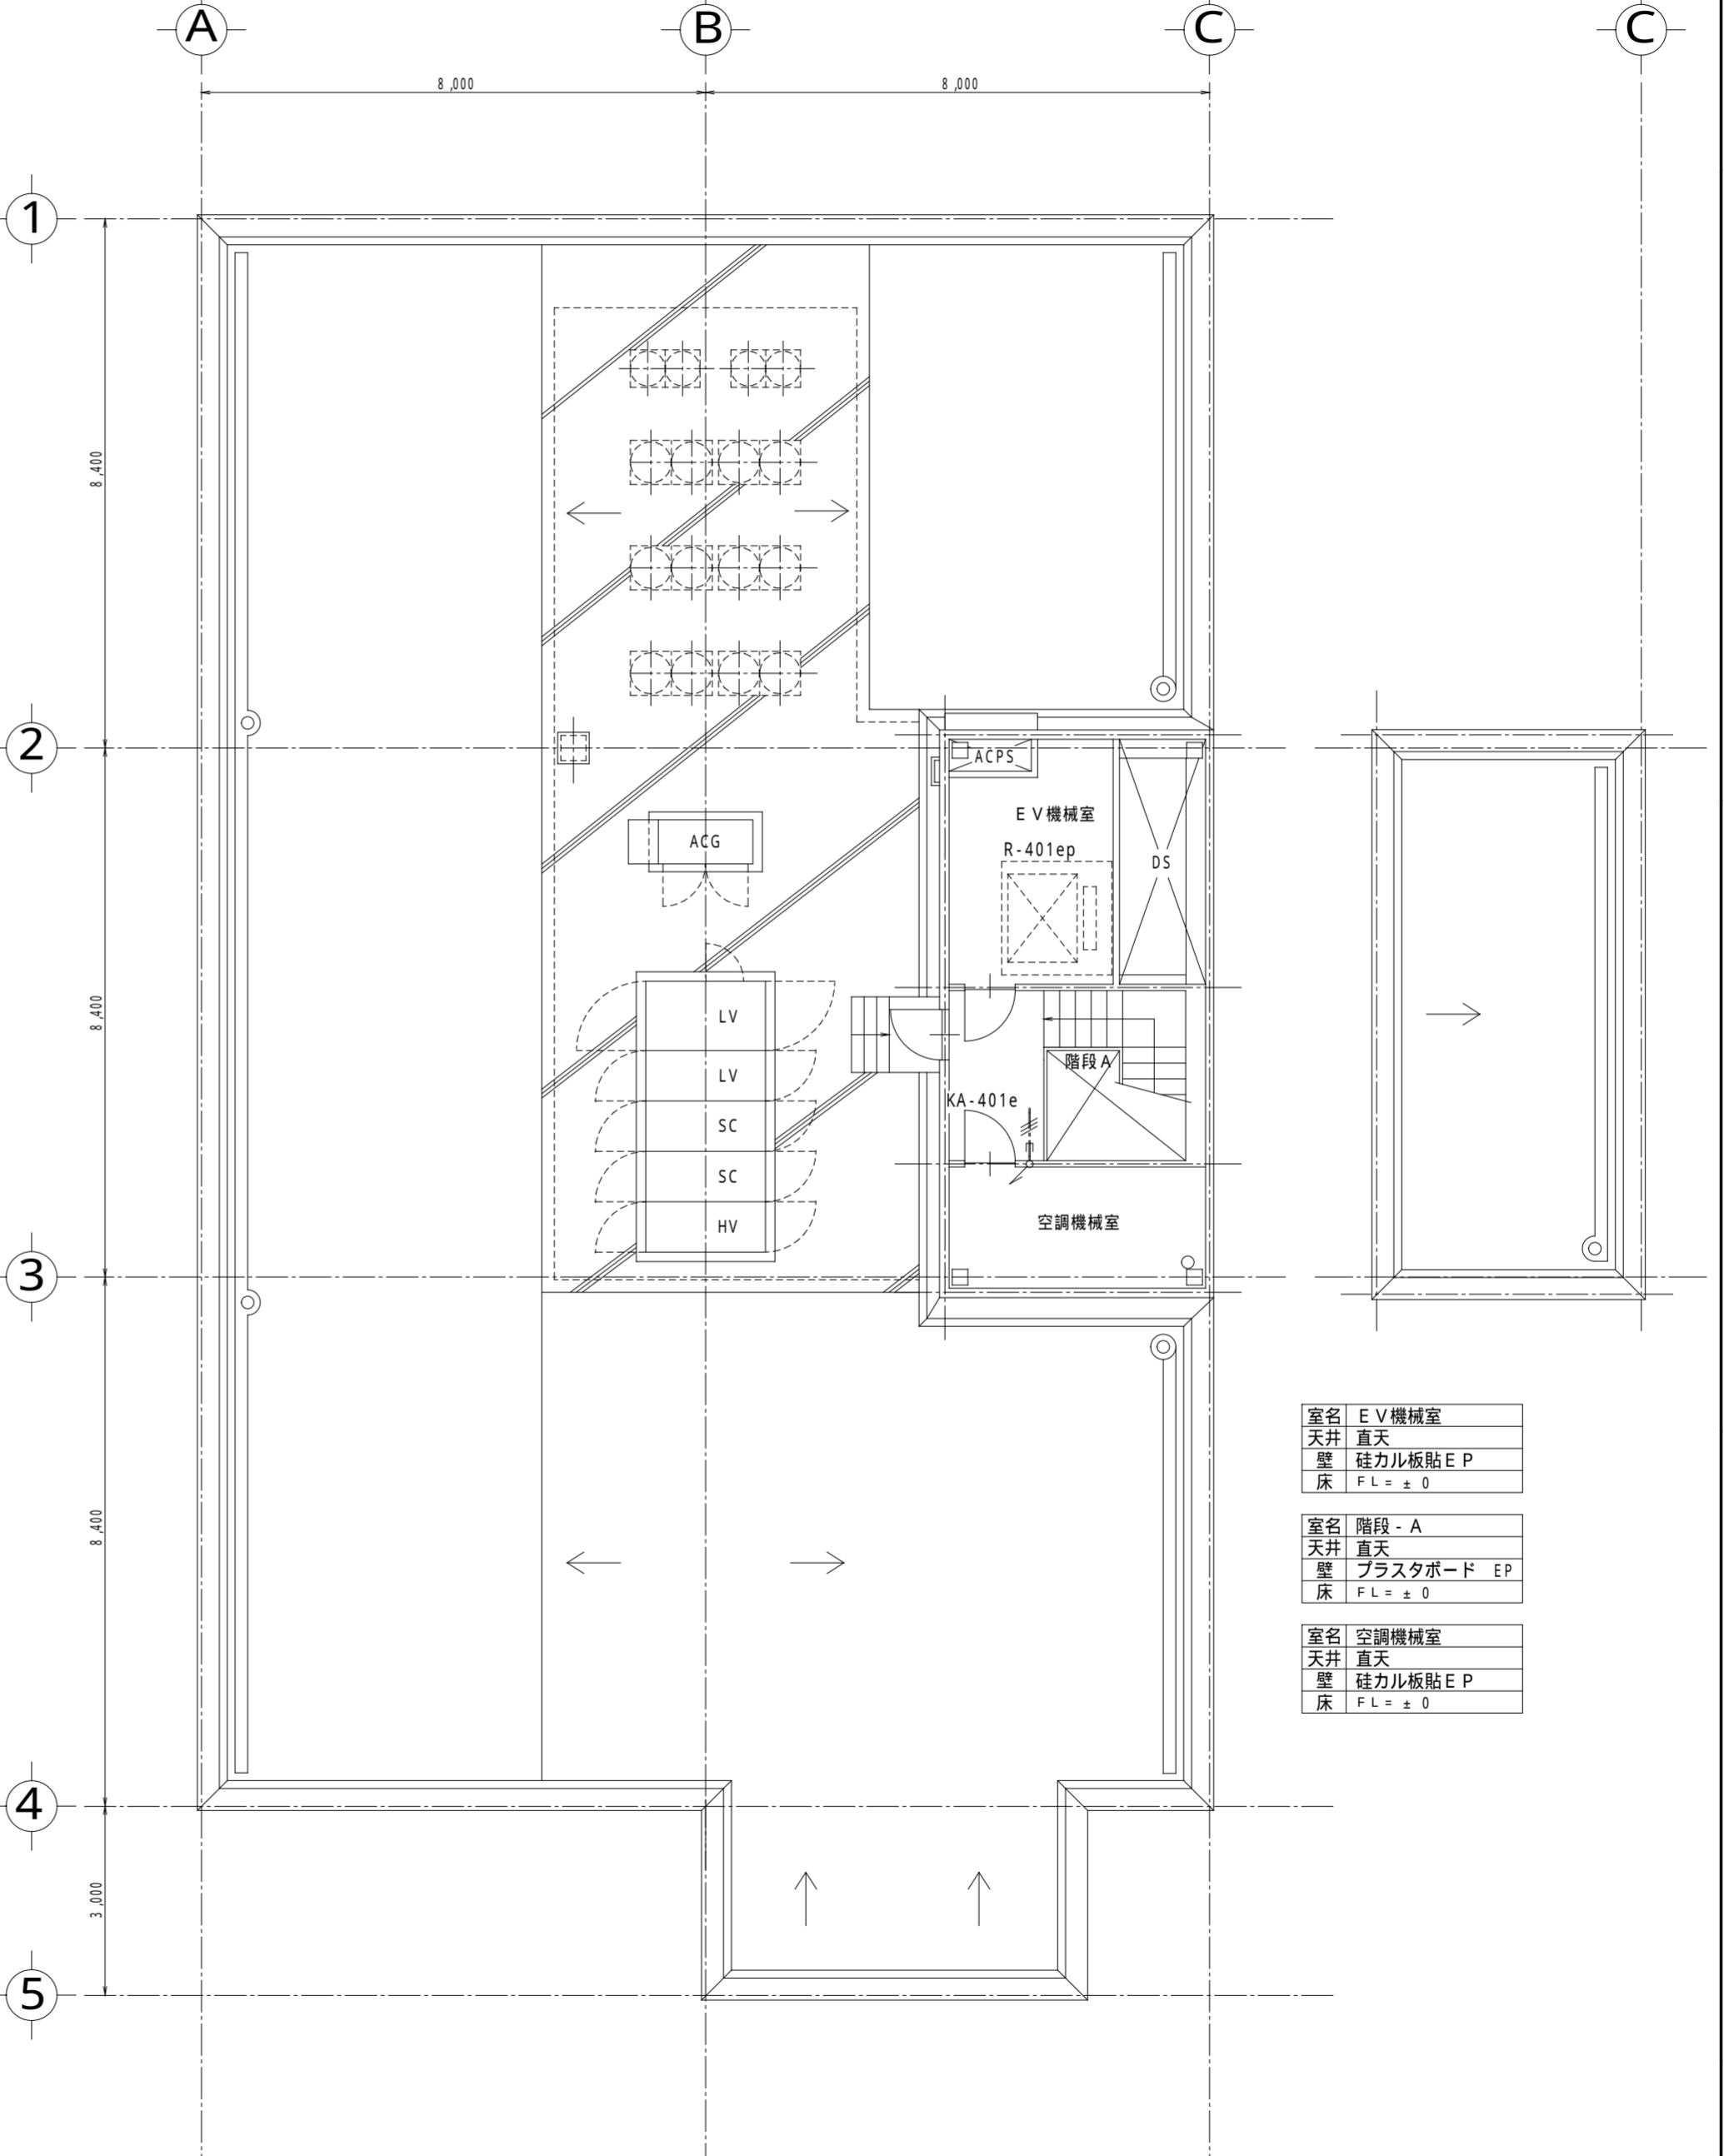

室名	EV機械室
天井	直天
壁	珪カル板貼EP
床	FL=±0

室名	階段 - A
天井	直天
壁	プラスタボード EP
床	FL=±0

室名	空調機械室
天井	直天
壁	珪カル板貼EP
床	FL=±0

訂正

2.2.2	A階段 X1-101 X2-101に変更	.	.	.	.
.	.	.	.	.	.
.	.	.	.	.	.
.	.	.	.	.	.

一級建築士事務所

名称	電気設備工事 非常照明・誘導灯設備 (防災-5) 3階,屋階 配線図	縮尺	1:100	図面 NO.	E-018	設計 NO.	承認
設計年月日	96.2.20	整理 NO.	担当課長	担当	製図		